

Centro de Rehabilitación Zooterapéutico Veracruz

Igartua Martínez, Diego

2021-05-06

<https://hdl.handle.net/20.500.11777/5671>

<http://repositorio.iberopuebla.mx/licencia.pdf>

Planta



Tabla de Áreas General showing total area, free area, and ecological recovery areas.

Planta Nivel -01 showing total construction area and free area.

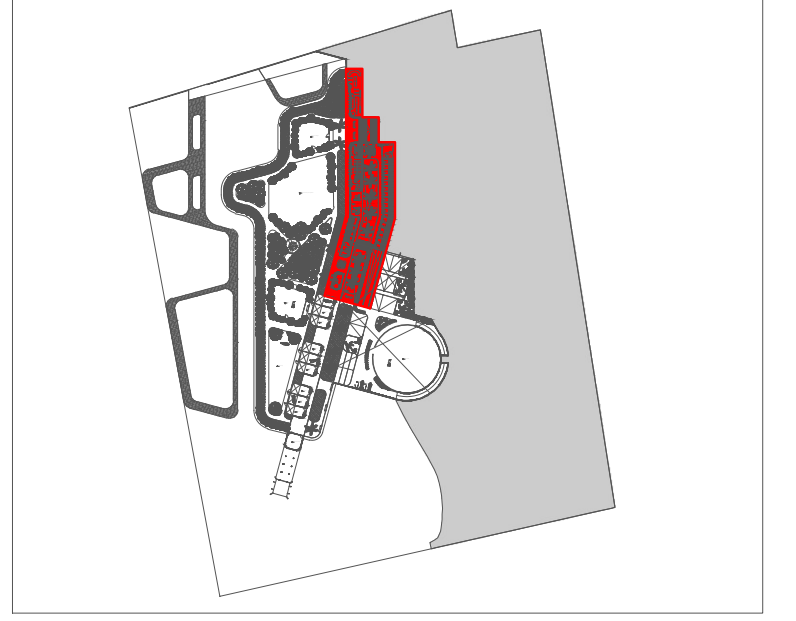


Table detailing the area for Canoterapia, including agility course, dog shelters, and contact zones.


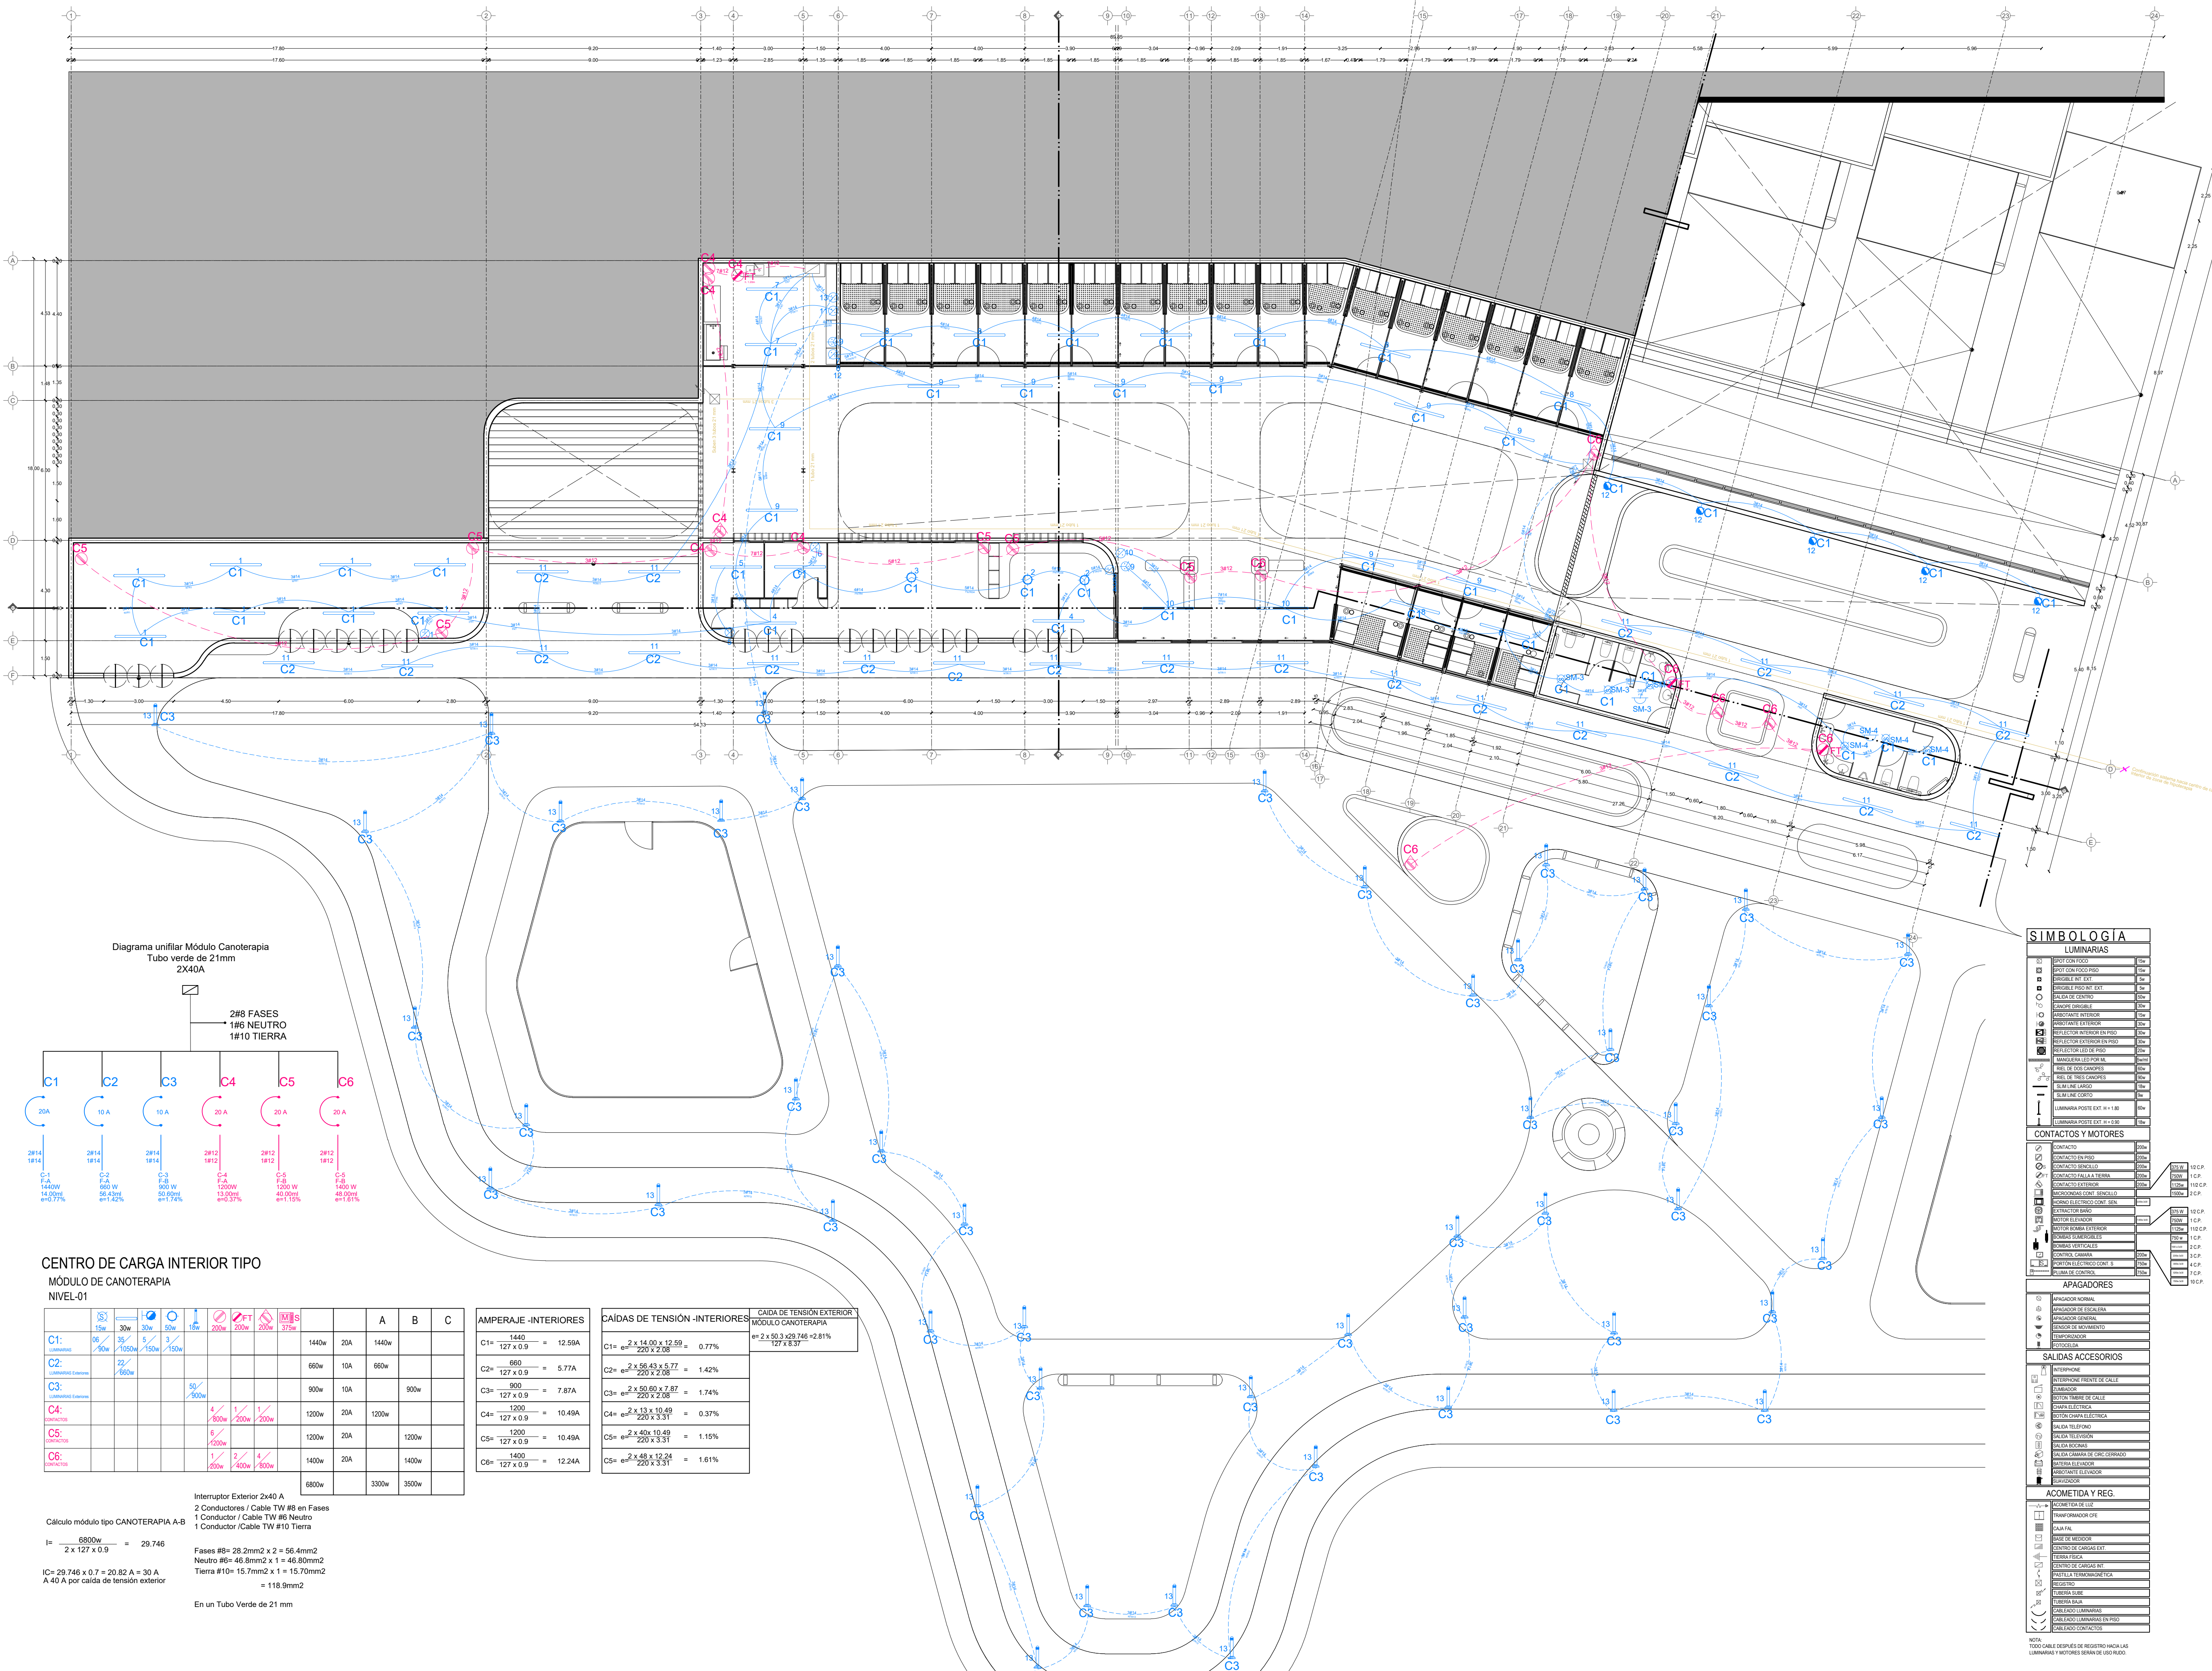


Diagrama unifilar Módulo Canoterapia Tubo verde de 21mm 2X40A

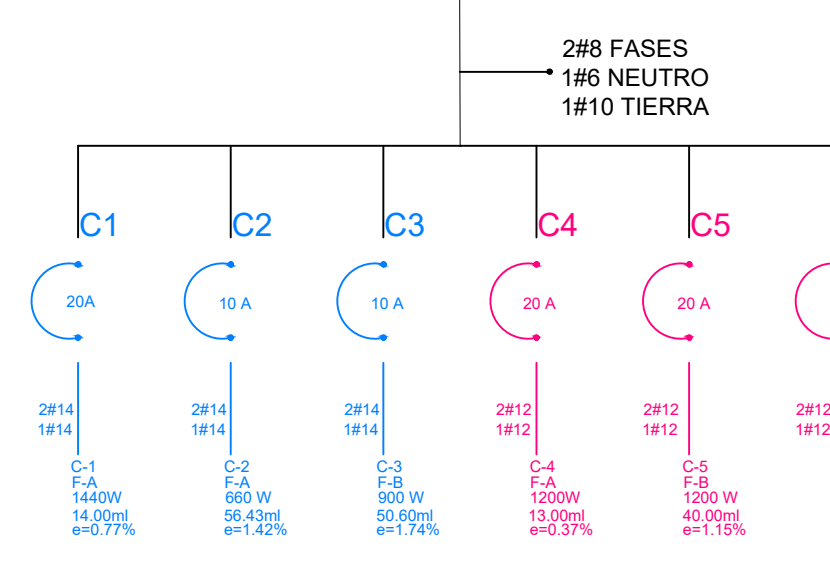

CENTRO DE CARGA INTERIOR TIPO MÓDULO DE CANOTERAPIA NIVEL-01


Table with columns A, B, C and rows C1-C6 detailing load distribution for the interior load center.

Tables for AMPERAJE - INTERIORES, CAÍDA DE TENSIÓN - INTERIORES, and CAÍDA DE TENSIÓN EXTERIOR.

Interrupción Exterior 2x40 A, 2 Conductores / Cable TW #8 en Fases, 1 Conductor / Cable TW #6 Neutro, 1 Conductor / Cable TW #10 Tierra.

SYMBOLS LEGEND (SIMBOLOGIA) listing luminaires, contacts, switches, and accessories.

PROJECT INFORMATION (PROYECTO) and USE (USO) details.

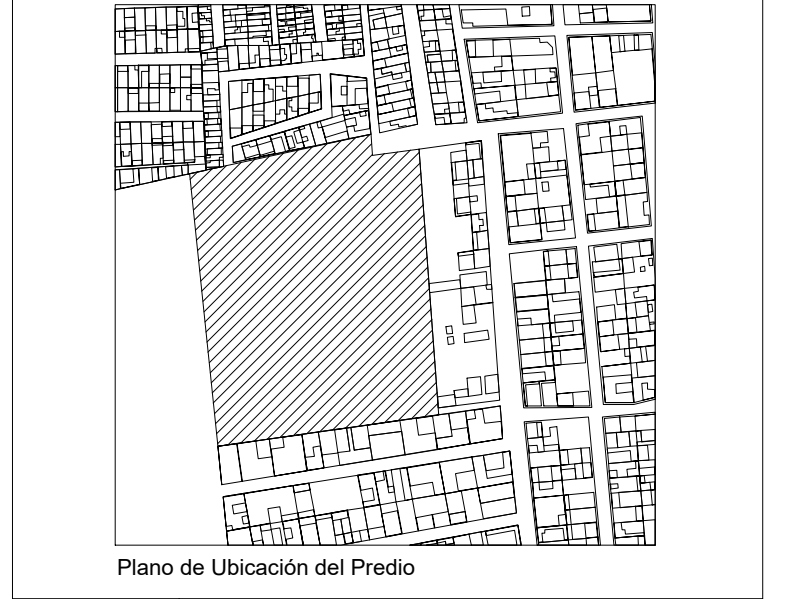

UBICACIÓN: Calle de Las Flores, esquina con Calle Erizo, s.n. Colonia El Morro, Boca del Río, Veracruz.

DIBUJO: DIEGO IGARTUA MARTÍNEZ, Área de Síntesis y Evaluación II, Universidad Iberoamericana Puebla.

Scale (Esc 1:150), North arrow, and drawing title (IE-03 INSTALACIÓN ELÉCTRICA TIPO CANOTERAPIA).

PRODUCED BY AN AUTODESK STUDENT VERSION

PRODUCED BY AN AUTODESK STUDENT VERSION