

La problemática de la vivienda en Puebla: desafíos para un nuevo modelo

Peppino, Cosma

2024-05



<https://hdl.handle.net/20.500.11777/6039>

<http://repositorio.iberopuebla.mx/licencia.pdf>

Bldv. Municipio Libre

Privada

Calle Allende B

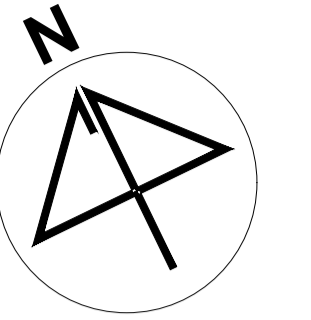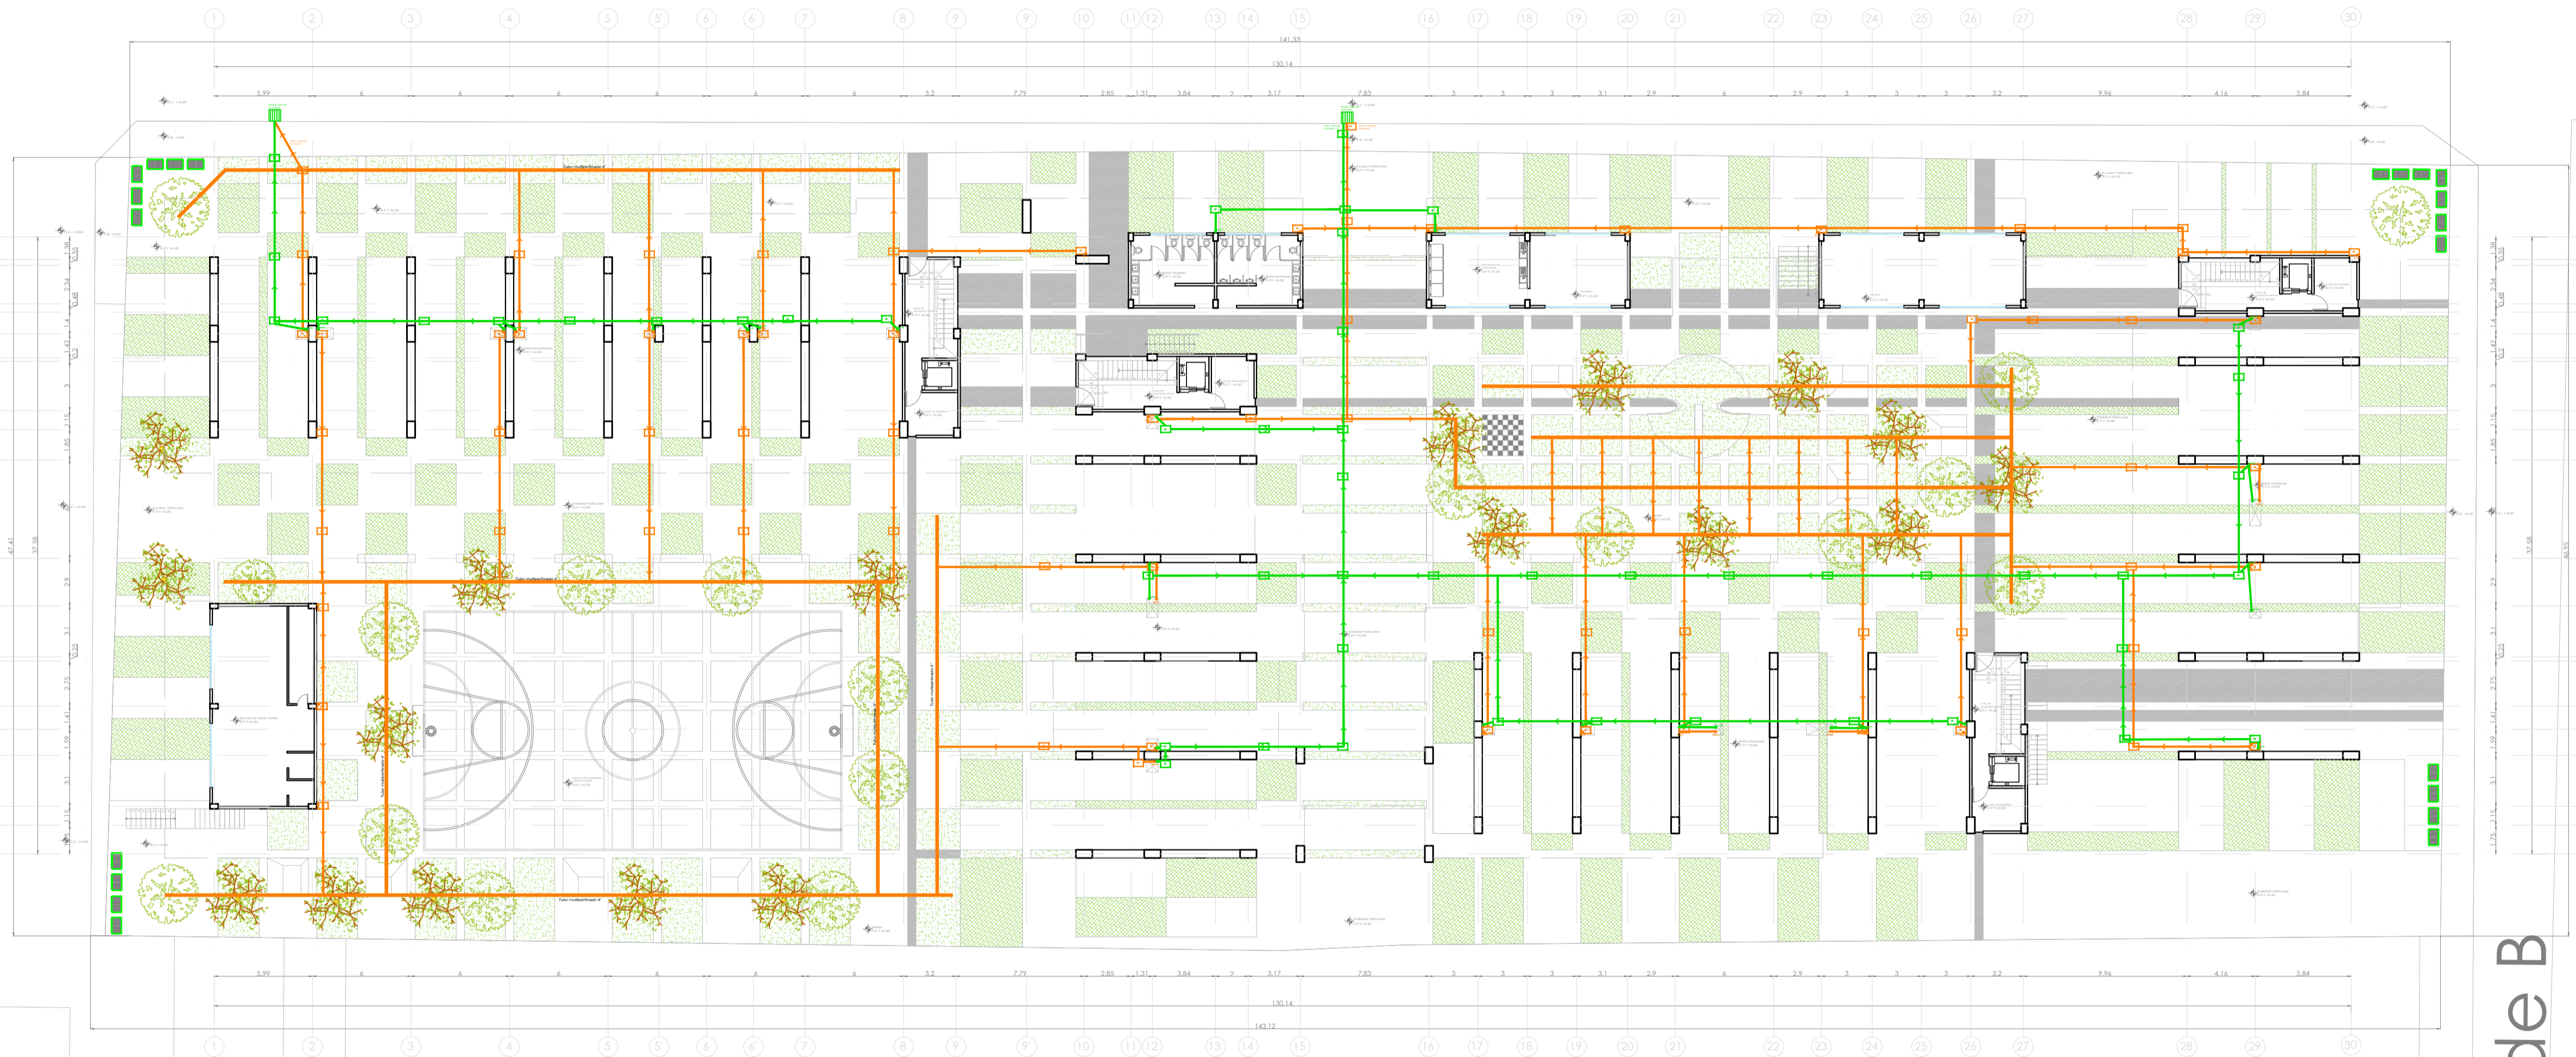


UBICACIÓN:
Bldv. Municipio Libre, Colonia Infonavit el Carmen, Puebla, Pue.



SIMBOLOGIA PLUVIAL	
	BAJADA DE AGUAS PLUVIALES
	TUBO DE PVC 101MM
	TUBO DE PVC 51MM
	DIRECCIÓN DE PENDIENTES
	TUBO DE ADS 151MM
	REGISTRO 40 X 60 VISIBLE

OBSERVACIONES PLUVIALES
 1.- TODA LA TUBERÍA EN INSTALACIÓN PLUVIAL SERÁ DE PVC CALIDAD NORMA Y A.D.S.
 2.- TODOS LOS DIÁMETROS SE INDICAN EN PLANTA
 3.- POR REGISTRAMIENTO SE COLOCARÁ UNA BAJADA PLUVIAL DE 101 MM POR CADA 150.00 EN AZOTEA

DETALLE DE REGISTRO DE TABIQUE ROJO SIN ESCALA

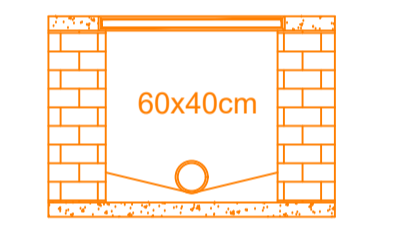


Muro de tabique rojo común
 Asentado con mortero cem-arena 1:5
 Tubo ADS de 6"
 Plantilla de concreto simple
 Pendiente del 2%
 Acabado final en muros interiores
 Pulido fino con cemento

SIMBOLOGIA SANITARIA	
	BAJADA DE AGUAS NEGRAS 101MM
	DIRECCIÓN DE PENDIENTES
	TUBO DE PVC 101MM
	TUBO DE PVC 51MM
	TUBO DE ADS 151MM
	REGISTRO 40 X 60
	CESPOL COLADERA CON BOTE

OBSERVACIONES SANITARIAS
 1.- TODA LA TUBERÍA EN INSTALACIÓN SANITARIA SERÁ DE PVC CALIDAD NORMA Y A.D.S.
 2.- TODOS LOS DIÁMETROS SE INDICAN EN PLANTA

DETALLE DE REGISTRO DE TABIQUE ROJO

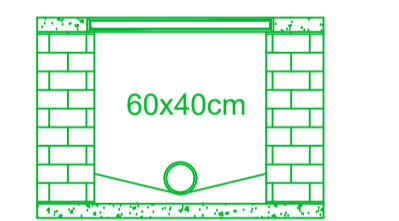

muro de tabique rojo común
 asentado con mortero cem-arena 1:5
 plantilla de concreto simple
 pendiente del 2%
 acabado final en muros interiores
 pulido fino con cemento

PROYECTO:
Vivienda colectiva vertical

ARQUITECTO:
Cosma Peppino

REVISÓ:
Arq. José Luis Sanuy Lostes

TIPO DE PLANO:
Sanitario/Pluvial de conjunto

TIPO INMUEBLE:
Edificio

ESCALA:
1:250

ACOTACIÓN:
Metros


FECHA:
24/01/2024

CLAVE:


SAPL-01

PLANO SANITARIO/PLUVIAL DE CONJUNTO

ESC. 1:250

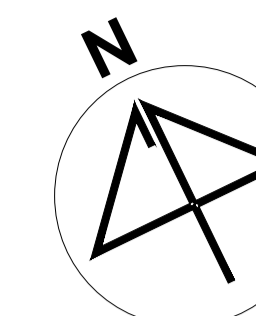

UBICACIÓN:
Bvd. Municipio Libre, Colonia Infonavit el Carmen, Puebla, Pue.

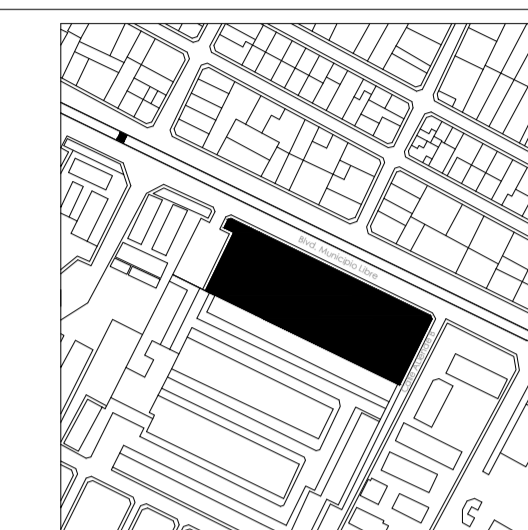


SIMBOLOGIA PLUVIAL	
	BAJADA DE AGUAS PLUVIALES
	TUBO DE PVC 151MM
	TUBO DE PVC 51MM
	DIRECCIÓN DE PENDIENTES
	TUBO DE ADS 151MM
	REGISTRO 40 X 60 VISIBLE

OBSERVACIONES PLUVIALES

- 1.- TODA LA TUBERIA EN INSTALACION PLUVIAL SERA DE PVC CALIDAD NORMA Y A.D.S.
- 2.- TODOS LOS DIAMETROS SE INDICAN EN PLANTA
- 3.- POR REGISTRO SE COLOCARA UNA BAJADA PLUVIAL DE 151 MM POR CADA 150.0000 EN AZOTEA

DETALLE DE REGISTRO DE TABIQUE ROJO SIN ESCALA

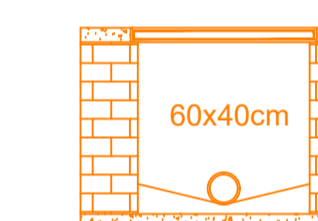


Muro de tabique rojo común
Asentado con mortero cem-arena 1:5
Tubo ADS de 6"
Planilla de concreto simple
Pendiente del 2%
Acabado final en muros interiores
Pulido fino con cemento

SIMBOLOGIA SANITARIA	
	BAJADA DE AGUAS NEGRAS 101MM
	DIRECCIÓN DE PENDIENTES
	TUBO DE PVC 101MM
	TUBO DE PVC 51MM
	TUBO DE ADS 151MM
	REGISTRO 40 X 60
	CESPOL COLADERA CON BOTE


OBSERVACIONES SANITARIAS

- 1.- TODA LA TUBERIA EN INSTALACION SANITARIA SERA DE PVC CALIDAD NORMA Y A.D.S.
- 2.- TODOS LOS DIAMETROS SE INDICAN EN PLANTA

DETALLE DE REGISTRO DE TABIQUE ROJO

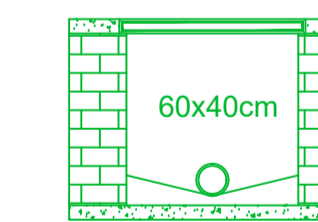

muro de tabique rojo común
asentado con mortero cem-arena 1:5
pendiente del 2%
acabado final en muros interiores
pulido fino con cemento

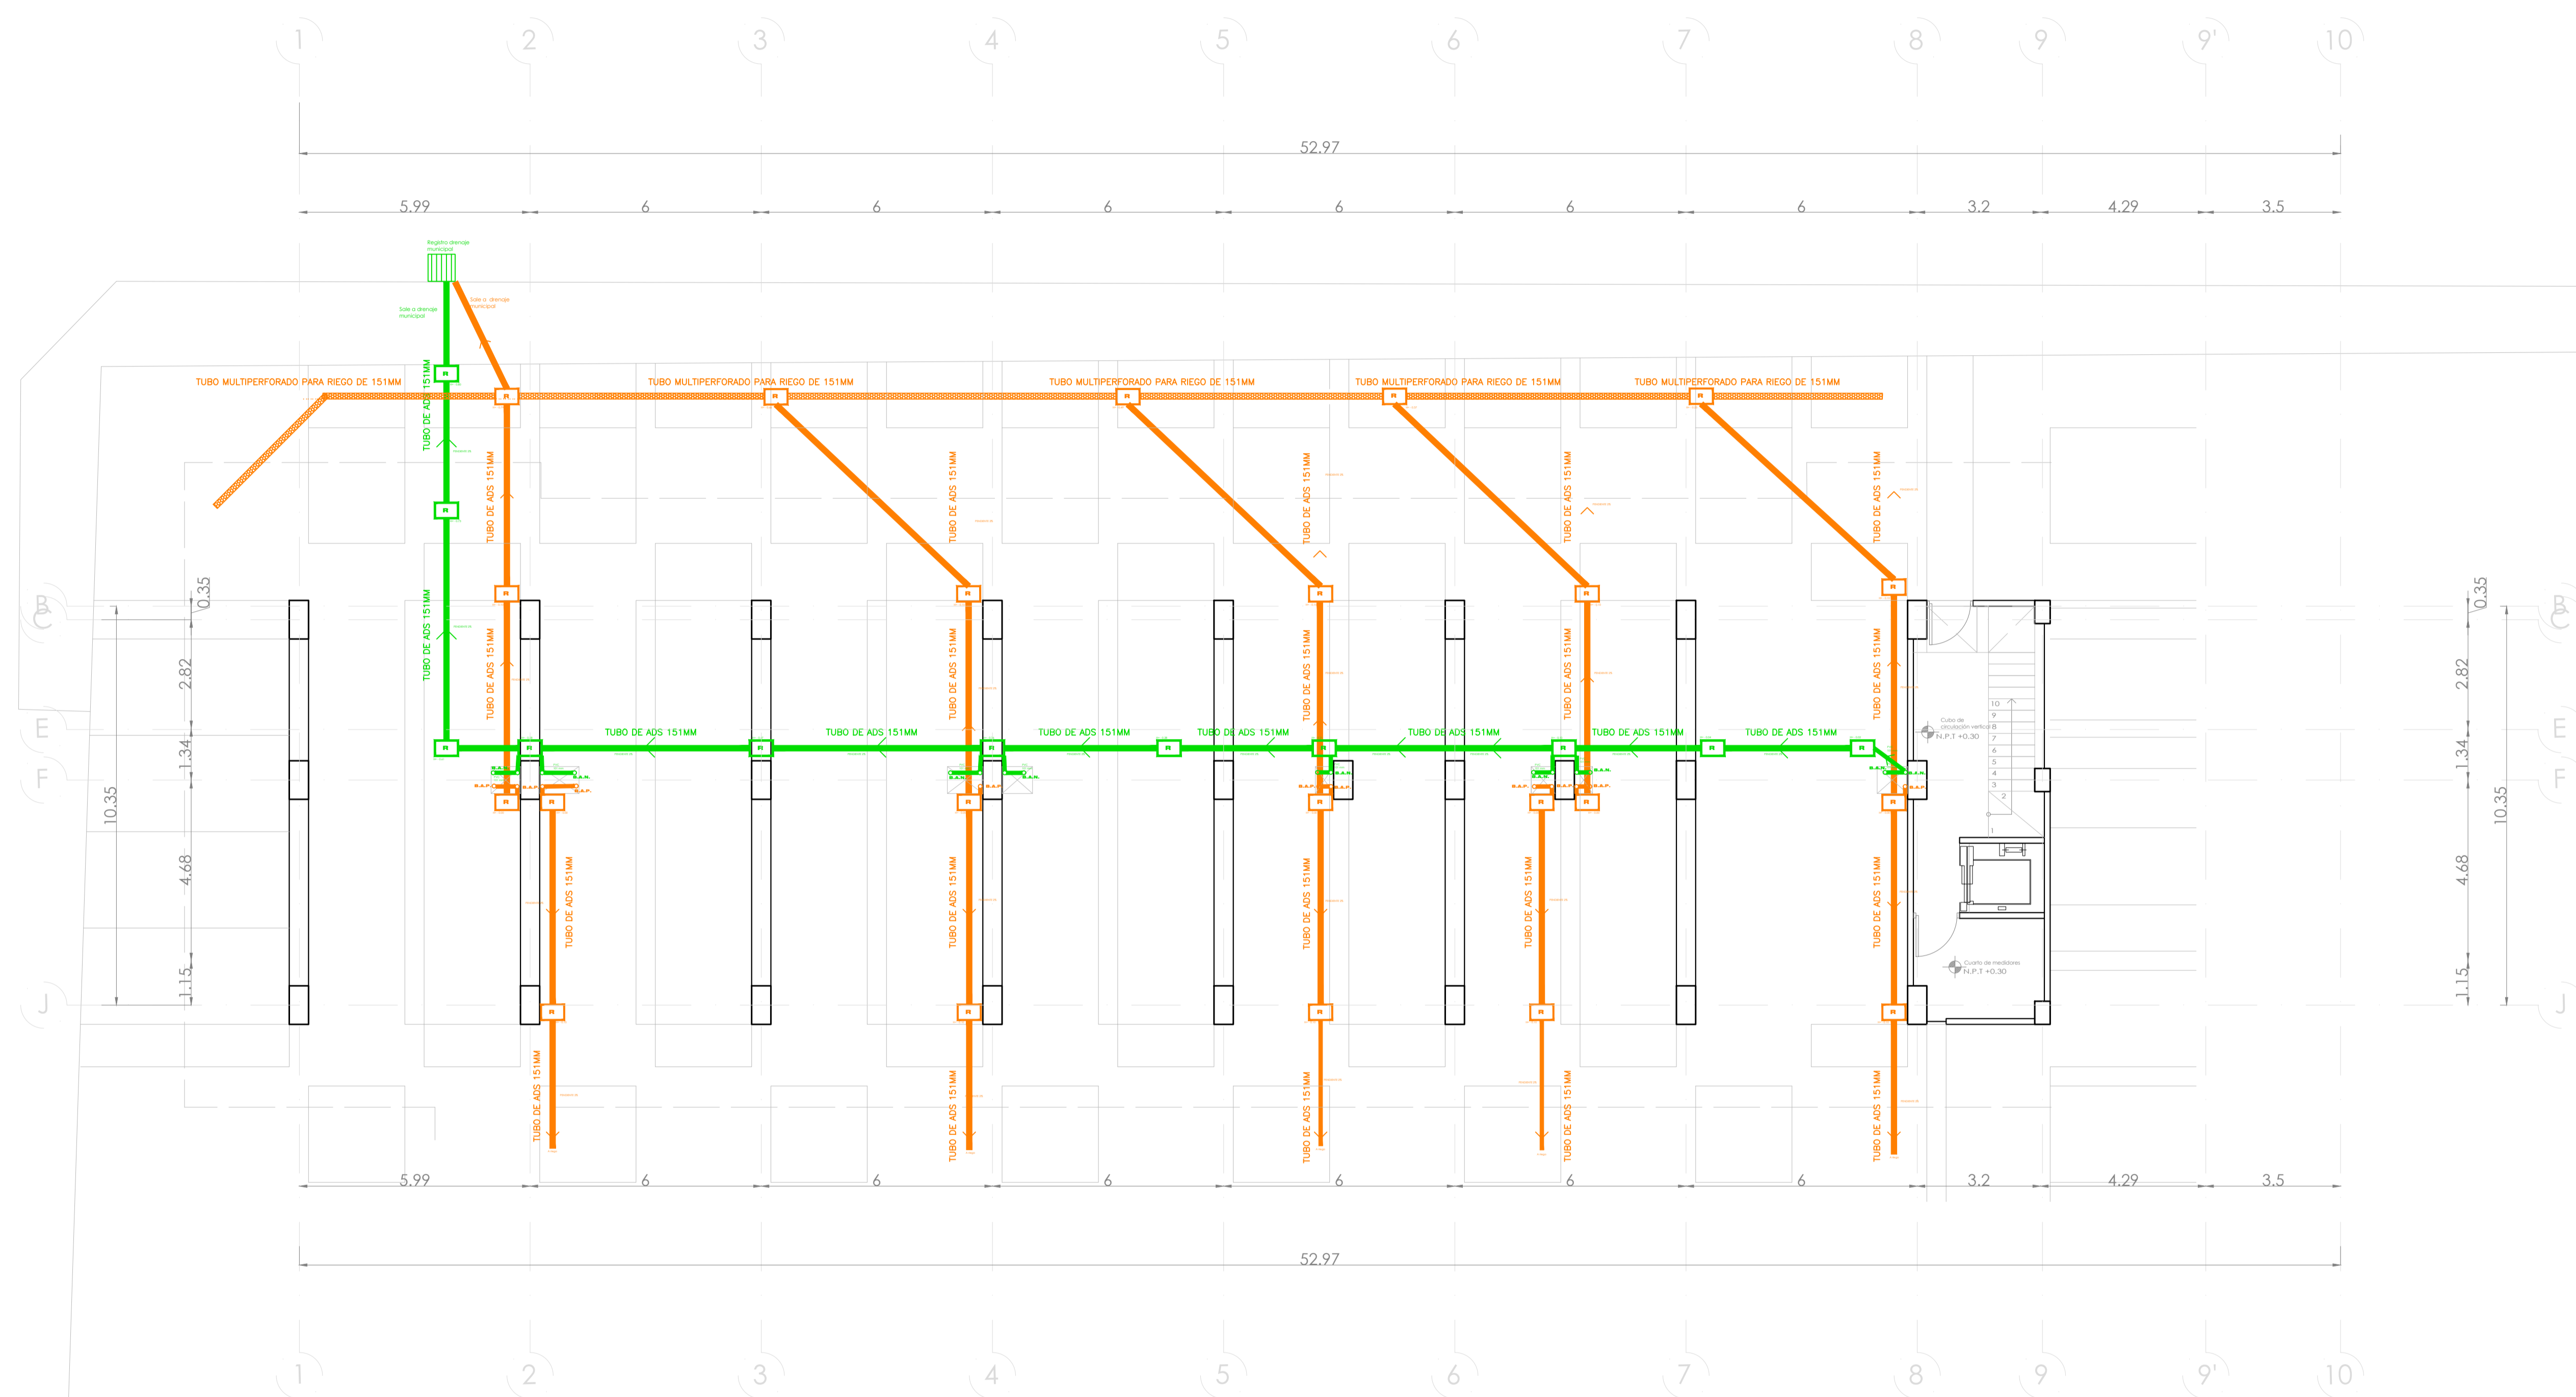

PLANO SANITARIO/PLUVIAL PLANTA BAJA

ESC. 1:100

PROYECTO:
Vivienda colectiva vertical

ARQUITECTO:
Cosma Peppino

REVISÓ:
Arq. José Luis Sanuy Lostes

TIPO DE PLANO:
Sanitario/Pluvial Planta Baja


TIPO INMUEBLE:
Edificio

ESCALA:
1:100


ACOTACIÓN:
Metros

FECHA:
24/01/2024

CLAVE:
SAPL-02

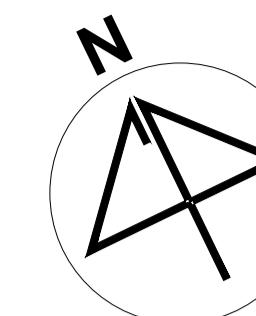

UBICACIÓN:
Bvd. Municipio Libre, Colonia Infonavit el Carmen, Puebla, Pue.

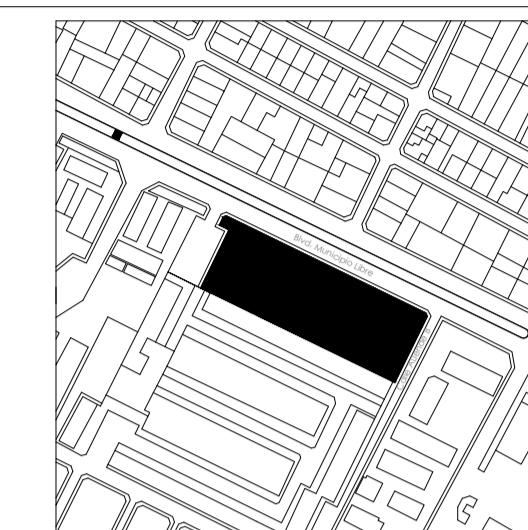


SIMBOLOGIA PLUVIAL	
	BAJADA DE AGUAS PLUVIALES
	TUBO DE PVC 101MM TUBO DE PVC 51MM
	DIRECCIÓN DE PENDIENTES
	TUBO DE ADS 151MM
	REGISTRO 40 X 60 VISIBLE

OBSERVACIONES PLUVIALES

- 1- TODA LA TUBERIA EN INSTALACION PLUVIAL SERA DE PVC CALIDAD NORMA Y A.D.S.
- 2- TODOS LOS DIAMETROS SE INDICAN EN PLANTA
- 3- POR REQUERIMIENTO SE COLOCARA UNA BAJADA PLUVIAL DE 101 MM POR CADA 100/0000 EN AZOTEA

DETALLE DE REGISTRO DE TABIQUE ROJO SIN ESCALA

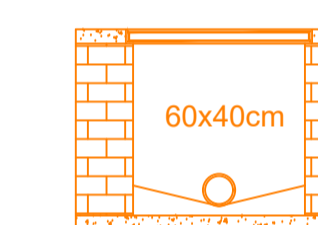


Muro de tabique rojo común
Asentado con mortero cem-arena 1:5
Tubo ADS de 6"
Plantilla de concreto simple
Pendiente del 2%
Acabado final en muros interiores
Pulido fino con cemento

SIMBOLOGIA SANITARIA	
	BAJADA DE AGUAS NEGRAS 101MM
	DIRECCIÓN DE PENDIENTES
	TUBO DE PVC 101MM TUBO DE PVC 51MM
	TUBO DE ADS 151MM
	REGISTRO 40 X 60
	CESPOL COLADERA CON BOTE


OBSERVACIONES SANITARIAS

- 1- TODA LA TUBERIA EN INSTALACION SANITARIA SERA DE PVC CALIDAD NORMA Y A.D.S.
- 2- TODOS LOS DIAMETROS SE INDICAN EN PLANTA

DETALLE DE REGISTRO DE TABIQUE ROJO

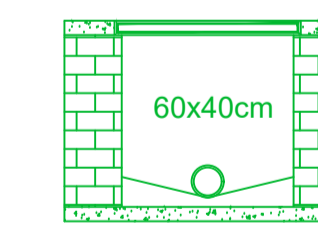


muro de tabique rojo común
asentado con mortero cem-arena 1:5
plantilla de concreto simple
pendiente del 2%
acabado final en muros interiores
pulido fino con cemento

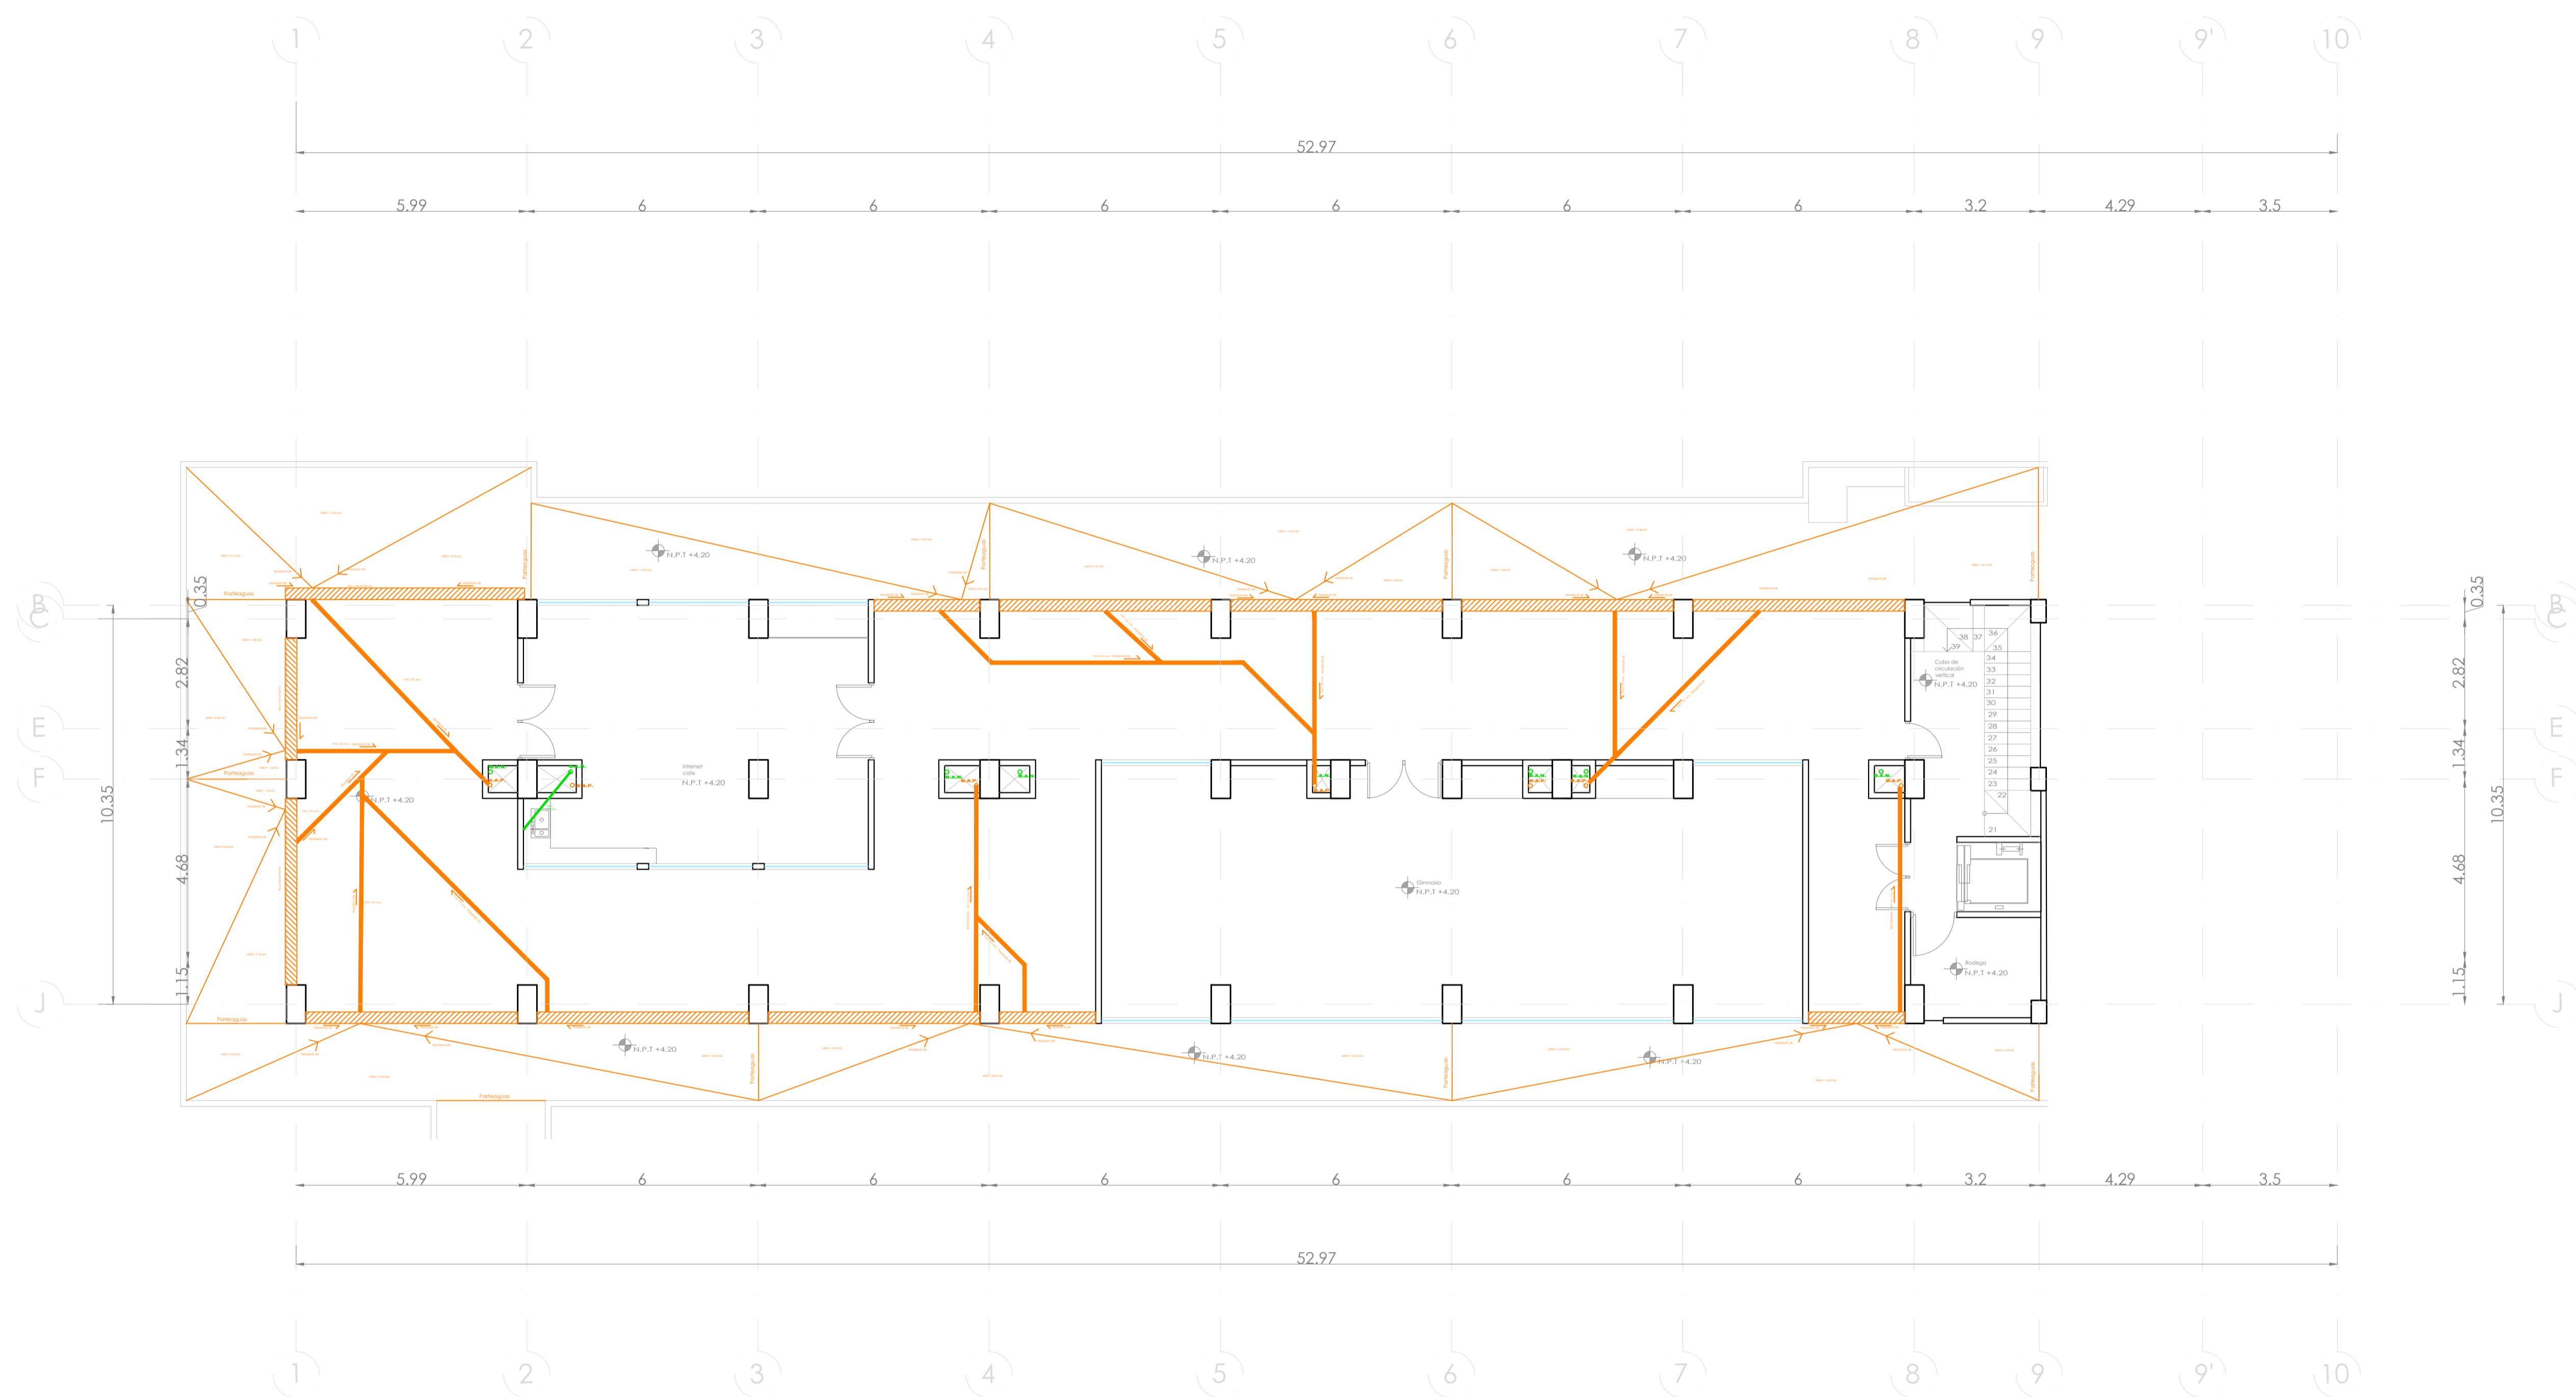

PLANO SANITARIO/PLUVIAL NIVEL 2

ESC. 1:100

PROYECTO: Vivienda colectiva vertical	
ARQUITECTO: Cosma Peppino	
REVISÓ: Arq. José Luis Sanuy Losfes	
TIPO DE PLANO: Sanitario/Pluvial Nivel 2	
TIPO INMUEBLE: Edificio	CLAVE: SAPL-03
ESCALA: 1:100	ACOTACIÓN: Metros
FECHA: 24/01/2024	

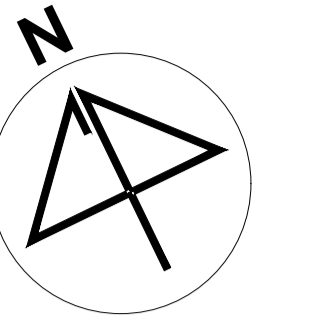


UBICACIÓN:
Bvd. Municipio Libre, Colonia Infonavit el Carmen, Puebla, Pue.



SIMBOLOGIA PLUVIAL	
	BAJADA DE AGUAS PLUVIALES
	TUBO DE PVC 101MM TUBO DE PVC 51MM
	DIRECCIÓN DE PENDIENTES
	TUBO DE ADS 151MM
	REGISTRO 40 X 60 VISIBLE

OBSERVACIONES PLUVIALES
1.- TODA LA TUBERIA EN INSTALACION PLUVIAL SERA DE PVC CALIDAD NORMA Y A.D.S.
2.- TODOS LOS DIAMETROS SE INDICAN EN PLANTA
3.- POR REGLAMENTO SE COLOCARA UNA BAJADA PLUVIAL DE 101 MM POR CADA 100.00M² EN ADITIVA

DETALLE DE REGISTRO DE TABIQUE ROJO SIN ESCALA

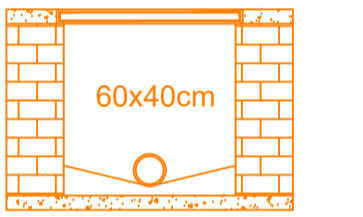


Muro de tabique rojo común
Asentado con mortero cem-arena 1:5
Tubo ADS de 6"
Plantilla de concreto simple
Pendiente del 2%
Acabado final en muros interiores
Pulido fino con cemento

SIMBOLOGIA SANITARIA	
	BAJADA DE AGUAS NEGRAS 101MM
	DIRECCIÓN DE PENDIENTES
	TUBO DE PVC 101MM TUBO DE PVC 51MM
	TUBO DE ADS 151MM
	REGISTRO 40 X 60
	CESPOL COLADERA CON BOTE

OBSERVACIONES SANITARIAS
1.- TODA LA TUBERIA EN INSTALACION SANITARIA SERA DE PVC CALIDAD NORMA Y A.D.S.
2.- TODOS LOS DIAMETROS SE INDICAN EN PLANTA

DETALLE DE REGISTRO DE TABIQUE ROJO

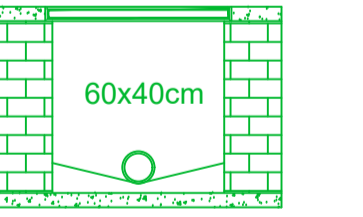

muro de tabique rojo común
asentado con mortero cem-arena 1:5
plantilla de concreto simple
pendiente del 2%
acabado final en muros interiores
pulido fino con cemento

PROYECTO:
Vivienda colectiva vertical

ARQUITECTO:
Cosmo Peppino

REVISÓ:
Arq. José Luis Sanuy Lostes


TIPO DE PLANO:
Sanitario/Pluvial Nivel 3

TIPO INMUEBLE:
Edificio

CLAVE:


ESCALA: 1:100
ACOTACIÓN: Metros
FECHA: 24/01/2024

SAPL-04

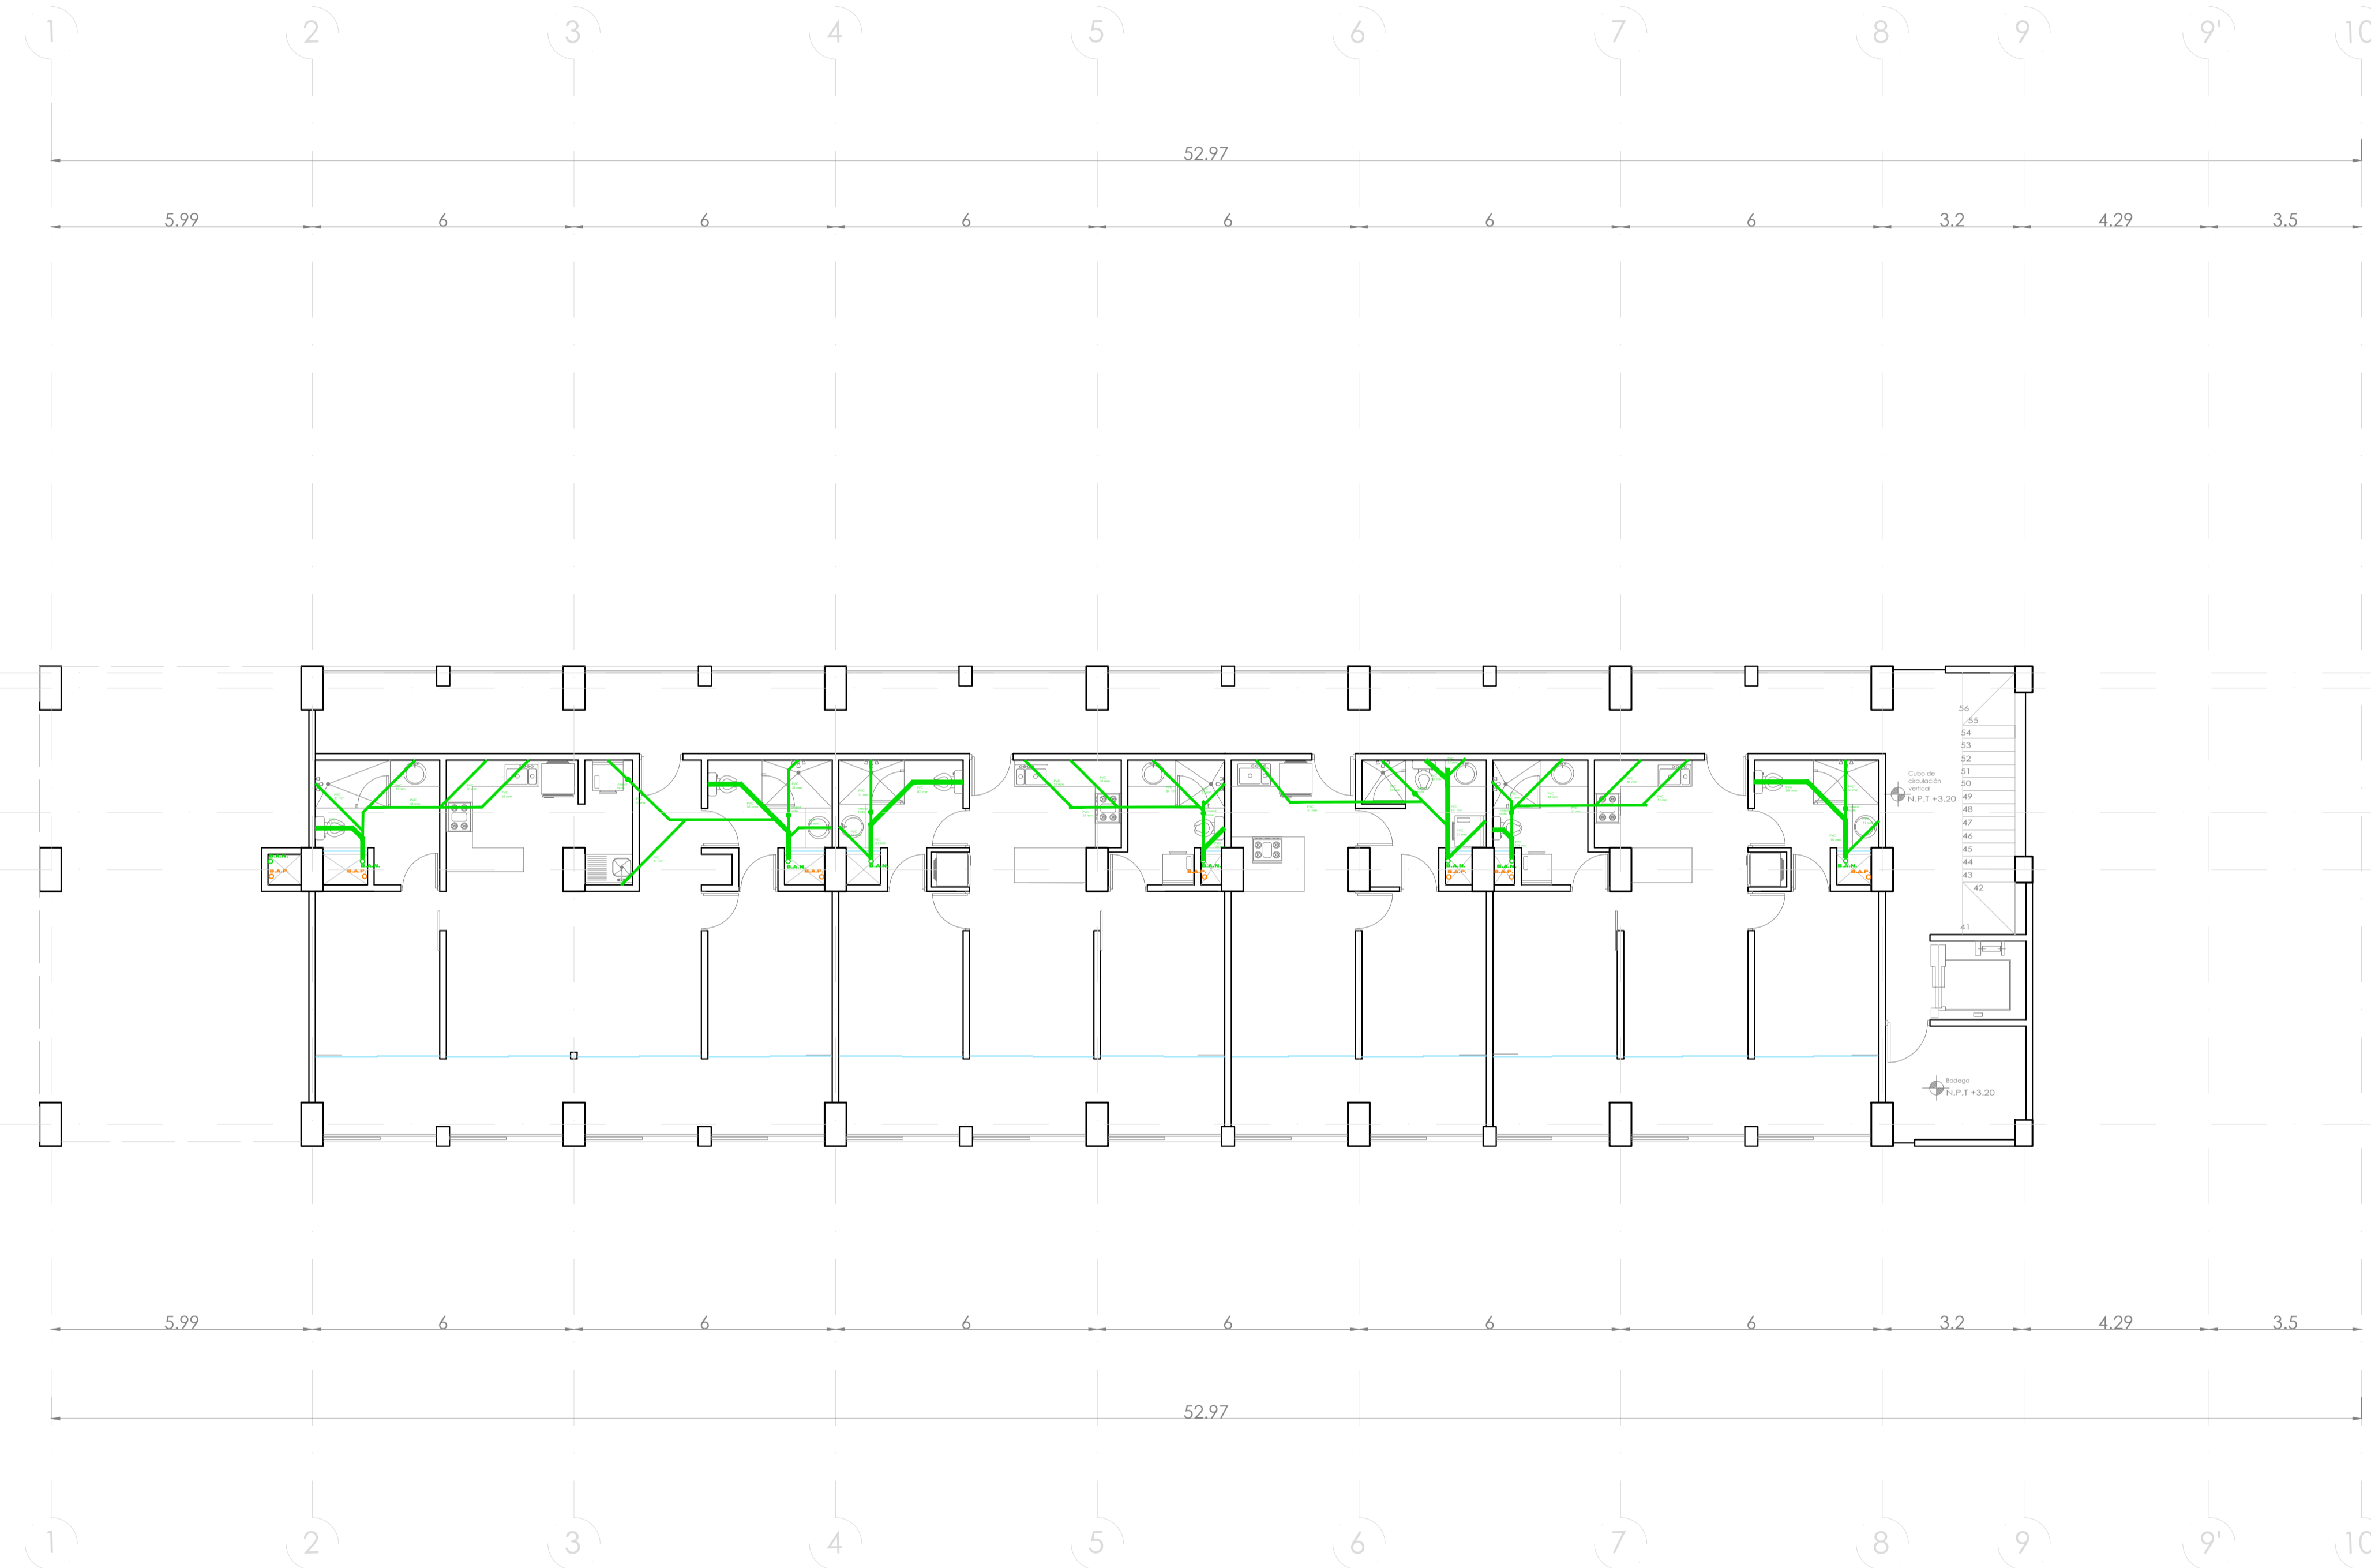


PLANO SANITARIO/PLUVIAL NIVEL 3

ESC. 1:100

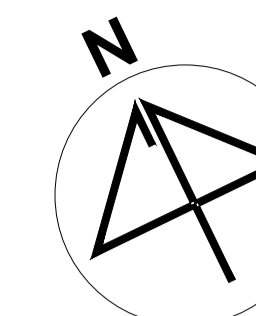

UBICACIÓN:
Bvd. Municipio Libre, Colonia Infonavit el Carmen, Puebla, Pue.

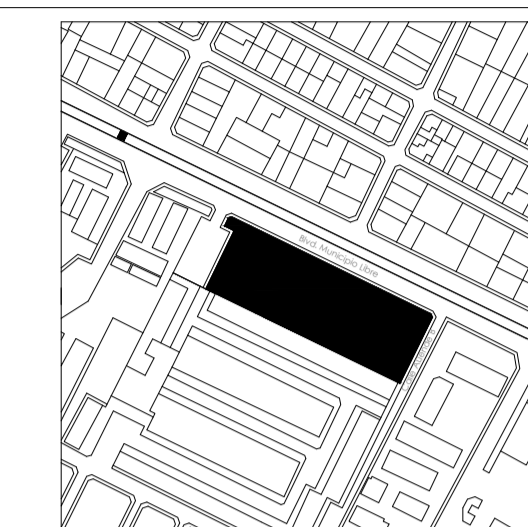


SIMBOLOGIA PLUVIAL	
	BAJADA DE AGUAS PLUVIALES
	TUBO DE PVC 101MM TUBO DE PVC 51MM
	DIRECCION DE PENDIENTES
	TUBO DE ADS 151MM
	REGISTRO 40 X 60 VISIBILE

OBSERVACIONES PLUVIALES

- 1.- TODA LA TUBERIA EN INSTALACION PLUVIAL SERA DE PVC CALIDAD NORMA Y A.D.S.
- 2.- TODOS LOS DIAMETROS SE INDICAN EN PLANTA
- 3.- POR REGLAMENTO SE COLOCARA UNA BAJADA PLUVIAL DE 101 MM POR CADA 100.00M² EN AZOTEA

DETALLE DE REGISTRO DE TABIQUE ROJO SIN ESCALA

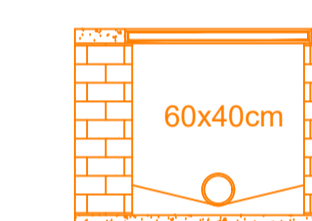


Muro de tabique rojo común
Asentado con mortero cem-arena 1:5
Tubo ADS de 6"
Plantilla de concreto simple
Pendiente del 2%
Acabado final en muros interiores
Pulido fino con cemento

SIMBOLOGIA SANITARIA	
	BAJADA DE AGUAS NEGRAS 101MM
	DIRECCION DE PENDIENTES
	TUBO DE PVC 101MM TUBO DE PVC 51MM
	TUBO DE ADS 151MM
	REGISTRO 40 X 60
	CESPOL COLADERA CON BOTE

OBSERVACIONES SANITARIAS

- 1.- TODA LA TUBERIA EN INSTALACION SANITARIA SERA DE PVC CALIDAD NORMA Y A.D.S.
- 2.- TODOS LOS DIAMETROS SE INDICAN EN PLANTA

DETALLE DE REGISTRO DE TABIQUE ROJO

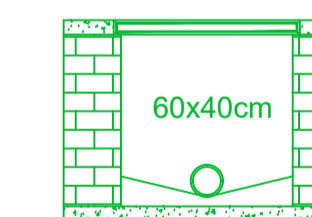

muro de tabique rojo común
asentado con mortero cem-arena 1:5
plantilla de concreto simple
pendiente del 2%
acabado final en muros interiores
pulido fino con cemento

PROYECTO:
Vivienda colectiva vertical

ARQUITECTO:
Cosma Peppino

REVISÓ:
Arq. José Luis Sanuy Lastes

TIPO DE PLANO:
Sanitario/Pluvial Nivel 4


TIPO INMUEBLE:
Edificio

ESCALA:
1:100

ACOTACIÓN:
Metros


FECHA:
24/01/2024

CLAVE:
SAPL-05

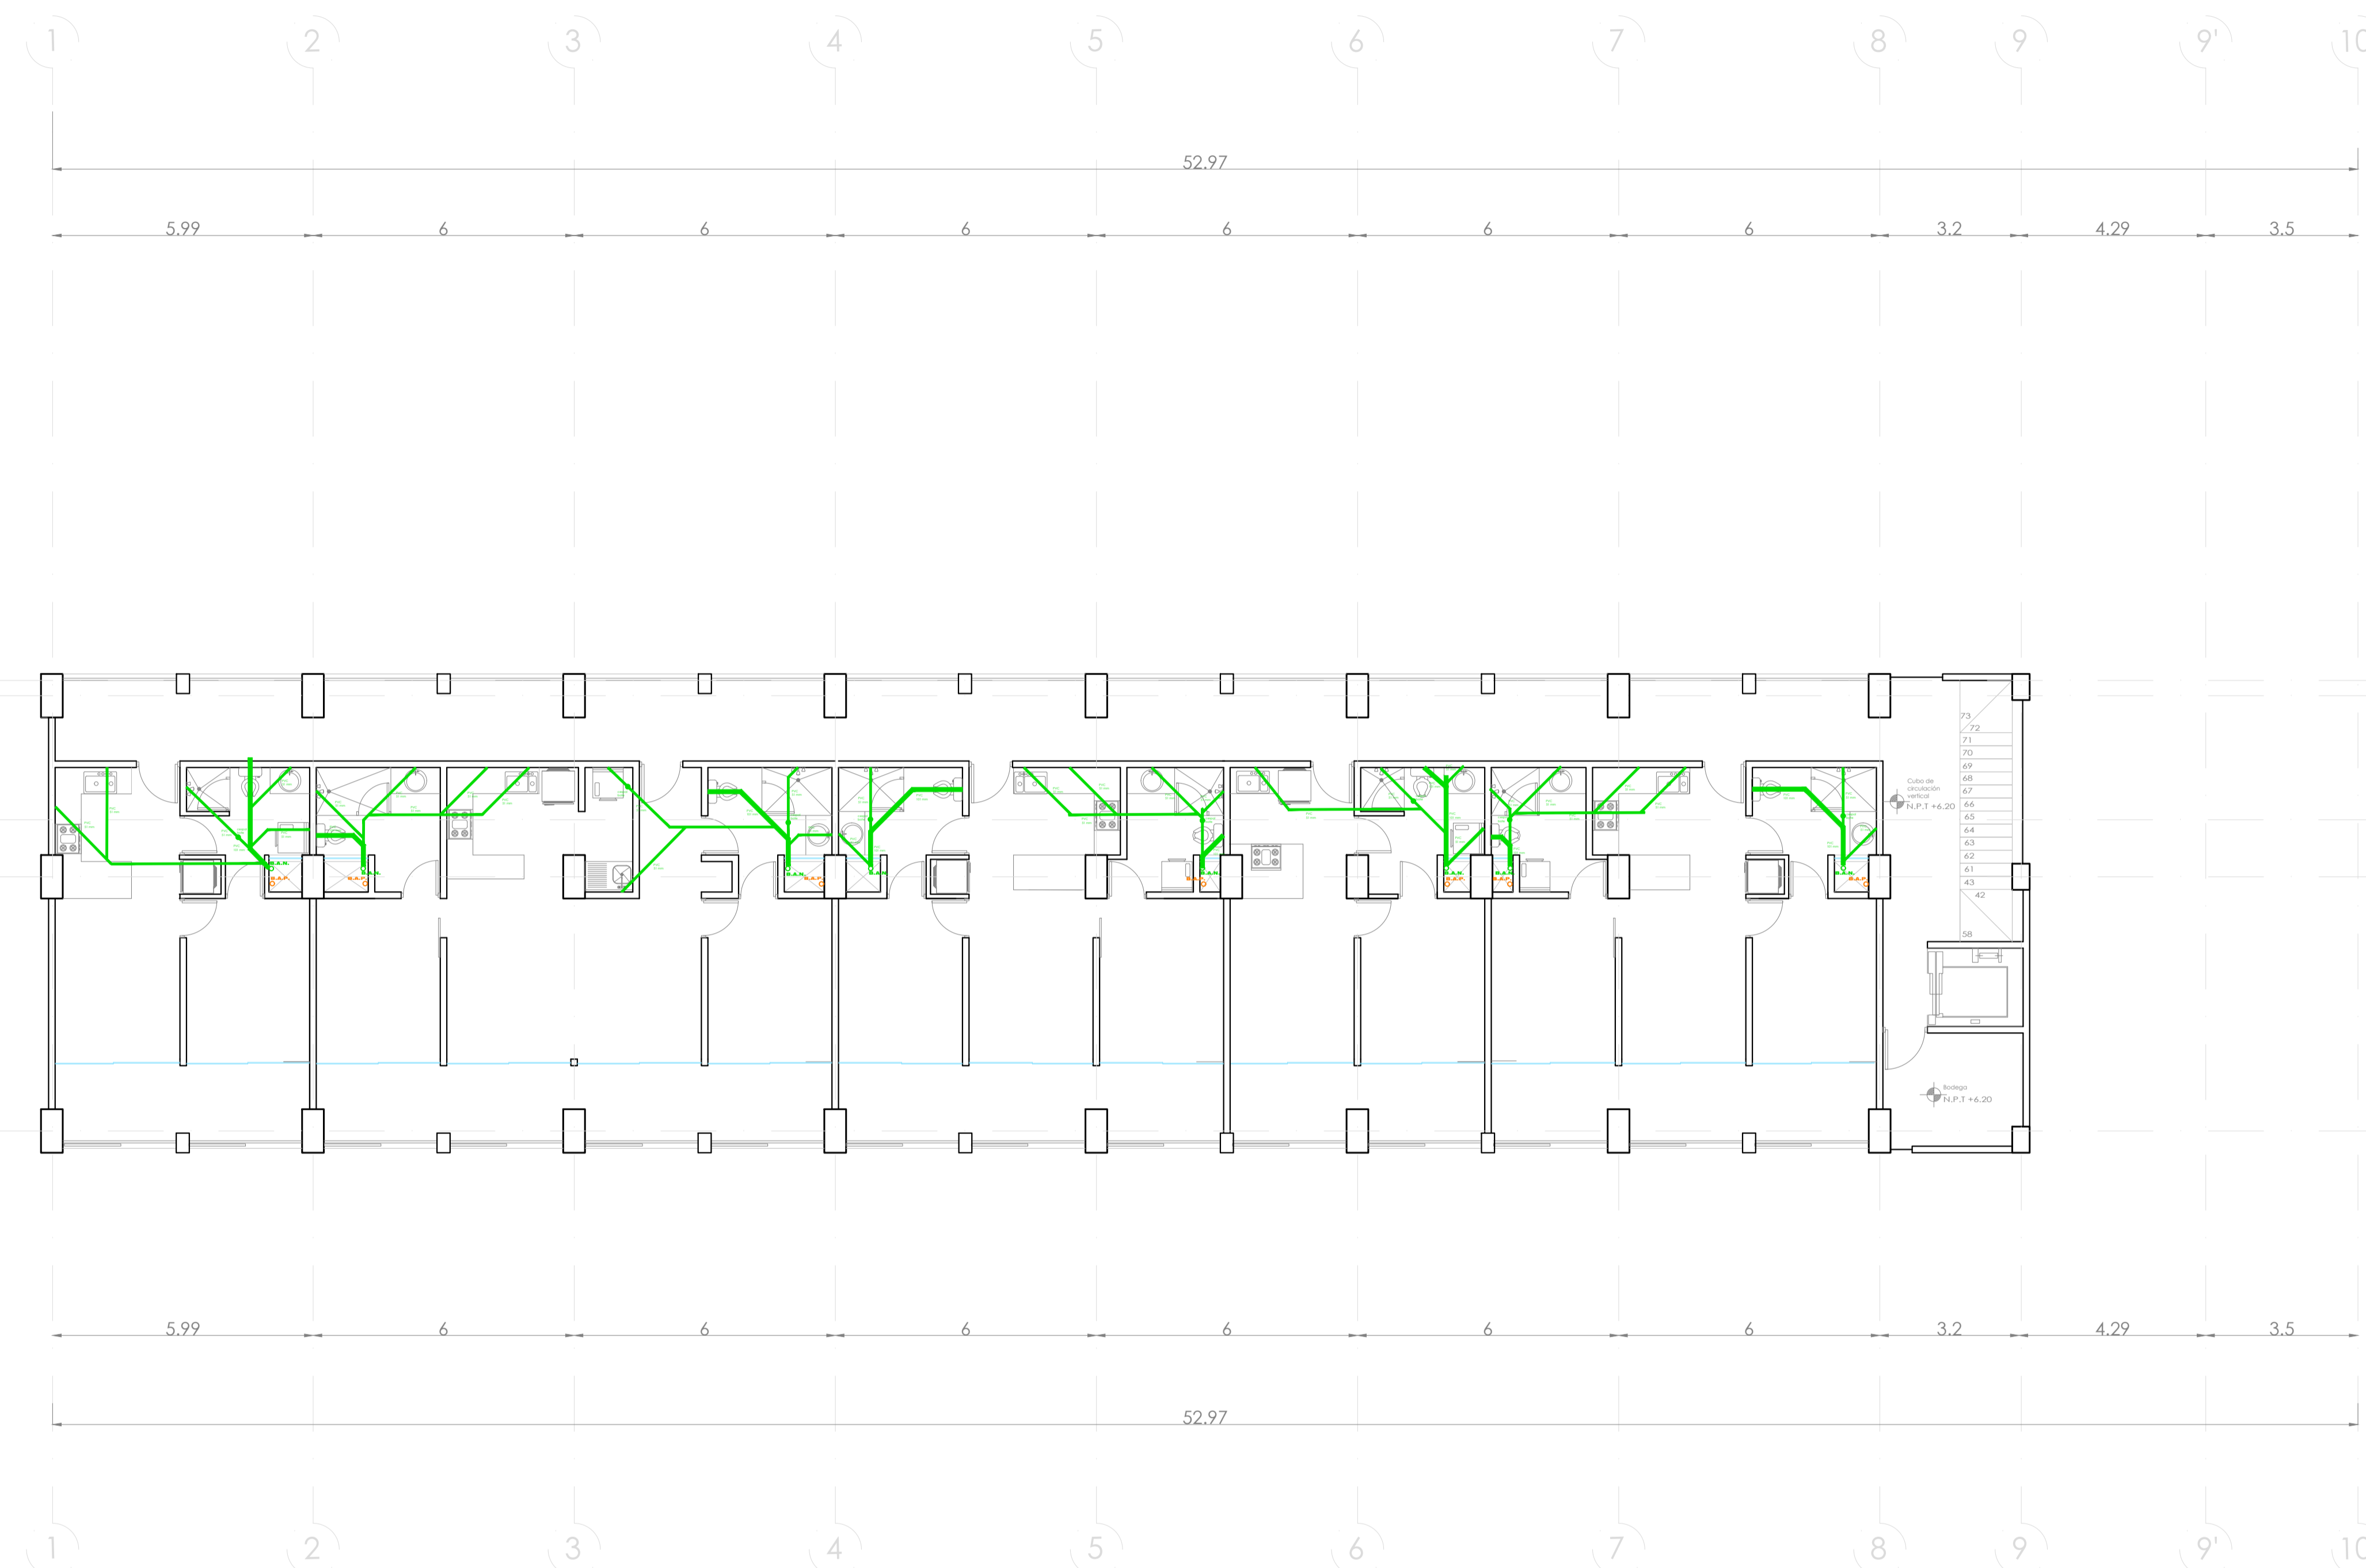


PLANO SANITARIO/PLUVIAL NIVEL 4

ESC. 1:100

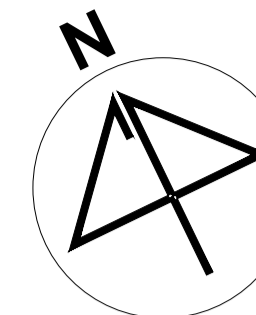

UBICACIÓN:
Blvd. Municipio Libre, Colonia Infonavit el Carmen, Puebla, Pue.

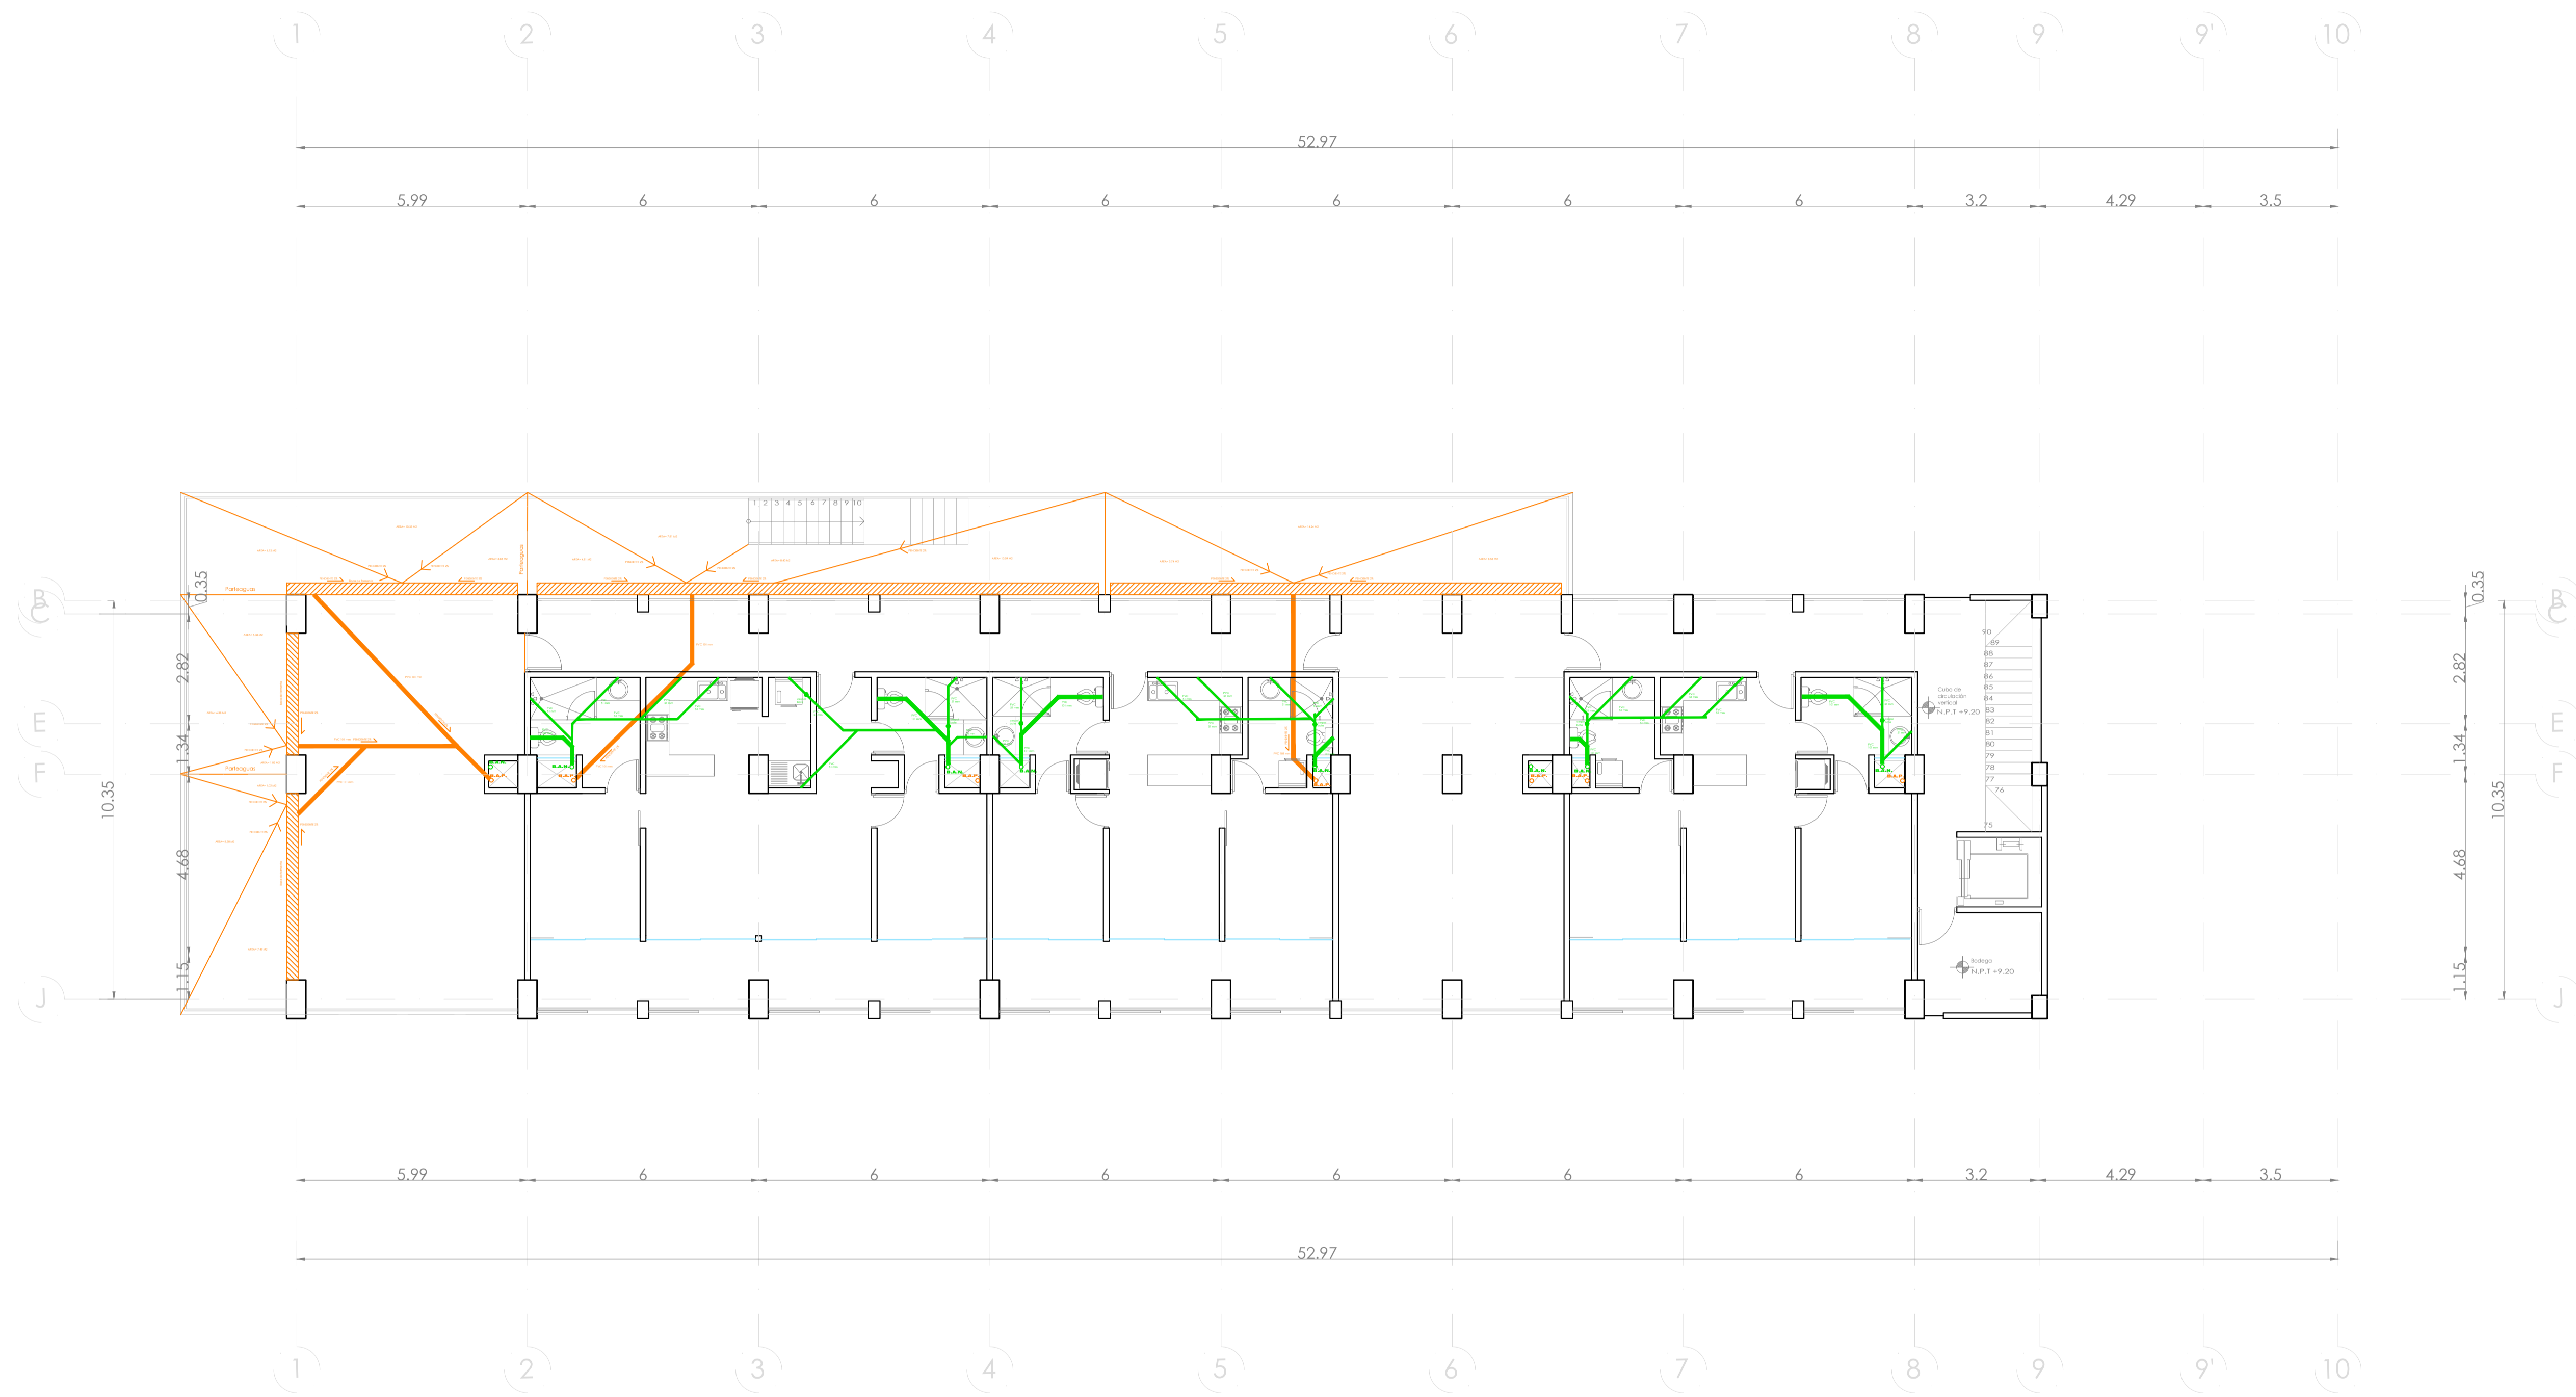


SIMBOLOGIA PLUVIAL	
	BAJADA DE AGUAS PLUVIALES
	TUBO DE PVC 101MM
	TUBO DE PVC 51MM
	DIRECCIÓN DE PENDIENTES
	TUBO DE ADS 151MM
	REGISTRO 40 X 60 VISIBLE

OBSERVACIONES PLUVIALES

- 1.- TODA LA TUBERÍA EN INSTALACIÓN PLUVIAL SERÁ DE PVC CALIDAD NORMA Y A.D.S.
- 2.- TODOS LOS DIÁMETROS SE INDICAN EN PLANTA
- 3.- POR REGLAMENTO SE COLOCARÁ UNA BAJADA PLUVIAL DE 101 MM POR CADA 100.00M² EN AZOTEA

DETALLE DE REGISTRO DE TABIQUE ROJO SIN ESCALA

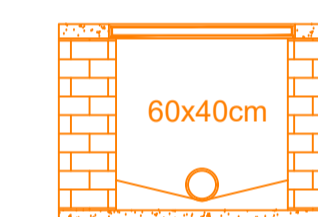


Muro de tabique rojo común
Asentado con mortero cem-arena 1:5
Tubo ADS de 6"
Plantilla de concreto simple
Pendiente del 2%
Acabado final en muros interiores
Pulido fino con cemento

SIMBOLOGIA SANITARIA	
	BAJADA DE AGUAS NEGRAS 101MM
	DIRECCIÓN DE PENDIENTES
	TUBO DE PVC 101MM
	TUBO DE PVC 51MM
	TUBO DE ADS 151MM
	REGISTRO 40 X 60
	CESPOL COLADERA CON BOTE

OBSERVACIONES SANITARIAS

- 1.- TODA LA TUBERÍA EN INSTALACIÓN SANITARIA SERÁ DE PVC CALIDAD NORMA Y A.D.S.
- 2.- TODOS LOS DIÁMETROS SE INDICAN EN PLANTA

DETALLE DE REGISTRO DE TABIQUE ROJO

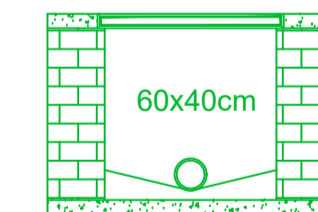

muro de tabique rojo común
asentado con mortero cem-arena 1:5
plantilla de concreto simple
pendiente del 2%
acabado final en muros interiores
pulido fino con cemento

PROYECTO:
Vivienda colectiva vertical

ARQUITECTO:
Cosma Peppino

REVISÓ:
Arq. José Luis Sanuy Lostes

TIPO DE PLANO:
Sanitario/Pluvial Nivel 5

TIPO INMUEBLE:
Edificio

ESCALA:
1:100

ACOTACIÓN:
Metros


FECHA:
24/01/2024

CLAVE:


SAPL-06

PLANO SANITARIO/PLUVIAL NIVEL 5

ESC. 1:100

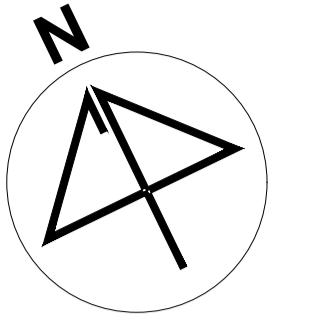

UBICACIÓN:
Blvd. Municipio Libre, Colonia Infonavit el Carmen, Puebla, Pue.

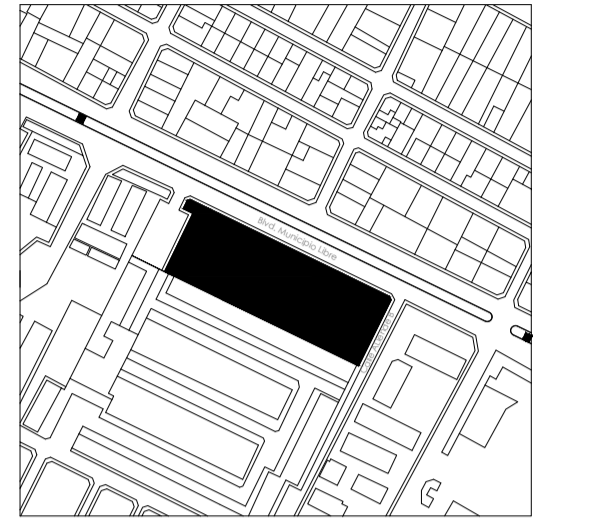


SIMBOLOGIA PLUVIAL	
	BAJADA DE AGUAS PLUVIALES
	TUBO DE PVC 101MM
	TUBO DE PVC 51MM
	DIRECCION DE PENDIENTES
	TUBO DE ADS 151MM
	REGISTRO 40 X 60 VISIBLE

OBSERVACIONES PLUVIALES

- 1- TODA LA TUBERIA EN INSTALACION PLUVIAL SERA DE PVC CALIDAD NORMA Y A D S.
- 2- TODOS LOS DIAMETROS SE INDICAN EN PLANTA.
- 3- POR REGLAMENTO SE COLOCARA UNA BAJADA PLUVIAL DE 101 MM POR CADA 100.00M² EN AZOTEA.

DETALLE DE REGISTRO DE TABIQUE ROJO SIN ESCALA

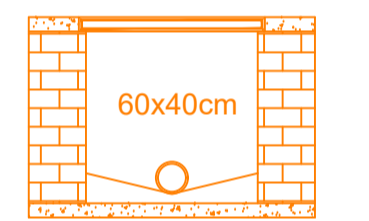


Muro de tabique rojo común
Asentado con mortero cem-arena 1:5
Tubo ADS de 6"
Plantilla de concreto simple
Pendiente del 2%
Acabado final en muros interiores
Pulido fino con cemento

SIMBOLOGIA SANITARIA	
	BAJADA DE AGUAS NEGRAS 101MM
	DIRECCION DE PENDIENTES
	TUBO DE PVC 101MM
	TUBO DE PVC 51MM
	TUBO DE ADS 151MM
	REGISTRO 40 X 60
	CESPOL COLADERA CON BOTE


OBSERVACIONES SANITARIAS

- 1- TODA LA TUBERIA EN INSTALACION SANITARIA SERA DE PVC CALIDAD NORMA Y A D S.
- 2- TODOS LOS DIAMETROS SE INDICAN EN PLANTA.

DETALLE DE REGISTRO DE TABIQUE ROJO

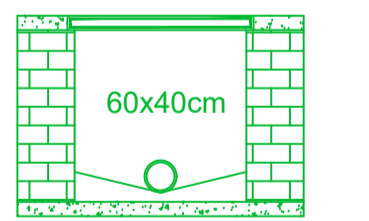

muro de tabique rojo común
asentado con mortero cem-arena 1:5
plantilla de concreto simple
pendiente del 2%
acabado final en muros interiores
pulido fino con cemento

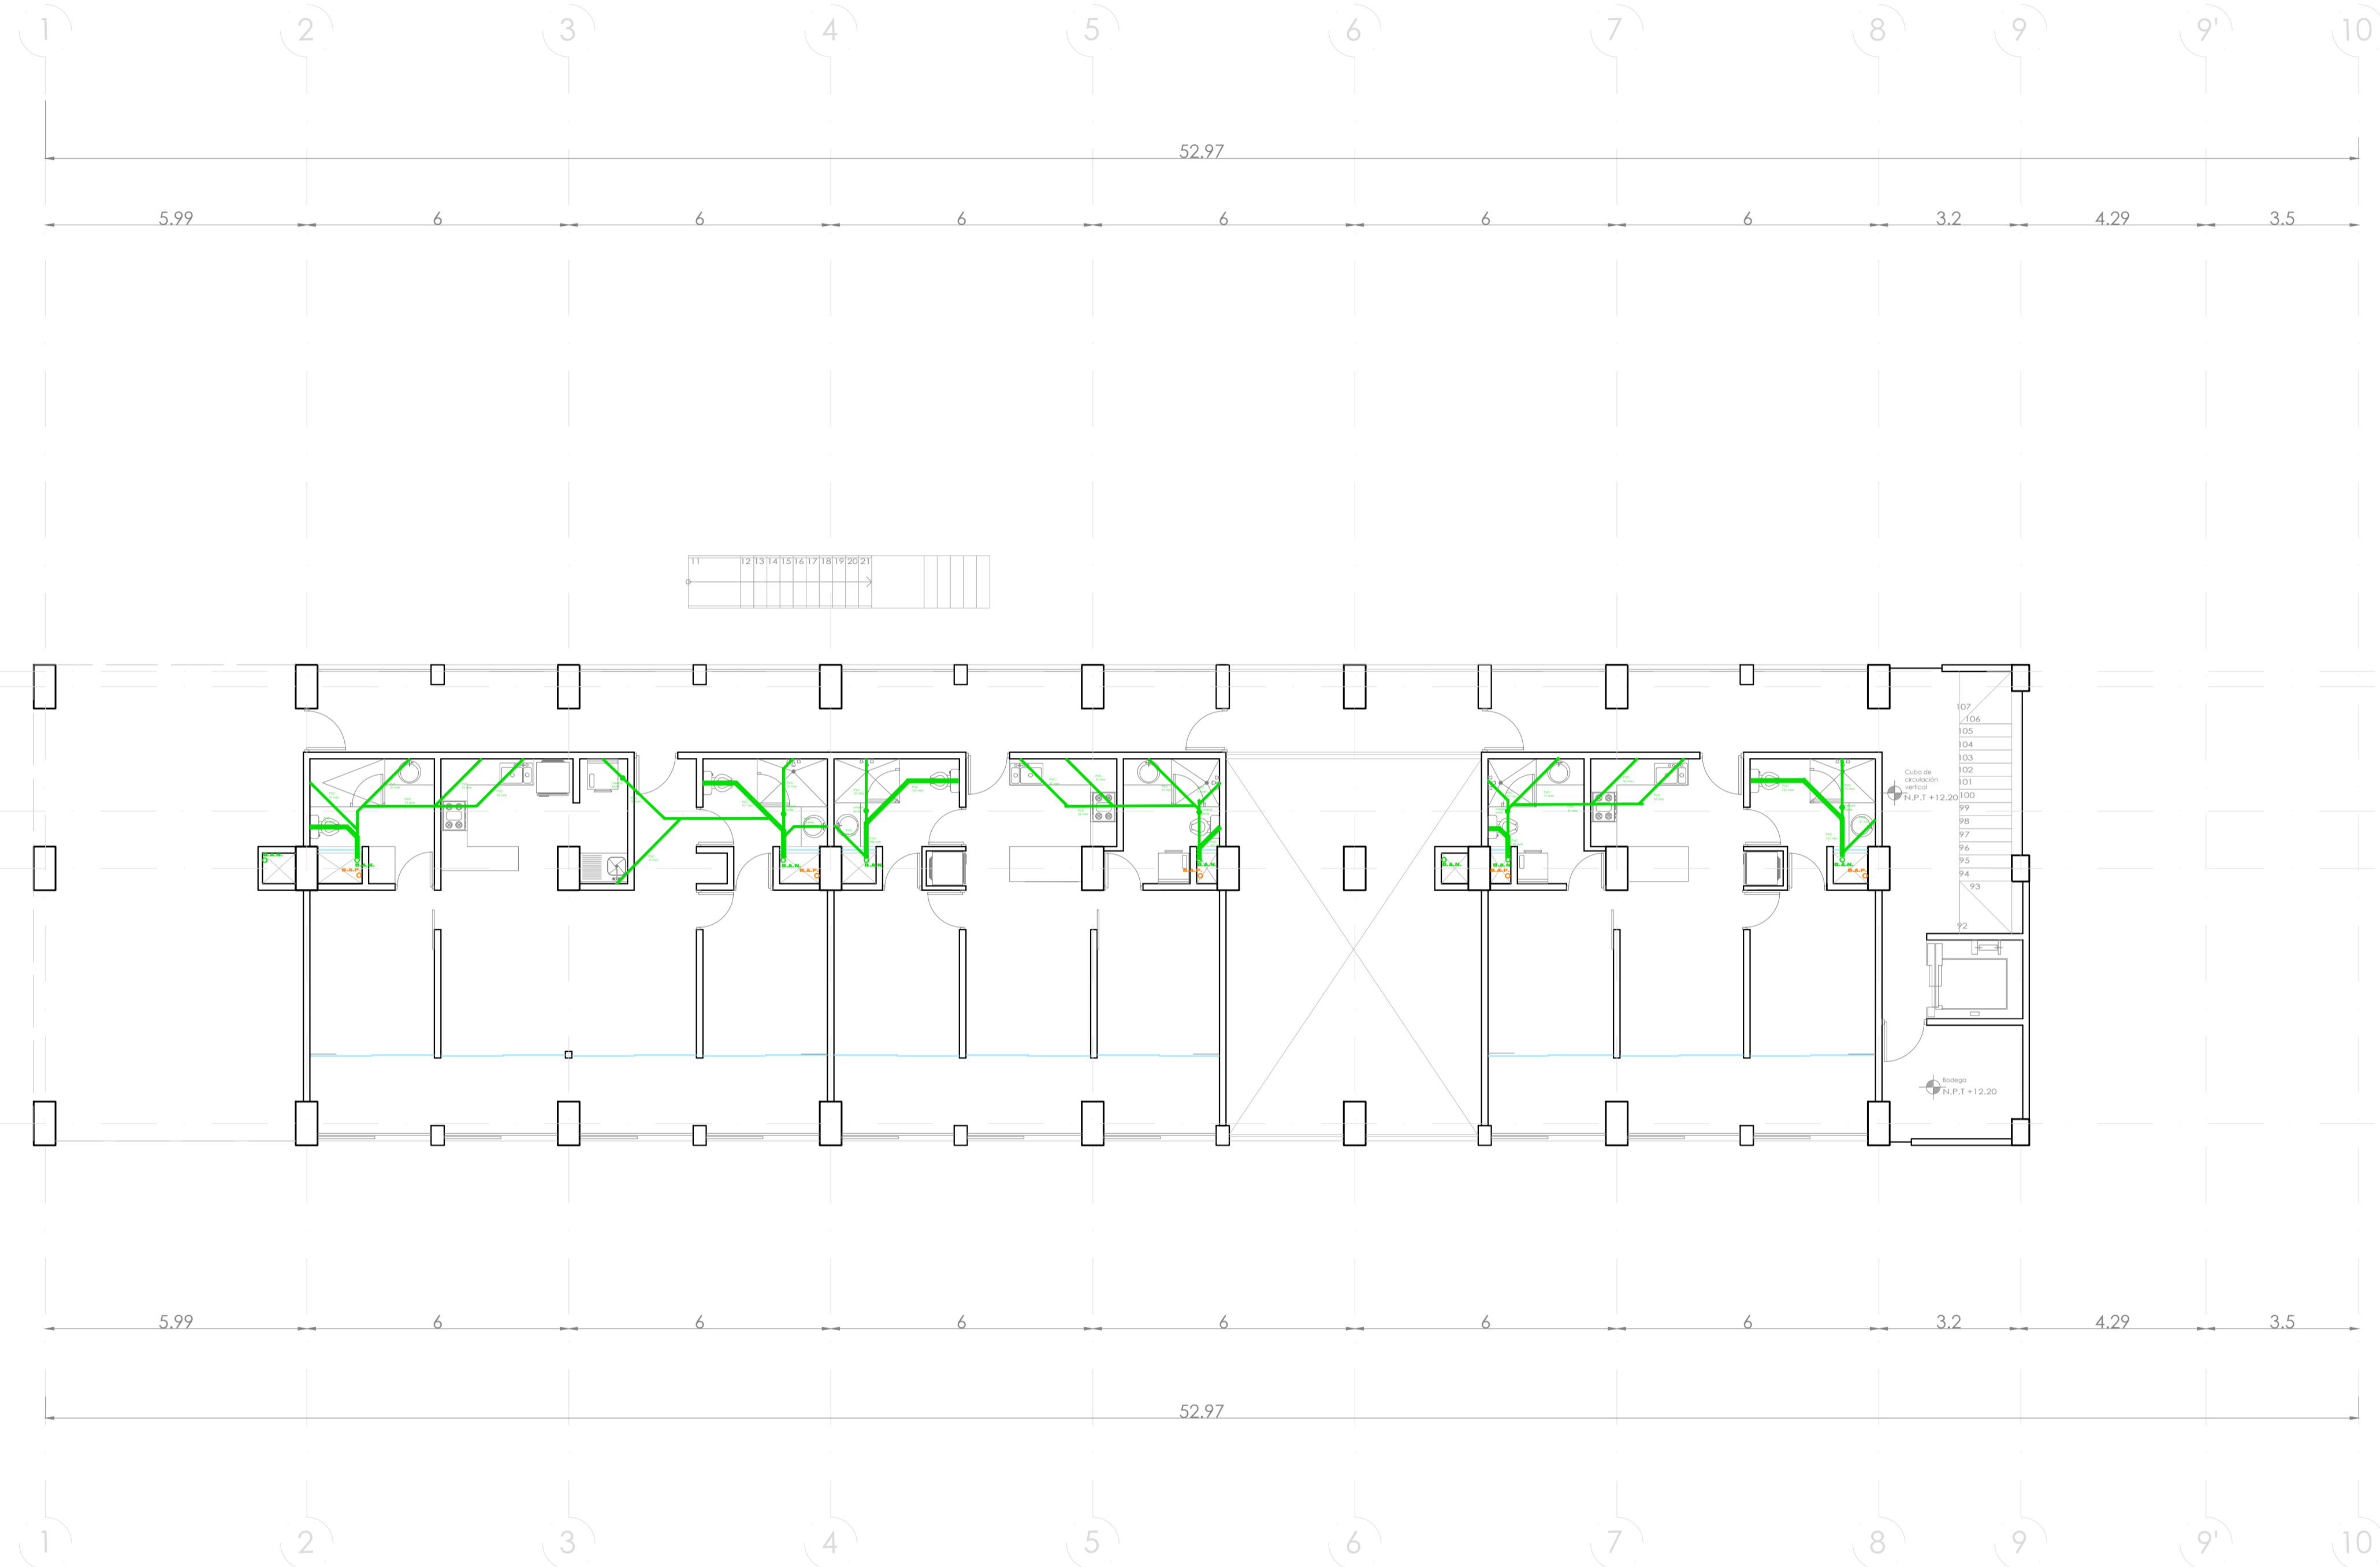

PROYECTO:
Vivienda colectiva vertical

ARQUITECTO:
Cosma Peppino

REVISÓ:
Arq. José Luis Sanuy Lastes

TIPO DE PLANO:
Sanitaria/Pluvial Nivel 6

TIPO INMUEBLE:
Edificio

ESCALA:
1:100

ACOTACIÓN:
Métricos


FECHA:
24/01/2024

CLAVE:



SAPL-07

PLANO SANITARIO/PLUVIAL NIVEL 6

ESC. 1:100

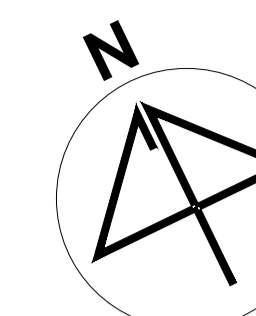


UBICACIÓN:
Blvd. Municipio Libre, Colonia Infonavit el Carmen, Puebla, Pue.

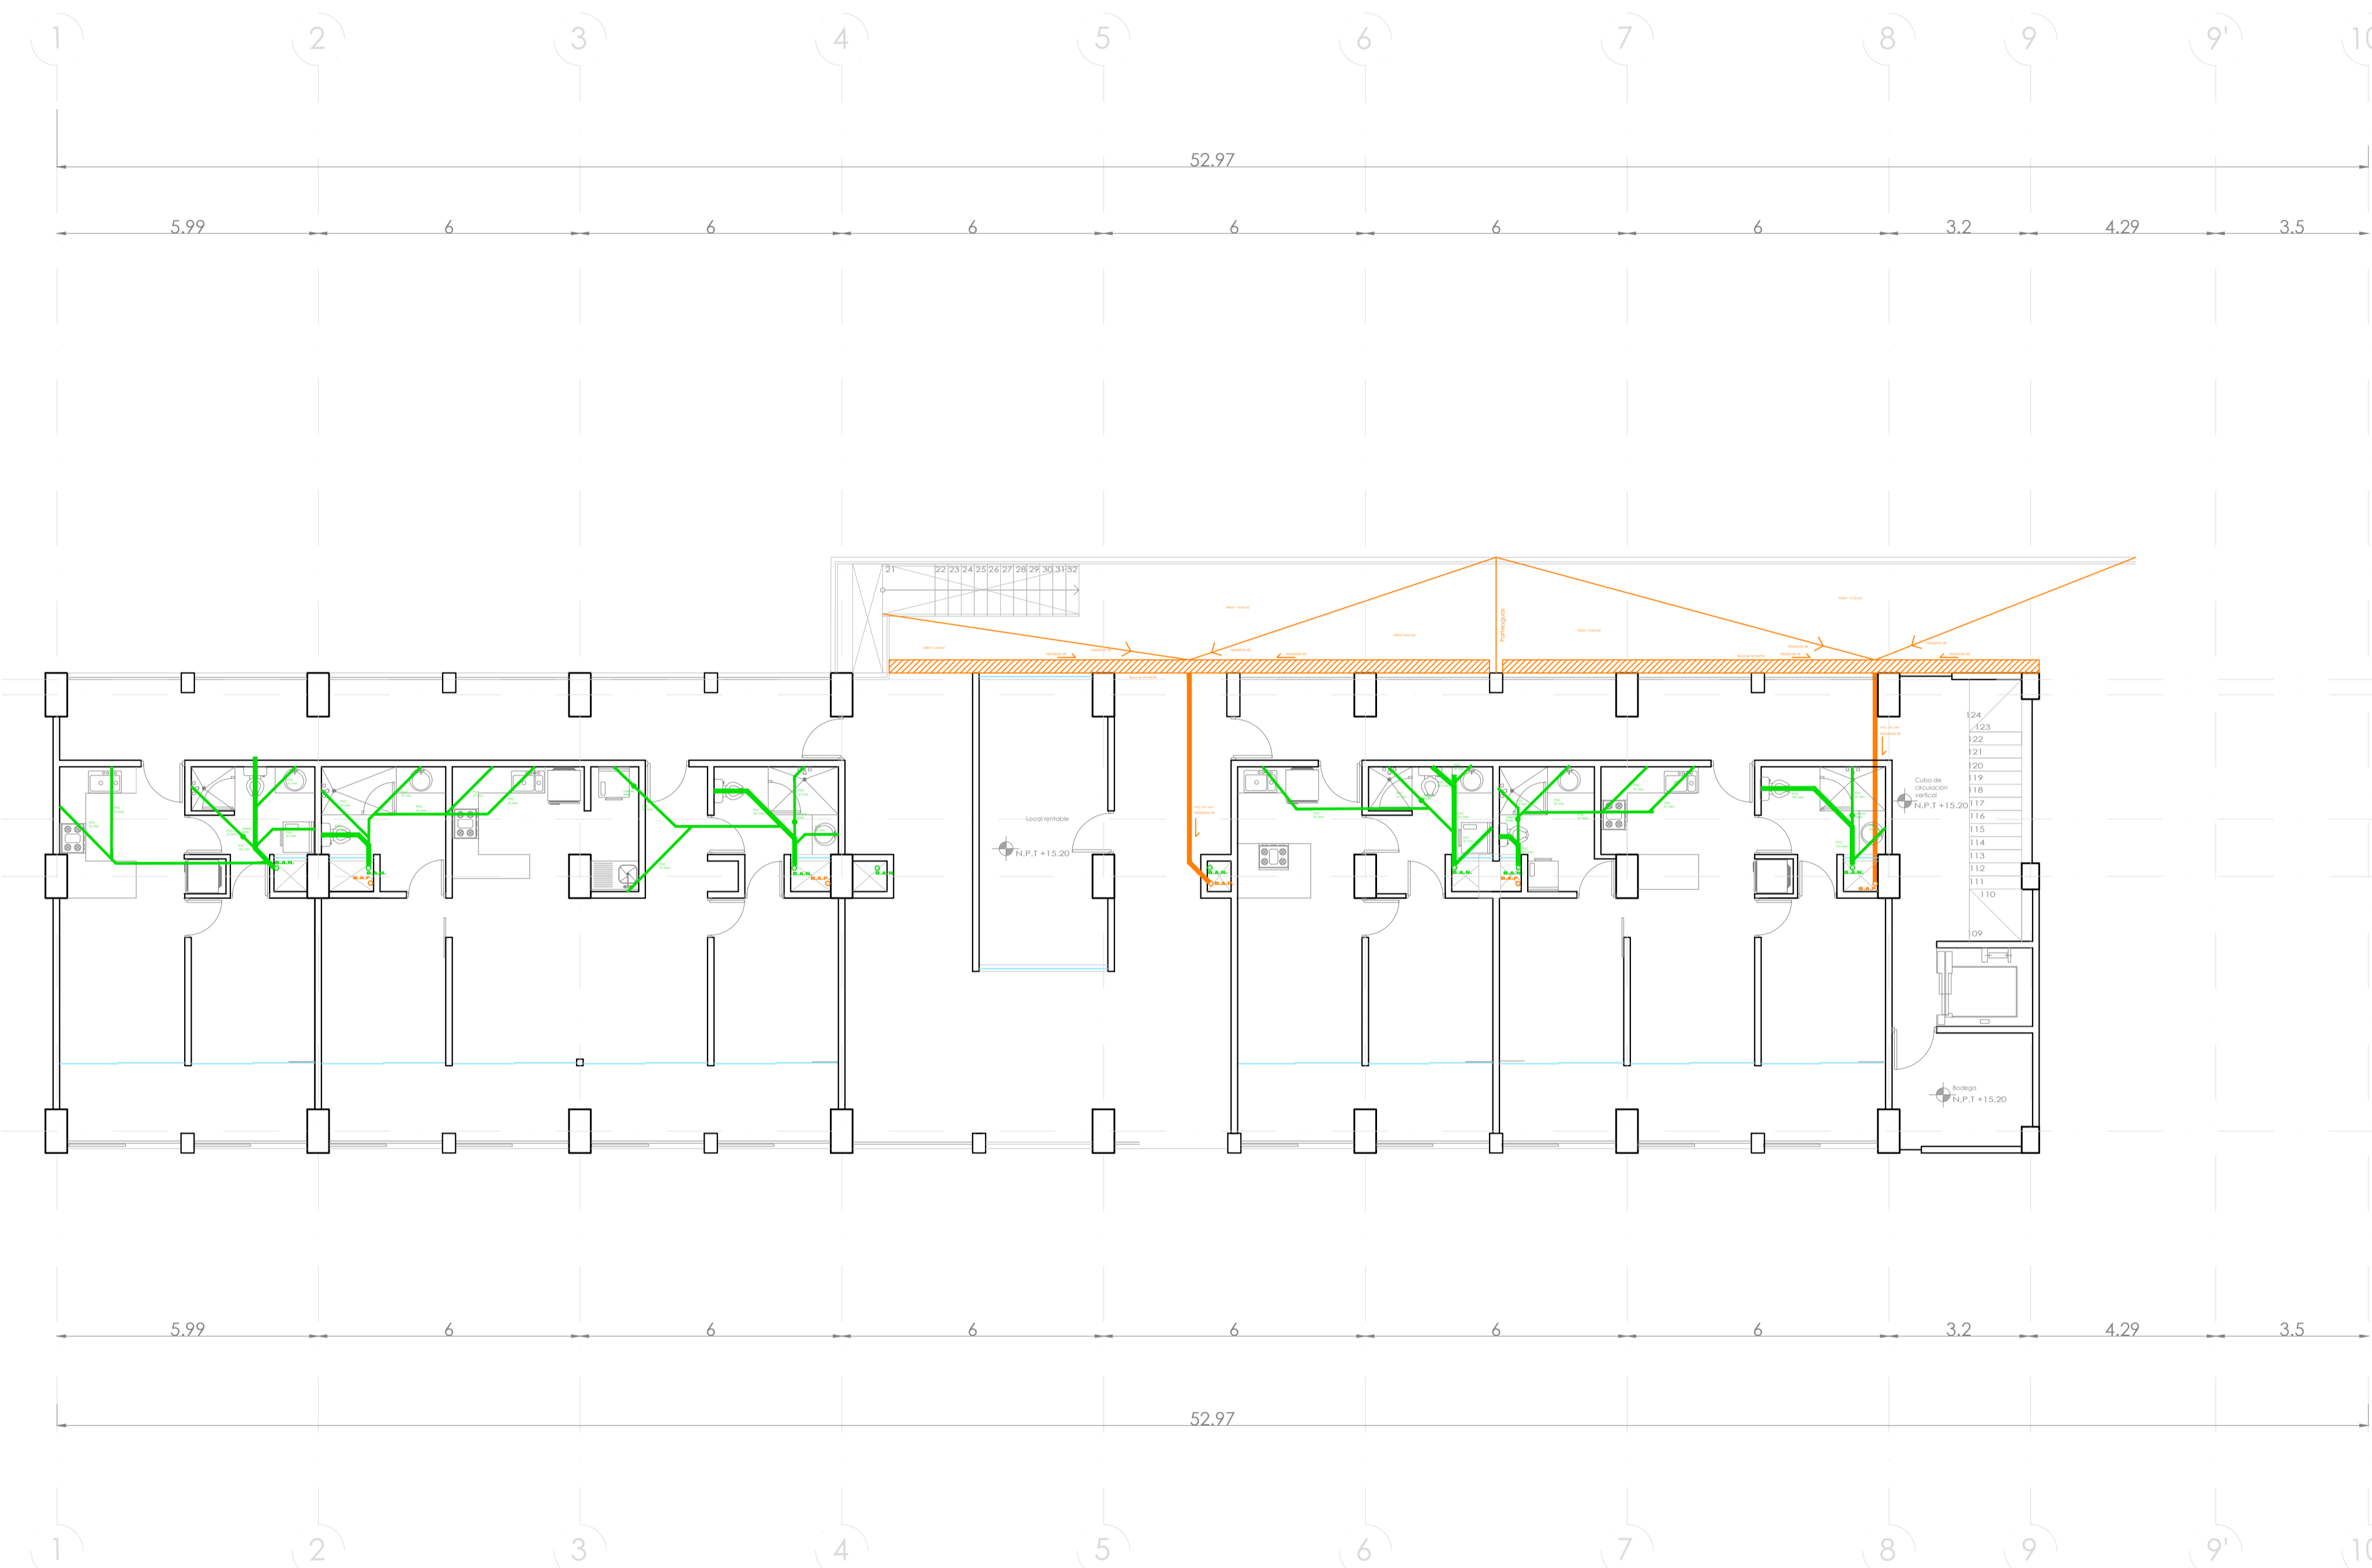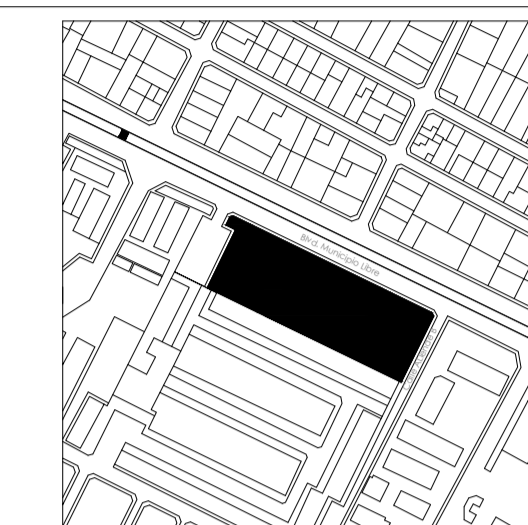

SIMBOLOGIA PLUVIAL	
	BAJADA DE AGUAS PLUVIALES
	TUBO DE PVC 101MM
	TUBO DE PVC 51MM
	DIRECCION DE PENDIENTES
	TUBO DE ADS 151MM
	REGISTRO 40 X 60 VISIBLE

OBSERVACIONES PLUVIALES
1.- TODA LA TUBERIA EN INSTALACION PLUVIAL SERA DE PVC CALIDAD NORMA Y A.D.S.
2.- TODOS LOS DIAMETROS SE INDICAN EN PLANTA
3.- POR REGLAMENTO SE COLOCARA UNA BAJADA PLUVIAL DE 101 MM POR CADA 100.00M2 EN AZOTEA

DETALLE DE REGISTRO DE TABIQUE ROJO SIN ESCALA

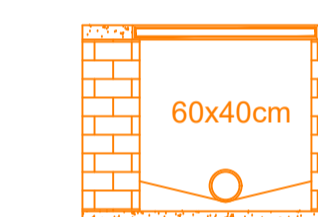


Muro de tabique rojo común
Asentado con mortero cem-arena 1:5
Tubo ADS de 6"
Plantilla de concreto simple
Pendiente del 2%
Acabado final en muros interiores
Pulido fino con cemento

SIMBOLOGIA SANITARIA	
	BAJADA DE AGUAS NEGRAS 101MM
	DIRECCION DE PENDIENTES
	TUBO DE PVC 101MM
	TUBO DE PVC 51MM
	TUBO DE ADS 151MM
	REGISTRO 40 X 60
	CESPOL COLADERA CON BOTE

OBSERVACIONES SANITARIAS
1.- TODA LA TUBERIA EN INSTALACION SANITARIA SERA DE PVC CALIDAD NORMA Y A.D.S.
2.- TODOS LOS DIAMETROS SE INDICAN EN PLANTA

DETALLE DE REGISTRO DE TABIQUE ROJO

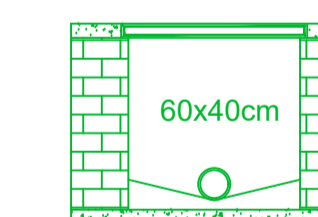

muro de tabique rojo común
asentado con mortero cem-arena 1:5
plantilla de concreto simple
pendiente del 2%
acabado final en muros interiores
pulido fino con cemento

PROYECTO:
Vivienda colectiva vertical

ARQUITECTO:
Cosma Peppino

REVISÓ:
Arq. José Luis Sanuy Lostes

TIPO DE PLANO:
Sanitario/Pluvial Nivel 7

TIPO INMUEBLE:
Edificio

ESCALA:
1:100

ACOTACIÓN:
Metros


FECHA:
24/01/2024

CLAVE:


SAPL-08

PLANO SANITARIO/PLUVIAL NIVEL 7

ESC. 1:100

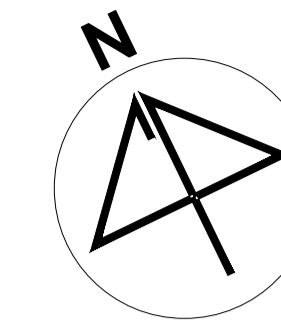

UBICACIÓN:
Bvd. Municipio Libre, Colonia Infonavit el Carmen, Puebla, Pue.

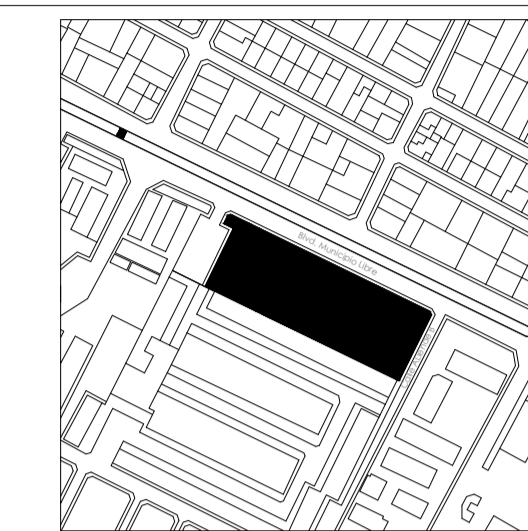


SIMBOLOGIA PLUVIAL	
	BAJADA DE AGUAS PLUVIALES
	TUBO DE PVC 101MM
	TUBO DE PVC 51MM
	DIRECCIÓN DE PENDIENTES
	TUBO DE ADS 151MM
	REGISTRO 40 X 60 VISIBLE

OBSERVACIONES PLUVIALES

- 1.- TODA LA TUBERIA EN INSTALACION PLUVIAL SERA DE PVC CALIDAD NORMA Y A.D.S.
- 2.- TODOS LOS DIAMETROS SE INDICAN EN PLANTA
- 3.- POR REGLAMENTO SE COLOCARA UNA BAJADA PLUVIAL DE 151 MM POR CADA 100.00M² EN AZOTEA

DETALLE DE REGISTRO DE TABIQUE ROJO SIN ESCALA

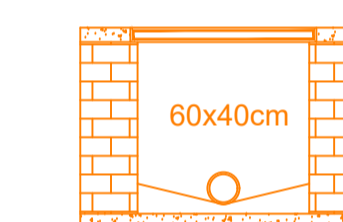


Muro de tabique rojo común
Asentado con mortero cem-arena 1:5
Tubo ADS de 6"
Planilla de concreto simple
Pendiente del 2%
Acabado final en muros interiores
Pulido fino con cemento

SIMBOLOGIA SANITARIA	
	BAJADA DE AGUAS NEGRAS 101MM
	DIRECCIÓN DE PENDIENTES
	TUBO DE PVC 101MM
	TUBO DE PVC 51MM
	TUBO DE ADS 151MM
	REGISTRO 40 X 60
	CESPOL COLADERA CON BOTE

OBSERVACIONES SANITARIAS

- 1.- TODA LA TUBERIA EN INSTALACION SANITARIA SERA DE PVC CALIDAD NORMA Y A.D.S.
- 2.- TODOS LOS DIAMETROS SE INDICAN EN PLANTA

DETALLE DE REGISTRO DE TABIQUE ROJO

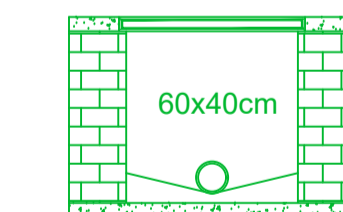

muro de tabique rojo común
asentado con mortero cem-arena 1:5
planilla de concreto simple
pendiente del 2%
acabado final en muros interiores
pulido fino con cemento

PROYECTO:
Vivienda colectiva vertical

ARQUITECTO:
Cosma Peppino

REVISÓ:
Arq. José Luis Sanuy Lostes

TIPO DE PLANO:
Sanitario/Pluvial Nivel 8

TIPO INMUEBLE:
Edificio


CLAVE:

SAPL-09

ESCALA:
1:100


ACOTACIÓN:
Metros

FECHA:
24/01/2024

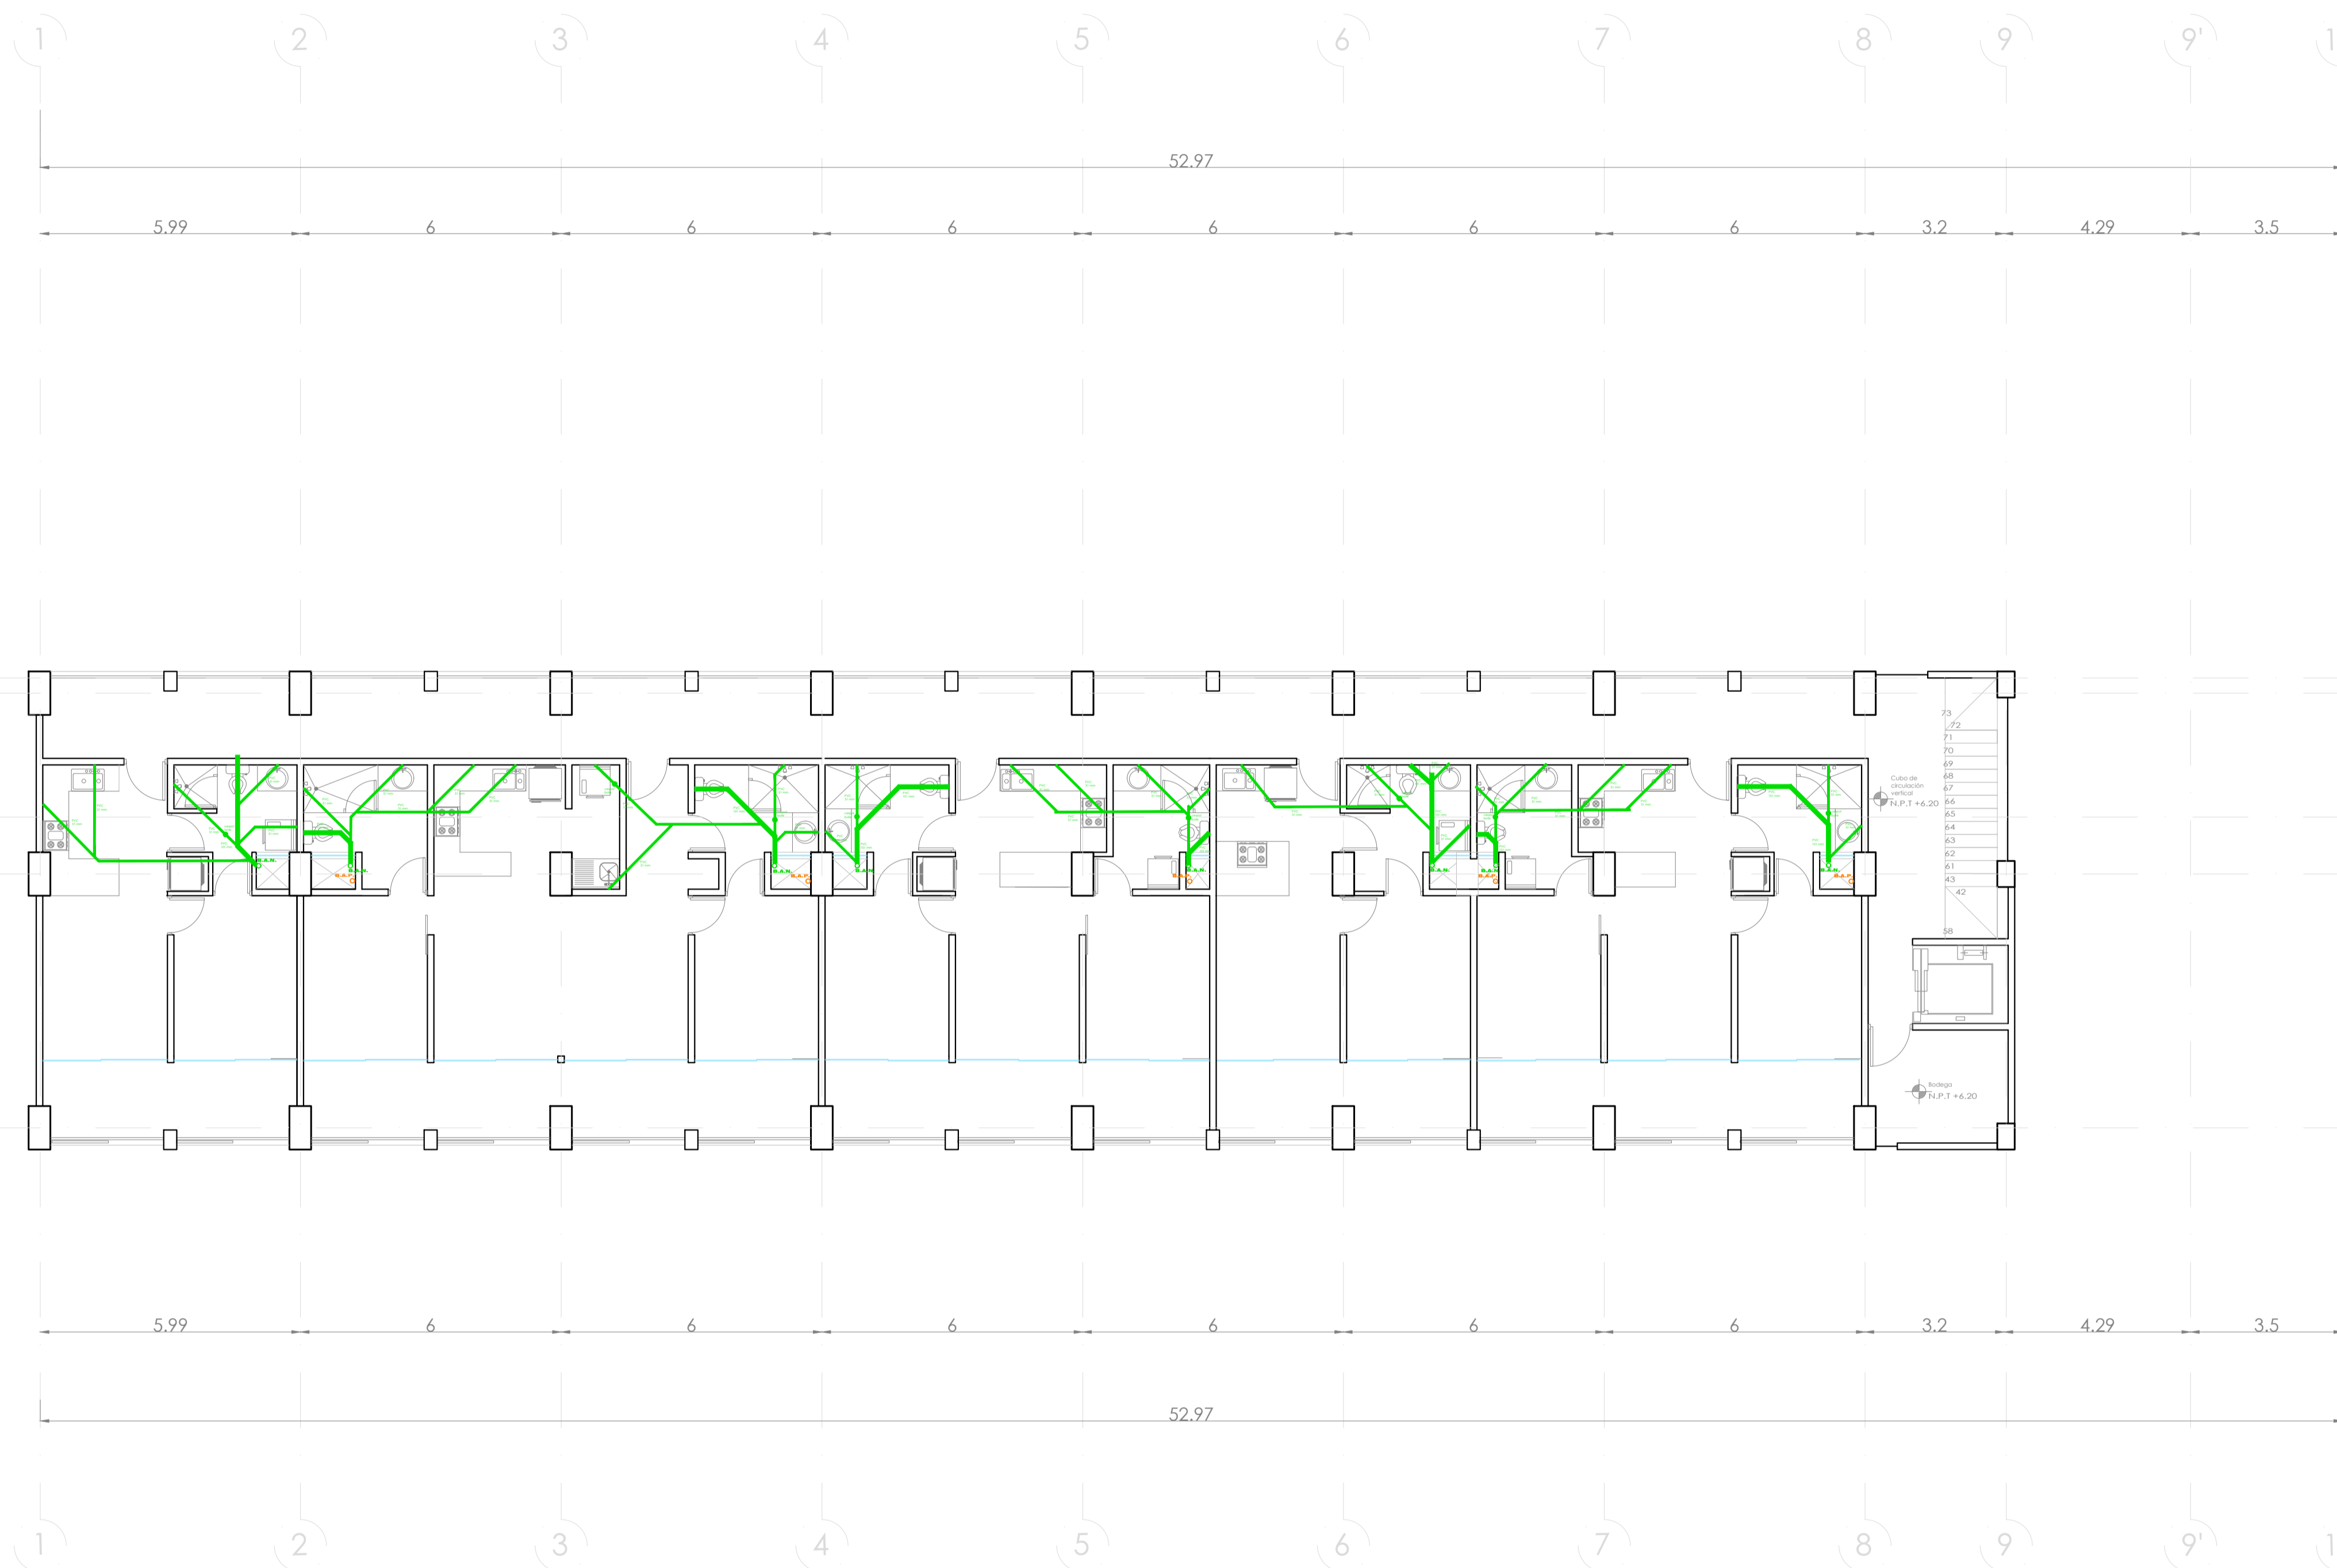

PLANO SANITARIO/PLUVIAL NIVEL 8

ESC. 1:100

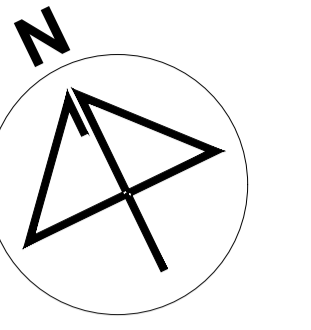


UBICACIÓN:
Bvd. Municipio Libre, Colonia Infonavit el Carmen, Puebla, Pue.



SIMBOLOGIA PLUVIAL	
	BAJADA DE AGUAS PLUVIALES
	TUBO DE PVC 101MM
	TUBO DE PVC 51MM
	DIRECCIÓN DE PENDIENTES
	TUBO DE ADS 151MM
	REGISTRO 40 X 60 VISIBILE

OBSERVACIONES PLUVIALES
1.- TODA LA TUBERIA EN INSTALACION PLUVIAL
SERÁ DE PVC CALIDAD NORMA Y A.D.S.
2.- TODOS LOS DIAMETROS SE INDICAN EN PLANTA
3.- POR REGLAMENTO SE COLOCARA UNA BAJADA
PLUVIAL DE 101 MM POR CADA 100.00M2 EN AZOTEA

**DETALLE DE REGISTRO
DE TABIQUE ROJO
SIN ESCALA**

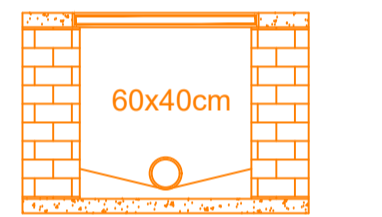


Muro de tabique rojo común
Asentado con mortero cem-arena 1:5
Tubo ADS de 6"
Plantilla de concreto simple
Pendiente del 2%
Acabado final en muros interiores
Pulido fino con cemento

SIMBOLOGIA SANITARIA	
	BAJADA DE AGUAS NEGRAS 101MM
	DIRECCIÓN DE PENDIENTES
	TUBO DE PVC 101MM
	TUBO DE PVC 51MM
	TUBO DE ADS 151MM
	REGISTRO 40 X 60
	CESSPOL COLADERA CON BOTE

OBSERVACIONES SANITARIAS
1.- TODA LA TUBERIA EN INSTALACION SANITARIA
SERÁ DE PVC CALIDAD NORMA Y A.D.S.
2.- TODOS LOS DIAMETROS SE INDICAN EN PLANTA

**DETALLE DE REGISTRO
DE TABIQUE ROJO**

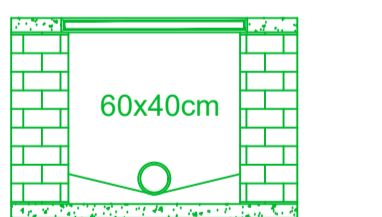

muro de tabique rojo común
asentado con mortero cem-arena 1:5
plantilla de concreto simple
pendiente del 2%
acabado final en muros interiores
pulido fino con cemento

PROYECTO:
Vivienda colectiva vertical

ARQUITECTO:
Cosma Peppino

REVISÓ:
Arq. José Luis Sanuy Lostes

TIPO DE PLANO:
Sanitario/Pluvial Nivel 9

TIPO INMUEBLE:
Edificio


CLAVE:

ESCALA:
1:100

ACOTACIÓN:
Metros


FECHA:
24/01/2024

SAPL-10

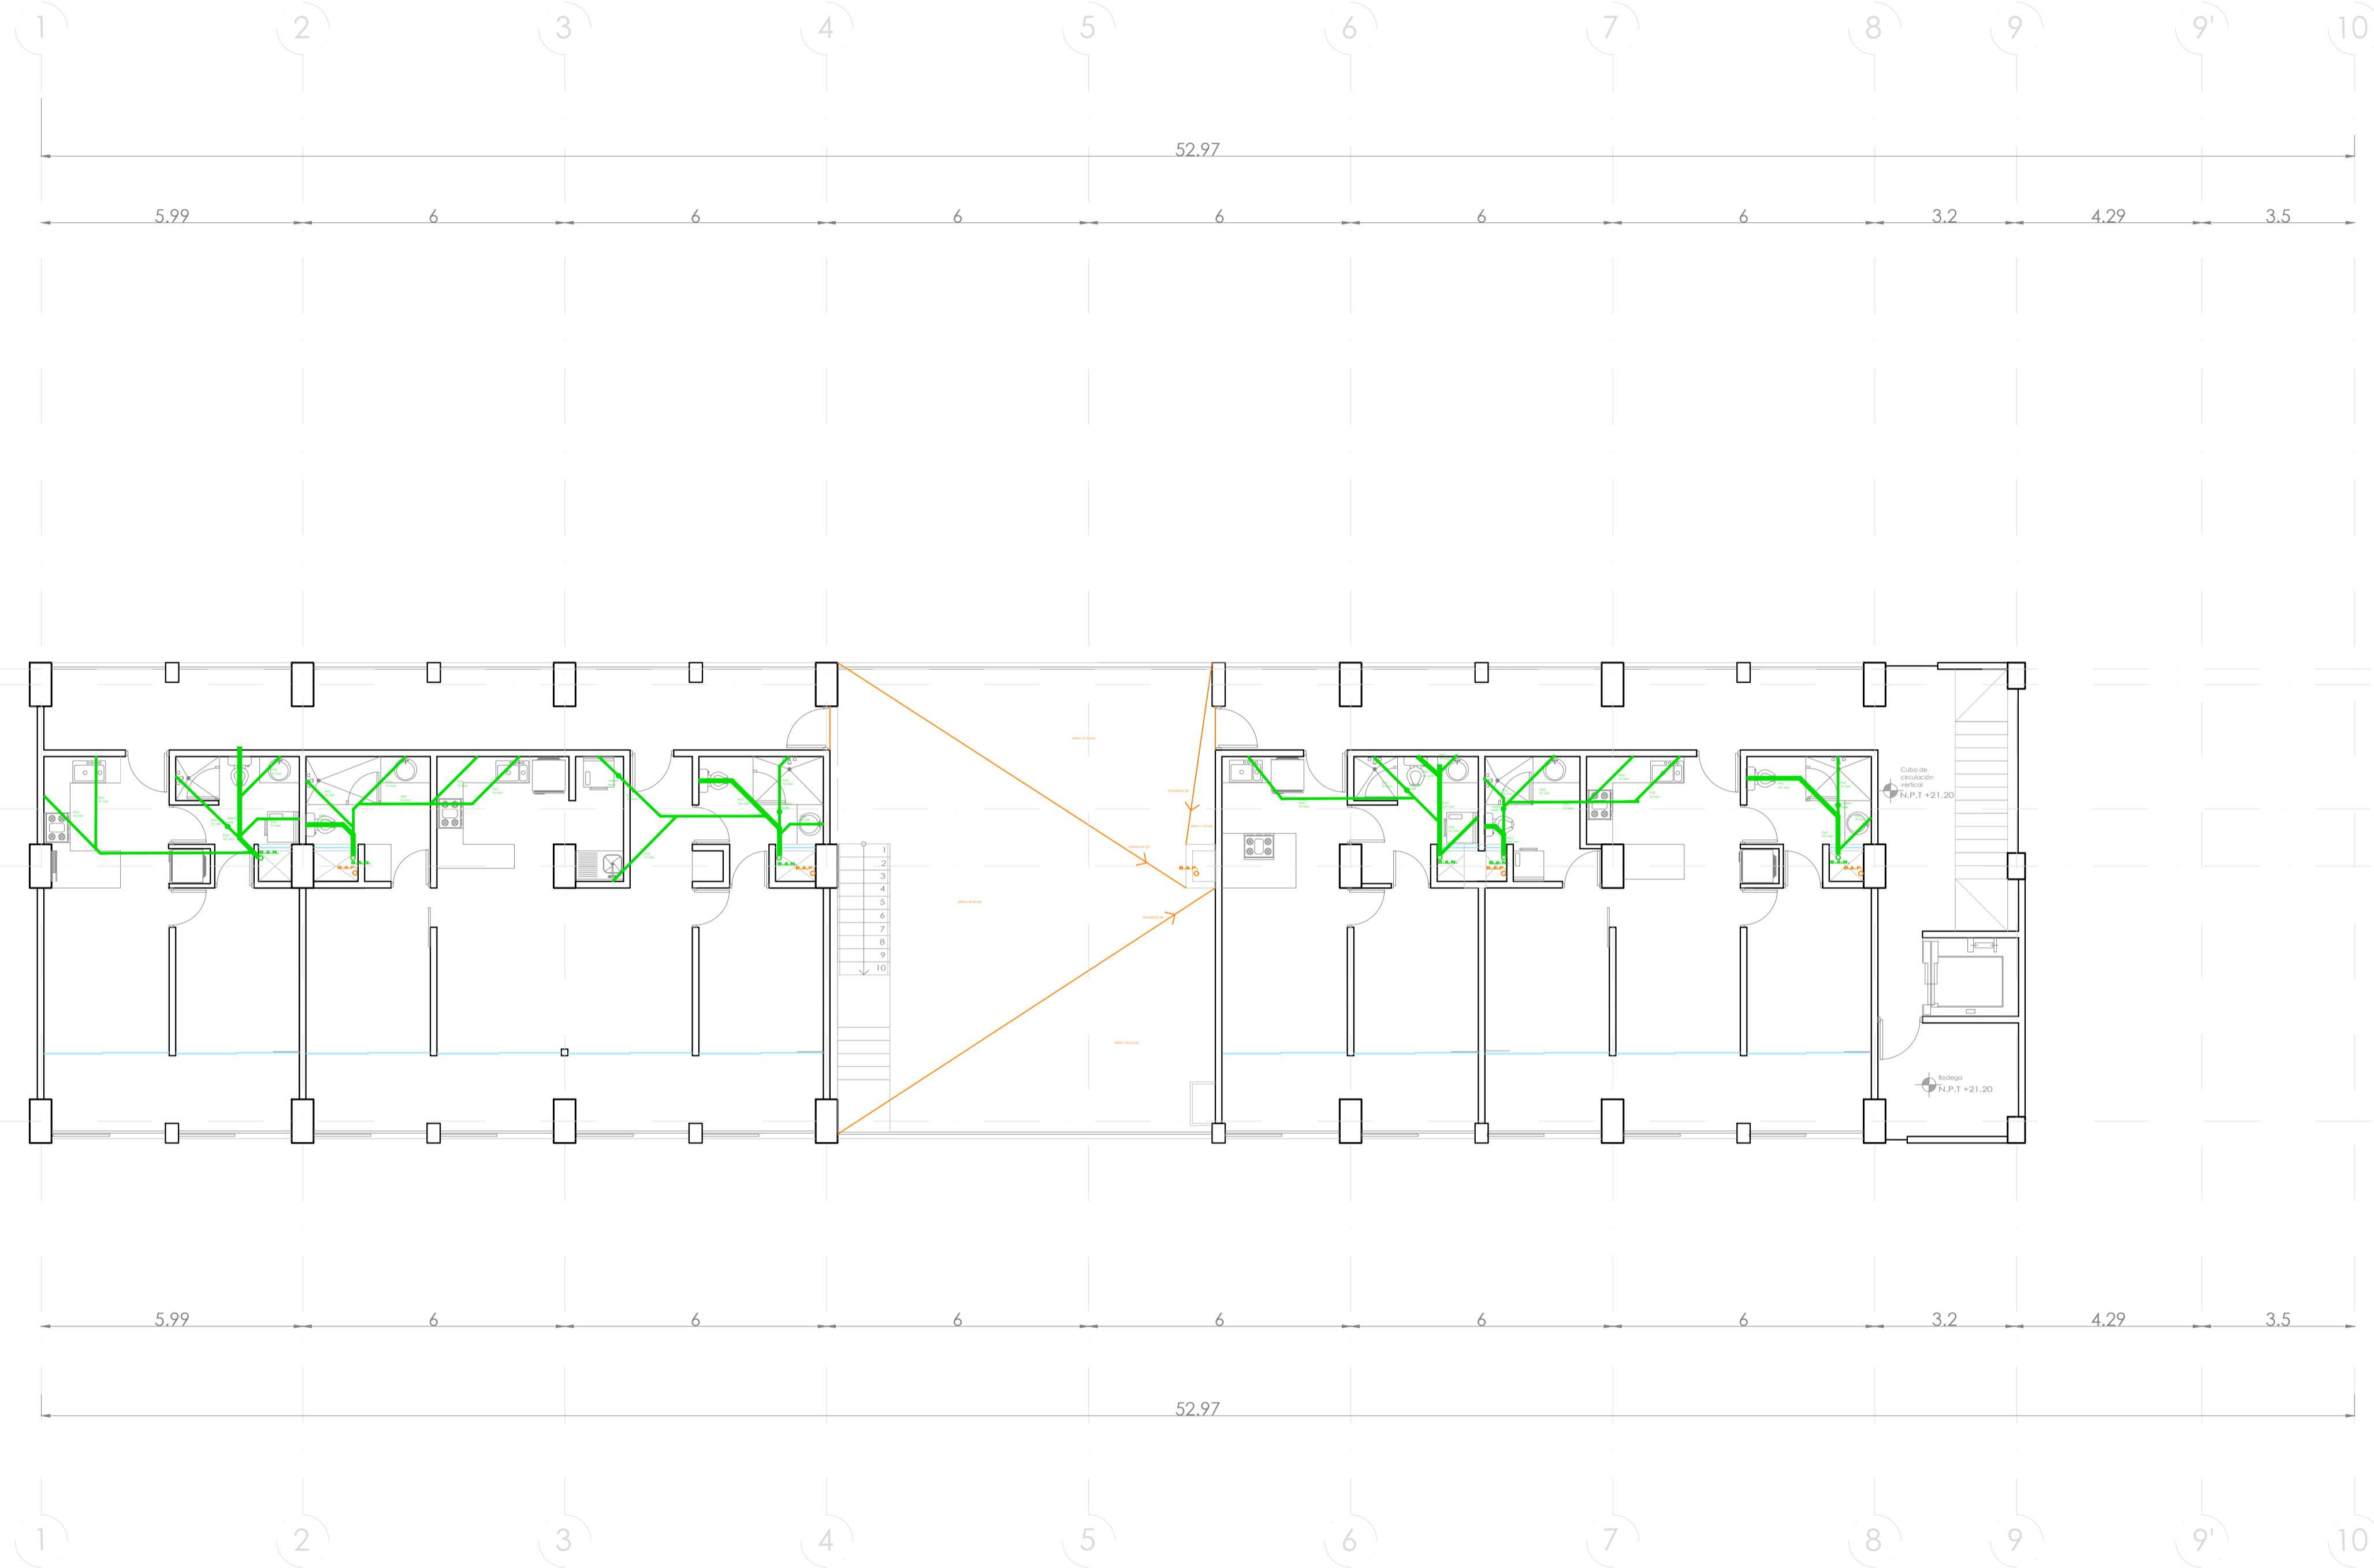

PLANO SANITARIO/PLUVIAL NIVEL 9

ESC. 1:100

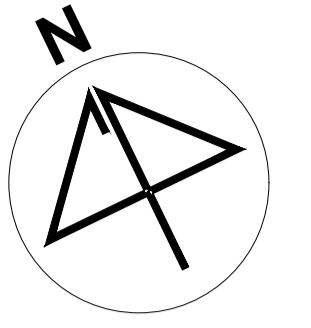

UBICACIÓN:
Blvd. Municipio Libre, Colonia Infonavit el Camen, Puebla, Pue.




SIMBOLOGIA PLUVIAL	
	BAJADA DE AGUAS PLUVIALES
	TUBO DE PVC 101MM
	TUBO DE PVC 51MM
	DIRECCIÓN DE PENDIENTES
	TUBO DE ADS 151MM
	REGISTRO 40 X 60 VISIBLE

OBSERVACIONES PLUVIALES

- 1.- TODA LA TUBERIA EN INSTALACION PLUVIAL SERA DE PVC CALIDAD NORMA Y A.D.S.
- 2.- TODOS LOS DIAMETROS SE INDICAN EN PLANTA
- 3.- POR REGLAMENTO SE COLOCARA UNA BAJADA PLUVIAL DE 101 MM POR CADA 100.00M2 EN AZOTEA

DETALLE DE REGISTRO DE TABIQUE ROJO SIN ESCALA

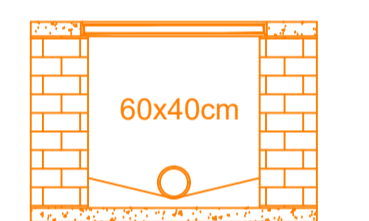


Muro de tabique rojo común
Asentado con mortero cem-arena 1:5
Tubo ADS de 6"
Plantilla de concreto simple
Pendiente del 2%
Acabado final en muros interiores
Pulido fino con cemento

SIMBOLOGIA SANITARIA	
	BAJADA DE AGUAS SANITARIAS 101MM
	DIRECCIÓN DE PENDIENTES
	TUBO DE PVC 101MM
	TUBO DE PVC 51MM
	TUBO DE ADS 151MM
	REGISTRO 40 X 60
	CESPOL COLADERA CON BOTE

OBSERVACIONES SANITARIAS

- 1.- TODA LA TUBERIA EN INSTALACION SANITARIA SERA DE PVC CALIDAD NORMA Y A.D.S.
- 2.- TODOS LOS DIAMETROS SE INDICAN EN PLANTA

DETALLE DE REGISTRO DE TABIQUE ROJO

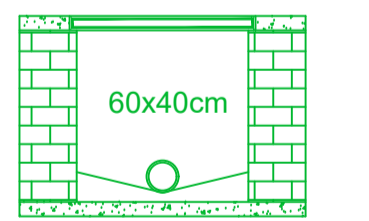

muro de tabique rojo común
asentado con mortero cem-arena 1:5
plantilla de concreto simple
pendiente del 2%
acabado final en muros interiores
pulido fino con cemento

PROYECTO:
Vivienda colectiva vertical

ARQUITECTO:
Cosma Peppino

REVISÓ:
Arq. José Luis Sanuy Lostes

TIPO DE PLANO:
Sanitaria/Pluvial Nivel 10

TIPO INMUEBLE:
Edificio

ESCALA:
1:100

ACOTACIÓN:
Metros

FECHA:
24/01/2024

CLAVE:

SAPL-11

PLANO SANITARIO/PLUVIAL NIVEL AZOTEAS

ESC. 1:100