

Puesta en valor de la zona de mercados: 20 De Noviembre y Benito Juárez

Salinas López, Verónica Denisse

2015-05-19

<http://hdl.handle.net/20.500.11777/968>

<http://repositorio.iberopuebla.mx/licencia.pdf>


Puesta en valor de la zona de mercados

SALINAS LÓPEZ, VERÓNICA DENISSE

2015-05-19

<http://hdl.handle.net/20.500.11777/965>

<http://repositorio.iberopuebla.mx/licencia.pdf>

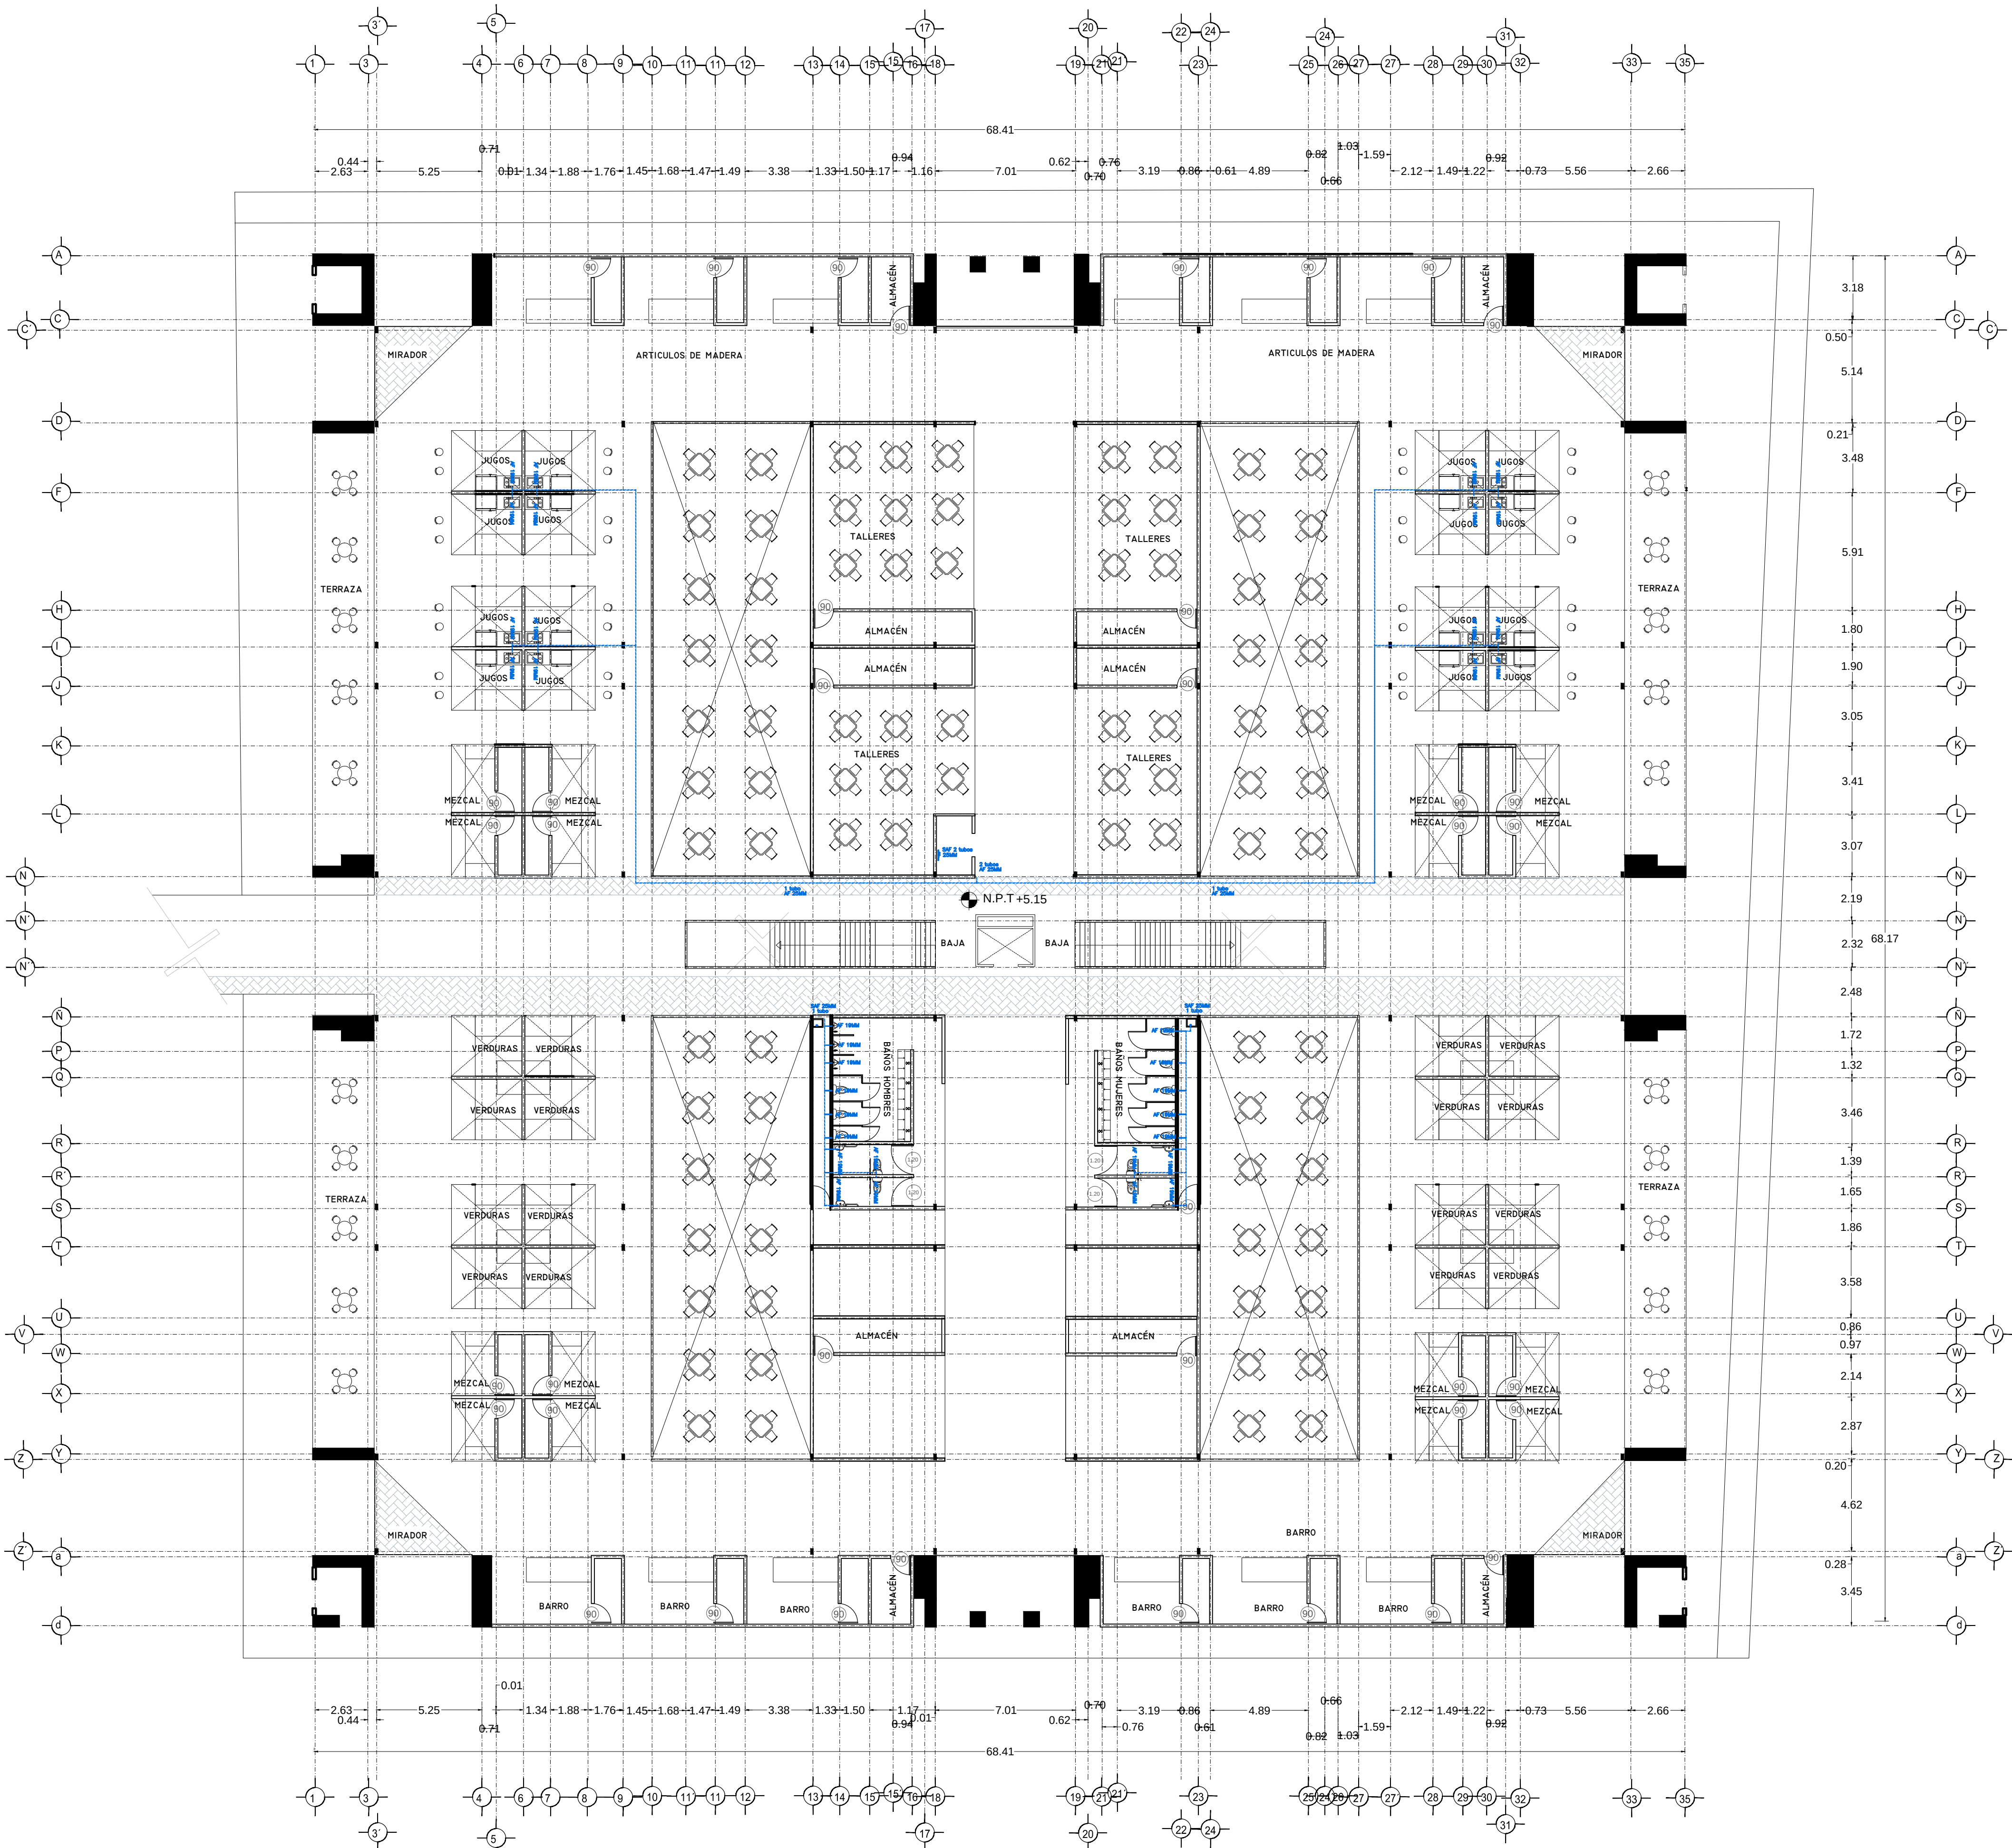

SÍMBOLOGÍA HIDRÁULICA

—	RAMAL DE AGUA FRÍA/AGUA CALIENTE
—	RAMAL DE AGUA CALIENTE
→	DIRECCIÓN DE PENDIENTES
—	TUBO DE AGUA CALIENTE
—	TUBO DE AGUA FRÍA
—	VALVULA DE ALMO
—	VALVULA DE PUED
—	LLAVE DE MANE
—	REGISTRO DE FLUJO
—	VALVULA CHECK
—	CALENTADOR
—	TANQUE PRESURIZADOR
—	BOMBA TRANSFORMABLE
—	VALVULA PLUMBER
—	BOMBA TRADICIONAL
—	TUBERIA UNIÓN

SÍMBOLOGÍA SANITARIA

—	RAMAL DE AGUA NEGRAS 101MM
—	RAMAL DE AGUA NEGRAS 51MM
→	DIRECCIÓN DE PENDIENTES
—	CEPILLO COLADERA CON SELLO HIDRÁULICO 20 X 20
—	TUBO DE PVC 101MM/51MM
—	REGISTRO 40 X 60
—	REGISTRO DOBLE TAPA
—	REGISTRO OULTO TAPA CERA
—	REGISTRO CESPOL BOTE
—	CEPILLO COLADERA CON BOTE
—	TUBO VENTILA 51MM

OBSERVACIONES SANITARIAS

1.- TODA LA TUBERÍA EN INSTALACIÓN SANITARIA DEBE SER DE PVC CALIDAD NORMA

2.- TODOS LOS DIÁMETROS DE REDEN EN PLANTA

OBSERVACIONES HIDRÁULICAS

1.- TODA LA TUBERÍA EN INSTALACIÓN SANITARIA DEBE SER DE PVC CALIDAD NORMA

2.- TODOS LOS DIÁMETROS DE REDEN EN PLANTA

3.- TODOS LOS DIÁMETROS DE REDEN EN PLANTA

4.- TODOS LOS DIÁMETROS DE REDEN EN PLANTA

5.- TODOS LOS DIÁMETROS DE REDEN EN PLANTA

6.- TODOS LOS DIÁMETROS DE REDEN EN PLANTA

SÍMBOLOGÍA PLUVIAL

—	RAMAL DE AGUA PLUVIALES
—	TUBO DE PVC 101MM/51MM
→	DIRECCIÓN DE PENDIENTES
—	TUBO DE ADS 151MM
—	REGISTRO 40 X 60 VISIBLE
—	REGISTRO DOBLE TAPA
—	REGISTRO OULTO TAPA CERA
—	REGISTRO CESPOL BOTE
—	POZO DE ABSORCIÓN

OBSERVACIONES PLUVIALES

1.- TODA LA TUBERÍA EN INSTALACIÓN PLUVIAL DEBE SER DE PVC CALIDAD NORMA

2.- TODOS LOS DIÁMETROS DE REDEN EN PLANTA

3.- TODOS LOS DIÁMETROS DE REDEN EN PLANTA

4.- TODOS LOS DIÁMETROS DE REDEN EN PLANTA

5.- TODOS LOS DIÁMETROS DE REDEN EN PLANTA

6.- TODOS LOS DIÁMETROS DE REDEN EN PLANTA

CUADRO HIDRÁULICO


BAN	P.V.C. 101MM
BAN	P.V.C. 101MM
TUBERÍA OCULTA	TUBOPLUS DIF. Ø
DRENAJE	ADS 6" Y 8" SAN.
PENDIENTE MINIMA	2.00%
CAP. DE CISTERNA	40,000.00 LTS
GASTO DIARIO POR PERSONA	164 LTS. / HAB. / DIA
GASTO DIARIO X M2 DE JARDIN	5.00 LTS. / M2
NUMERO DE HABITANTES	64 PERSONAS
GASTO DIARIO TOTAL POR HABITANTE	11840.00 LTS
M2 DE JARDIN	28.00
GASTO DIARIO X M2 DE JARDIN	1195.00 LTS/M2
TOTAL DE AGUA	13,035.00 LTS
RESERVA DE 2 DIAS	26,070.00 LTS
RESERVA TOTAL	39,105.00 LTS

VERONICA DENISSE SALINAS LOPEZ
SINTESIS ARQUITECTONICA
PROYECTO DE ARQUITECTURA DE INTEGRACION

ESCALA 1:300

IHS-01.1

PLANO INSTALACIÓN HIDRÁULICA
MERCADO BENITO JUÁREZ
PLANTA ALTA

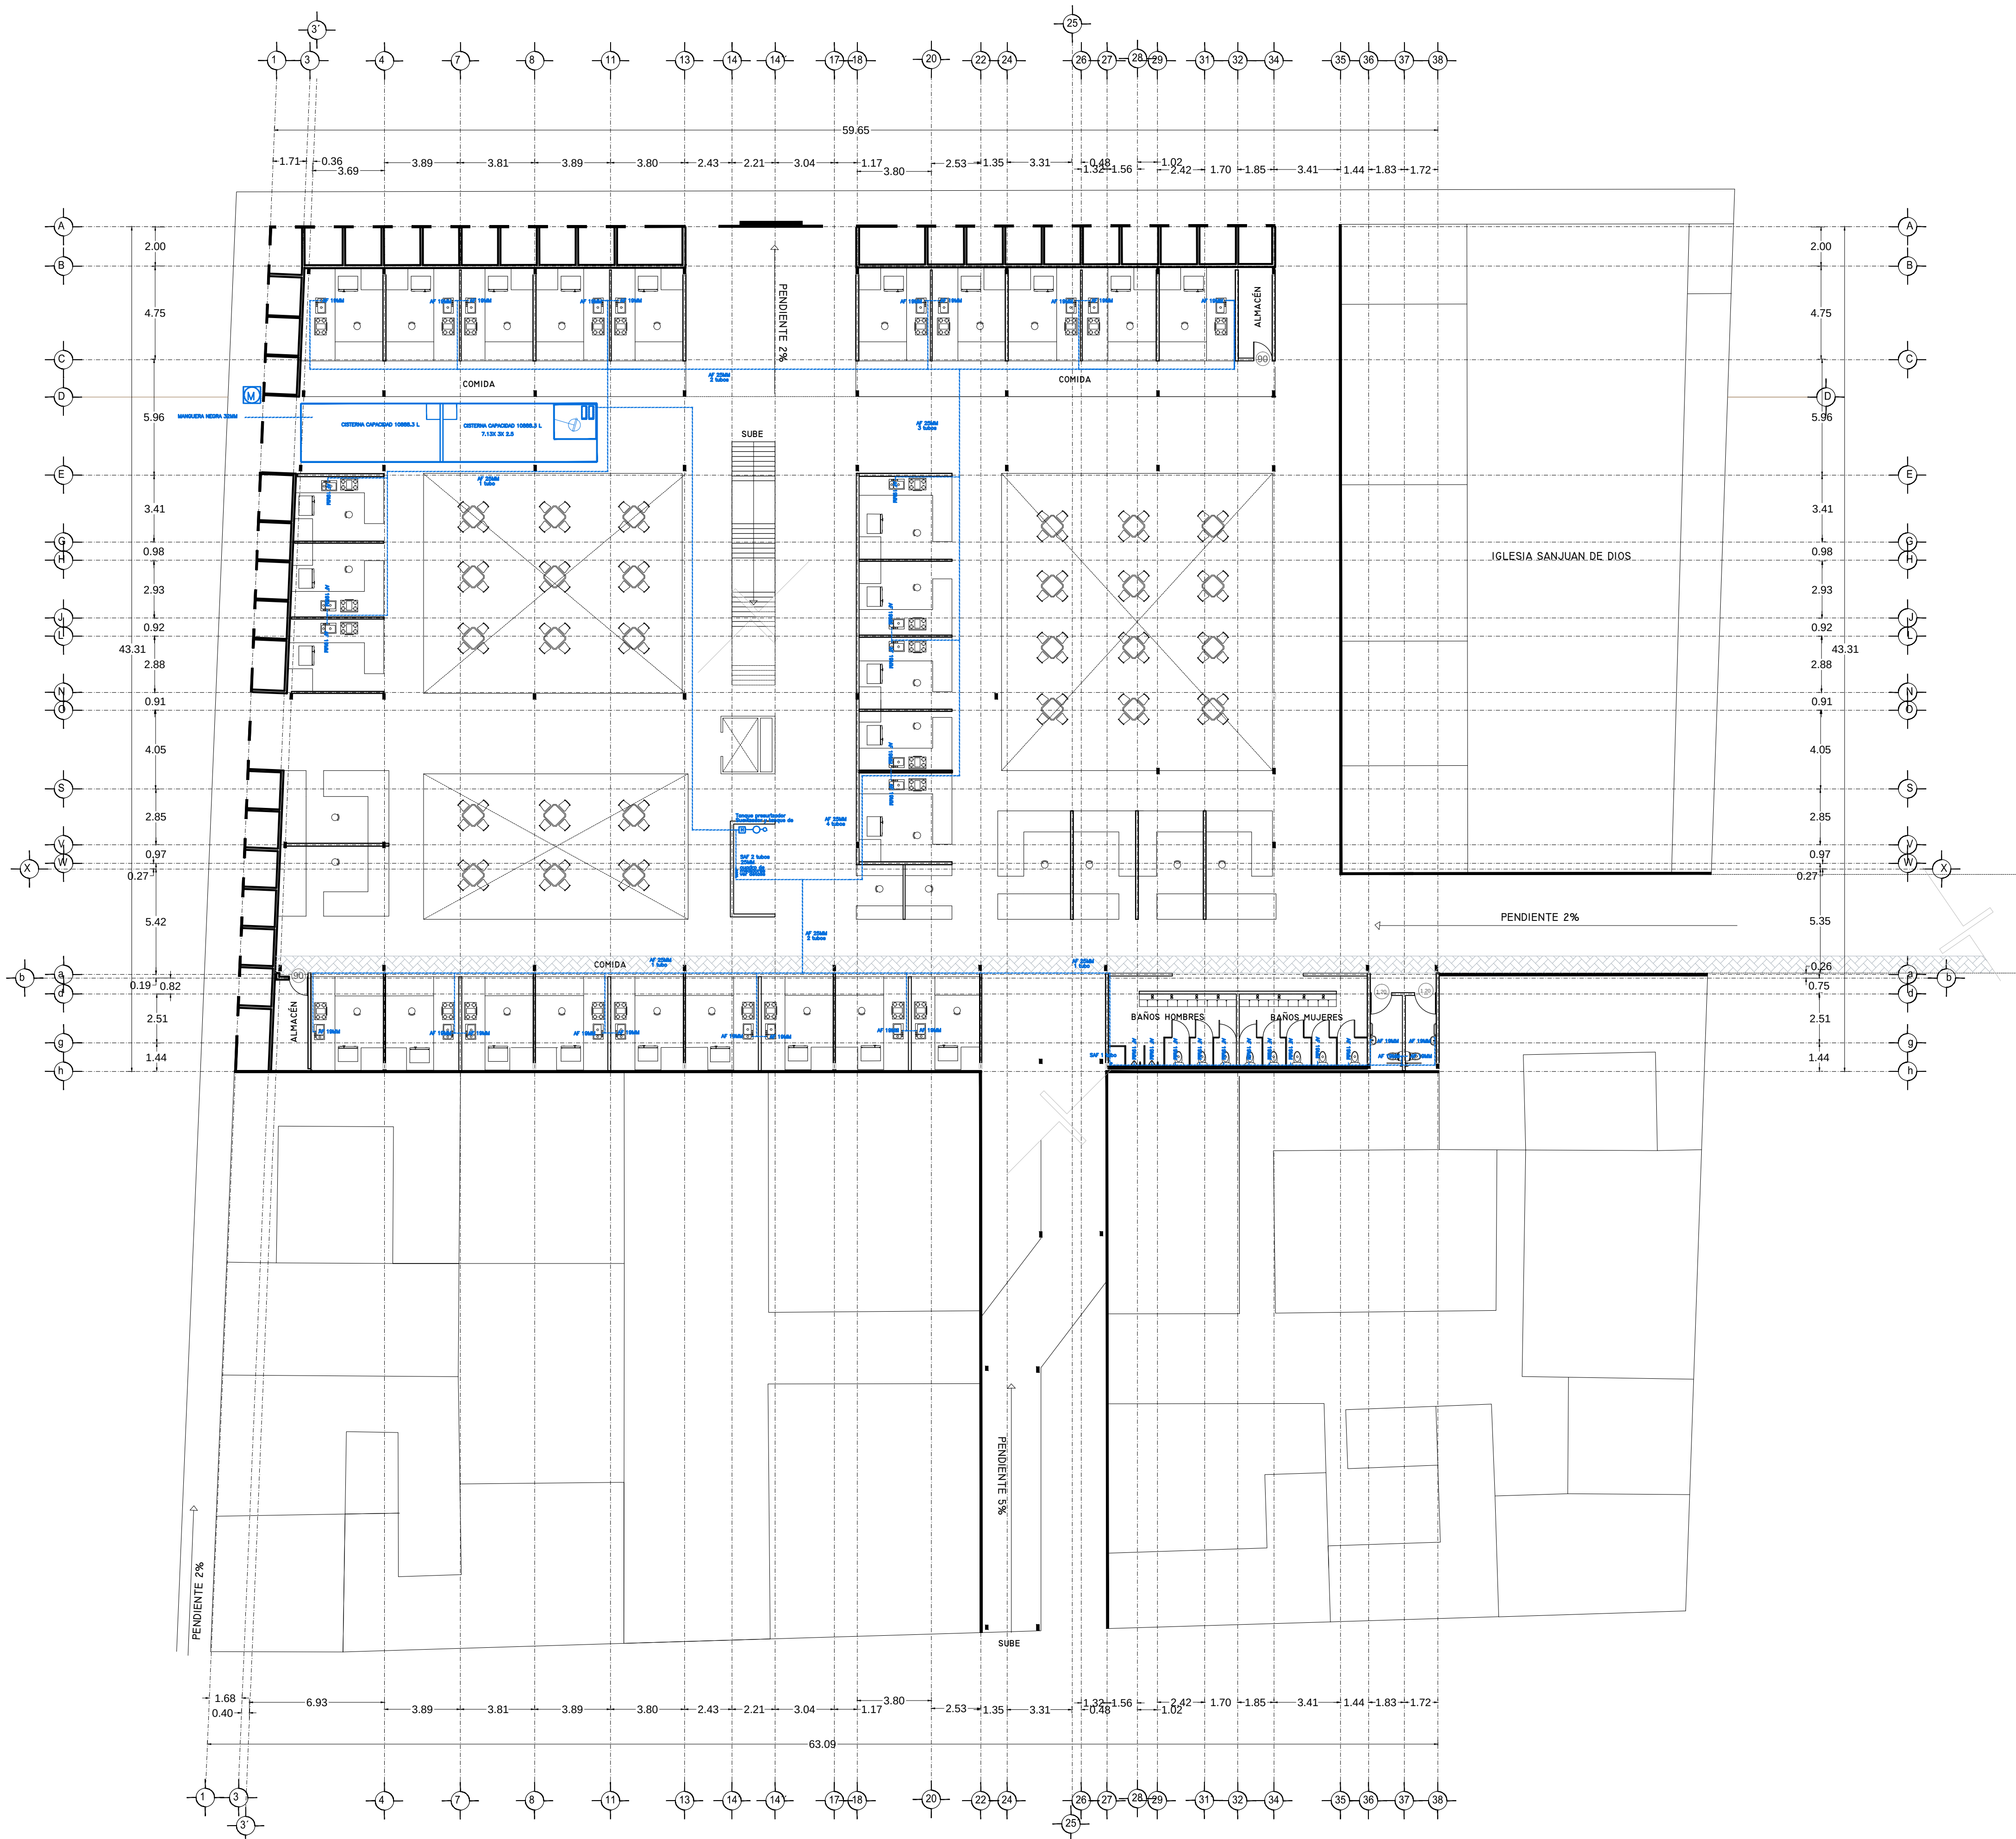

SÍMBOLOGÍA HIDRÁULICA

→	BAJADA DE AGUAS FRIAS/AGUAS FRIAS
→	BAJADA DE AGUAS CALIENTES/AGUAS CALIENTES
→	DIRECCIÓN DE PENDIENTES
→	TUBO DE AGUA CALIENTE
→	TUBO DE AGUA FRIA
→	VALVULA DE ALMO
→	VALVULA DE PUED
→	LLAVE DE MANE
→	MEJORADOR DE FLUJO
→	VALVULA CHECK
→	CALENTADOR
→	TANQUE PRESURIZADOR
→	SONDA SENSIBLE
→	VALVULA PLUIDOR
→	SONDA TRADICIONAL
→	TUBO DE AGUA

OBSERVACIONES HIDRÁULICAS

1. TODA LA TUBERÍA EN INSTALACIÓN DEBEN SER TUBO PLUS
2. TODOS LOS MUEBLES LLENARÁN LA Llave MANE
3. TODOS LOS MUEBLES LLENARÁN LA Llave MANE
4. TODOS LOS MUEBLES LLENARÁN LA Llave MANE
5. LOS MUEBLES DE TUBERÍA DE MANE DEBEN SER MANE
6. EL TANQUE PRESURIZADOR DEBEN SER DE 10 LITROS
7. EL CALENTADOR DEBEN SER UN MUEBLE INSTALADO

SÍMBOLOGÍA SANITARIA

→	BAJADA DE AGUAS NEGRAS 101MM
→	BAJADA DE AGUAS NEGRAS 51MM
→	DIRECCIÓN DE PENDIENTES
→	CEPILLO COLADERA CON SELLO HIDRÁULICO 20 X 20
→	TUBO DE AGUAS 101MM/51MM
→	TUBO DE AGUAS 101MM
→	REGISTRO 40 X 60
→	REGISTRO DOBLE TAPA
→	REGISTRO DOBLE TAPA CUBA
→	REGISTRO CEPILLO BOTE
→	CEPILLO COLADERA CON BOTE
→	TUBO VENTILA 51MM

OBSERVACIONES SANITARIAS

1. TODA LA TUBERÍA EN INSTALACIÓN SANITARIA DEBEN SER P.V.C. CALIDAD NORMA
2. TODOS LOS DIÁMETROS DE REDEN EN PLANTA

SÍMBOLOGÍA PLUVIAL

→	BAJADA DE AGUAS PLUVIALES
→	TUBO DE PVC 101MM/51MM
→	DIRECCIÓN DE PENDIENTES
→	TUBO DE AGUAS 151MM
→	REGISTRO 40 X 60 NO VISIBLE
→	REGISTRO DOBLE TAPA
→	REGISTRO DOBLE TAPA CUBA
→	REGISTRO CEPILLO BOTE
→	POZO DE ABSORCIÓN

OBSERVACIONES PLUVIALES

1. TODA LA TUBERÍA EN INSTALACIÓN PLUVIAL DEBEN SER P.V.C. CALIDAD NORMA
2. TODOS LOS DIÁMETROS DE REDEN EN PLANTA
3. POR REGISTRO DE REDEN EN PLANTA DEBEN SER DE 10 LITROS
4. EL CALENTADOR DEBEN SER UN MUEBLE INSTALADO

SÍMBOLOGÍA AGUAS GRISAS

→	BAJADA DE AGUAS GRISAS 101MM
→	BAJADA DE AGUAS GRISAS 51MM
→	DIRECCIÓN DE PENDIENTES
→	CEPILLO REGISTRO CON BOTE SELLO HIDRÁULICO 20 X 20
→	TUBO DE PVC 101MM/51MM
→	TUBO DE AGUAS 151MM
→	REGISTRO 40 X 60
→	CEPILLO COLADERA CON BOTE

OBSERVACIONES SANITARIAS

1. TODA LA TUBERÍA EN INSTALACIÓN DE AGUAS GRISAS DEBEN SER P.V.C. CALIDAD NORMA
2. TODOS LOS DIÁMETROS DE REDEN EN PLANTA
3. LOS REGISTROS DEBEN SER DE 10 LITROS
4. TODOS LOS DIÁMETROS DE REDEN EN PLANTA

CUADRO HIDRÁULICO

BAN.	P.V.C. 101MM
BAN.	P.V.C. 101MM
TUBERÍA OCULTA	TUBOPLUS DIF. Ø
DRENAJE	ADS 6" Y 8" SAN.
PENDIENTE MINIMA	2.00%
CAP. DE CISTERNA	40,000.00 LTS
GASTO DIARIO POR PERSONA	164 LTS. / HAB. / DIA
GASTO DIARIO X M2 DE JARDIN	5.00 LTS. / M2.
NUMERO DE HABITANTES	64 PERSONAS
GASTO DIARIO TOTAL	11840.00 LTS
M2 DE JARDIN	23.00 M2
GASTO DIARIO X M2 DE JARDIN	1195.00 LTS./M2
TOTAL DE AGUA SIN RESERVA	13,035.00 LTS
RESERVA DE 2 DIAS	26,070.00 LTS
POR REGLAMENTO DE AGUA	39,105.00 LTS

DETALLE DE REGISTRO DE TABIQUE ROJO

60x40cm

muro de tabique rojo común asentado con mortero cemento-arena 1:5 plantilla de concreto simple pendiente del 2% acabado final en muros interiores pulido fino con cemento

VERONICA DENISSE SALINAS LOPEZ

INTENSIDAD ARQUITECTONICA

PROYECTO DE ARQUITECTURA DE INTEGRACION


ESCALA 1:300

IHS-01

PLANO INSTALACIÓN HIDRÁULICA

MERCADO 20 DE NOVIEMBRE

PLANTA BAJA

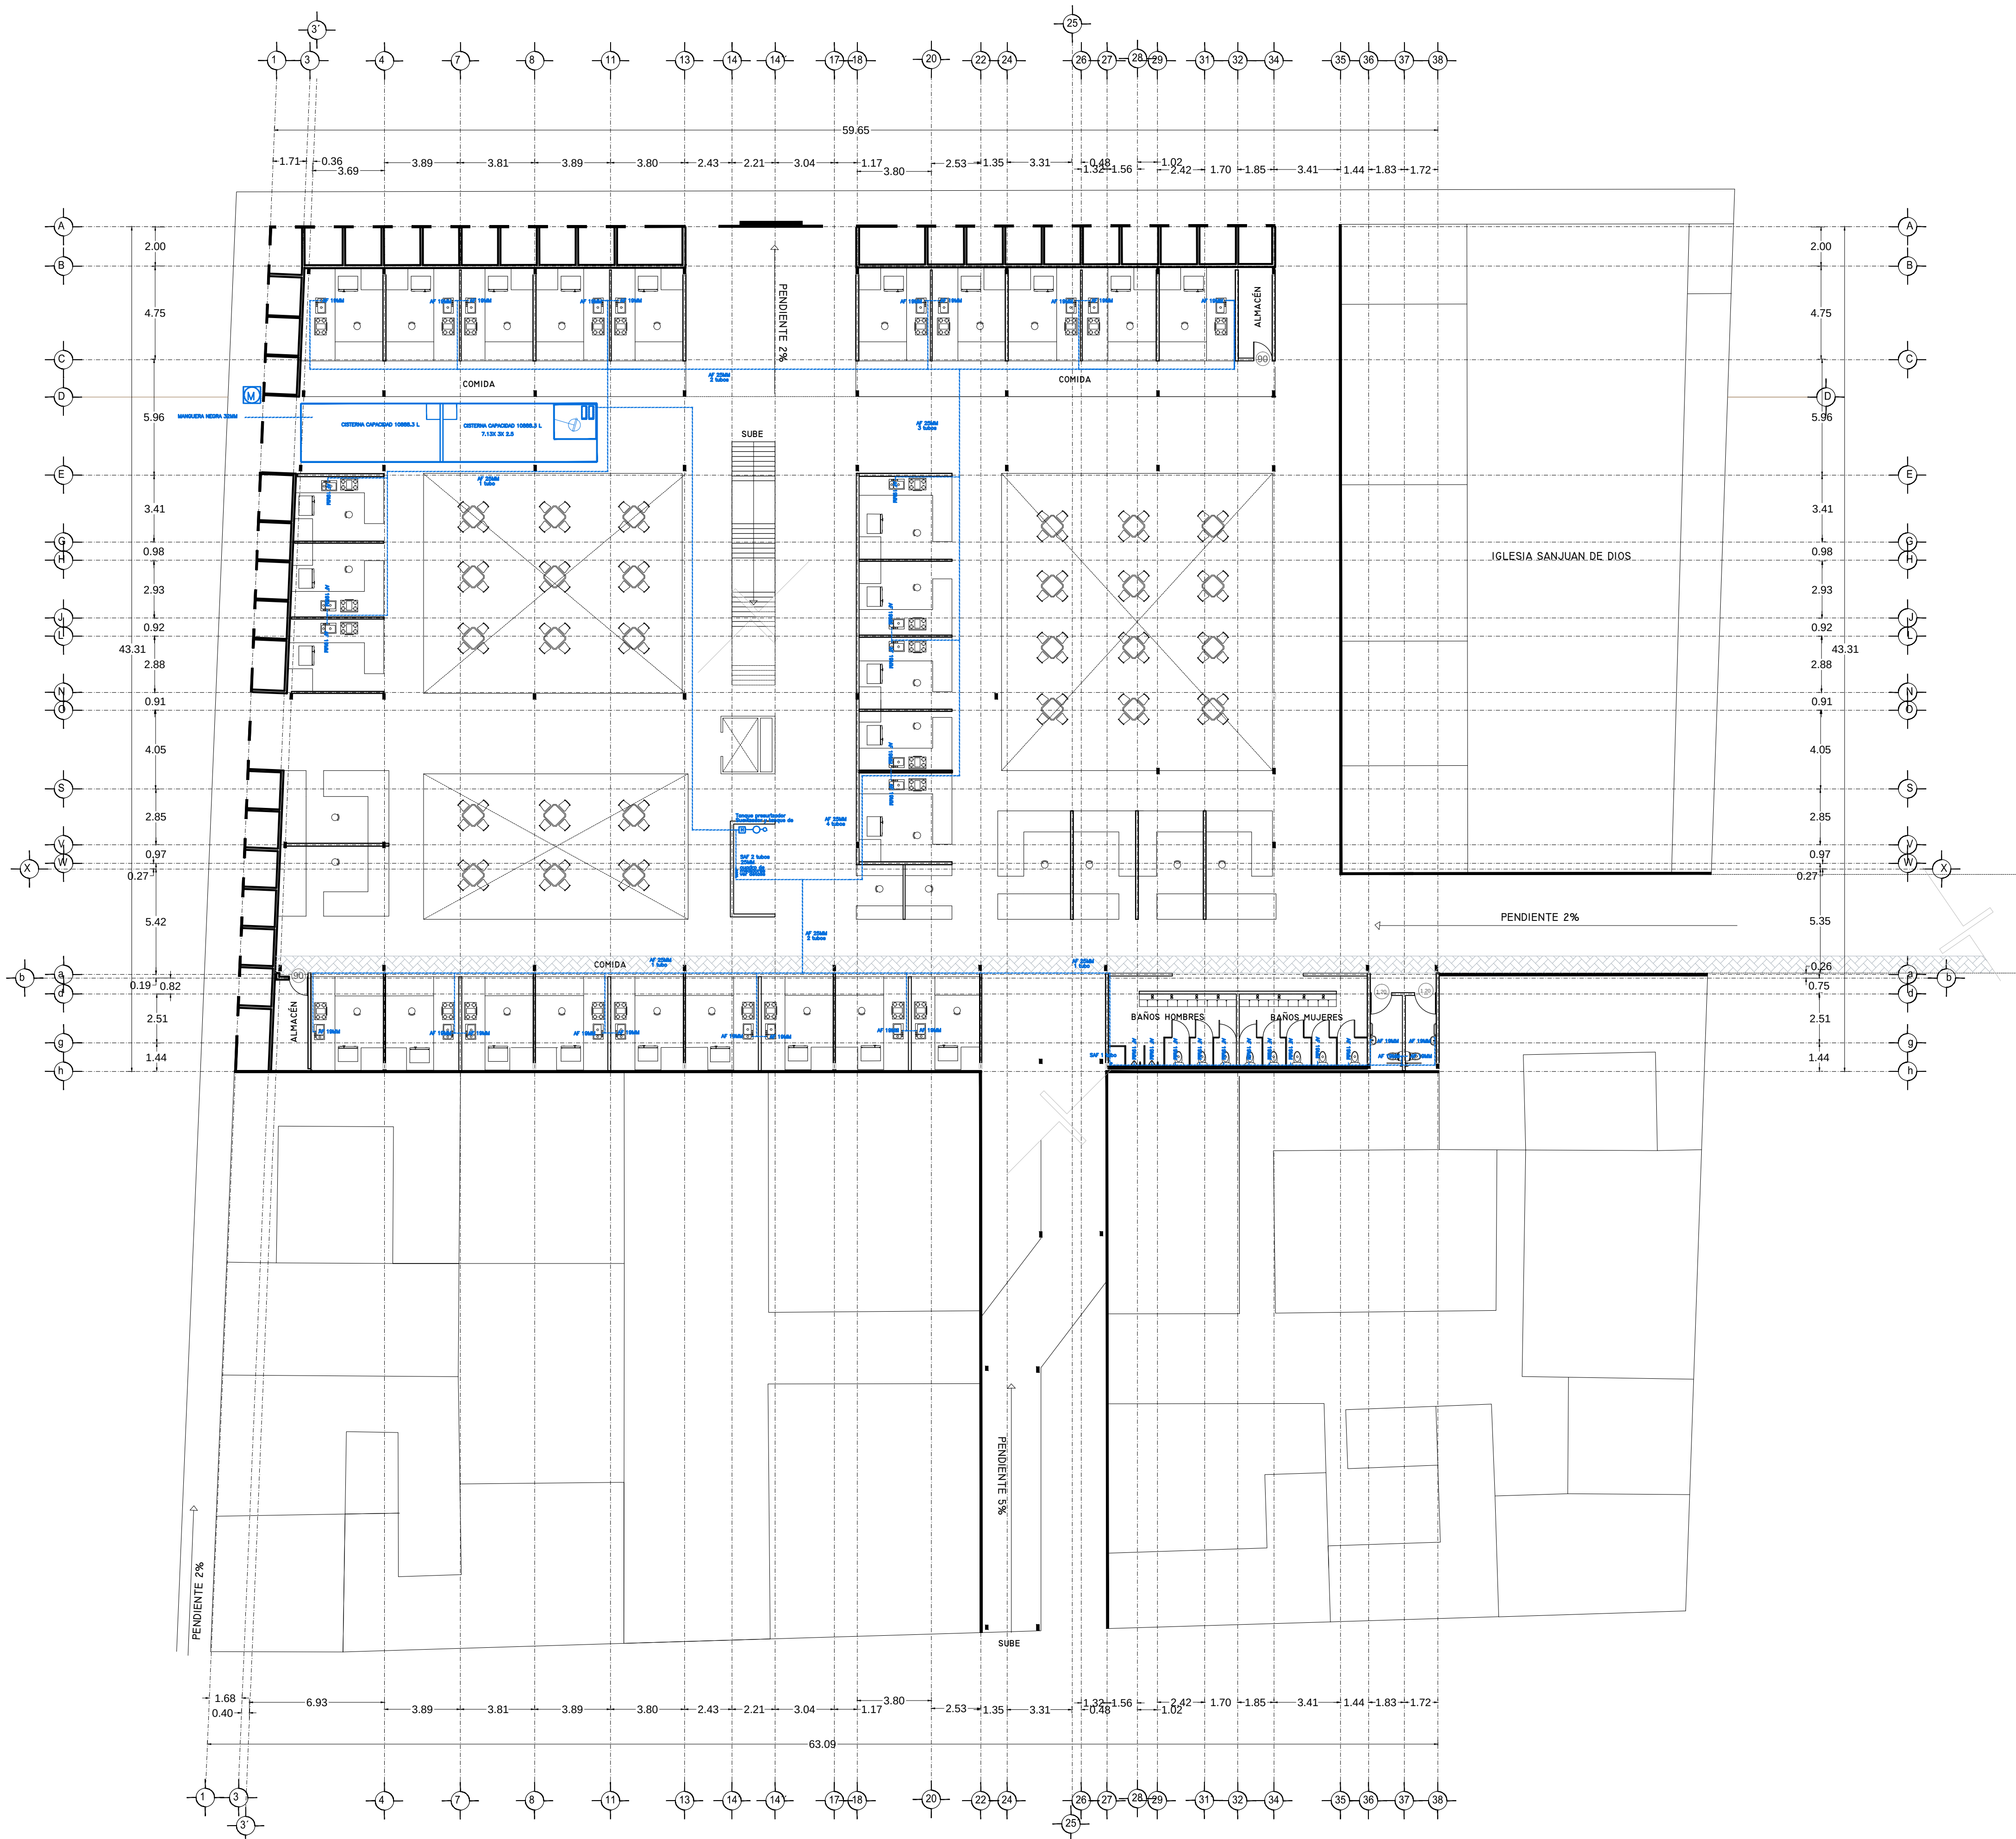

SÍMBOLOGÍA HIDRÁULICA

→	BAJADA DE AGUAS PLUVIALES
→	TUBO DE PVC 101MM/51MM
→	DIRECCIÓN DE PENDIENTES
→	TUBO DE AGUA CALIENTE
→	TUBO DE AGUA FRÍA
→	VALVULA DE ALMO
→	VALVULA DE PUED
→	LLAVE DE MANE
→	MEJORADOR DE FLUJO
→	VALVULA CHECK
→	CALENTADOR
→	TANQUE PRESURIZADOR
→	SONDA SENSIBLE
→	VALVULA FLUIDOR
→	SONDA TRADICIONAL
→	TUBERIA UNIÓN

OBSERVACIONES HIDRÁULICAS

1. TODA LA TUBERÍA EN INSTALACIÓN DEBERÁ SER TUBO PLUS
2. TODOS LOS MUEBLES LLENARÁN LA LÍNEA DE ALÍNEA
3. TODOS LOS MUEBLES LLENARÁN LA LÍNEA DE ALÍNEA
4. TODOS LOS MUEBLES LLENARÁN LA LÍNEA DE ALÍNEA
5. LOS LINEALES DE TUBERÍA DE INSTALACIÓN EN PLANTA
6. EL TANQUE PRESURIZADOR DEBERÁ DE 10 LITROS
7. EL CALENTADOR DEBERÁ DE 10 LITROS

SÍMBOLOGÍA SANITARIA

→	BAJADA DE AGUAS NEGRAS 101MM
→	BAJADA DE AGUAS NEGRAS 51MM
→	DIRECCIÓN DE PENDIENTES
→	CEPILLO COLADERA CON SELLO HIDRÁULICO 20 X 20
→	TUBO DE ADS 101MM/51MM
→	TUBO DE ADS 101MM
→	REGISTRO 40 X 60
→	REGISTRO DOBLE TAPA
→	REGISTRO DOBLE TAPA CERRA
→	REGISTRO CEPILLO BOTE
→	CEPILLO COLADERA CON BOTE
→	TUBO VENTILA 51MM

OBSERVACIONES SANITARIAS

1. TODA LA TUBERÍA EN INSTALACIÓN SANITARIA DEBERÁ SER TUBO PLUS
2. TODOS LOS MUEBLES LLENARÁN LA LÍNEA DE ALÍNEA
3. TODOS LOS MUEBLES LLENARÁN LA LÍNEA DE ALÍNEA
4. TODOS LOS MUEBLES LLENARÁN LA LÍNEA DE ALÍNEA
5. LOS LINEALES DE TUBERÍA DE INSTALACIÓN EN PLANTA
6. EL TANQUE PRESURIZADOR DEBERÁ DE 10 LITROS
7. EL CALENTADOR DEBERÁ DE 10 LITROS

SÍMBOLOGÍA PLUVIALES

→	BAJADA DE AGUAS PLUVIALES
→	TUBO DE PVC 101MM/51MM
→	DIRECCIÓN DE PENDIENTES
→	TUBO DE ADS 151MM
→	REGISTRO 40 X 60 NO VISIBLE
→	REGISTRO DOBLE TAPA
→	REGISTRO DOBLE TAPA CERRA
→	REGISTRO CEPILLO BOTE
→	POZO DE ABSORCIÓN

OBSERVACIONES PLUVIALES

1. TODA LA TUBERÍA EN INSTALACIÓN PLUVIAL DEBERÁ SER TUBO PLUS
2. TODOS LOS MUEBLES LLENARÁN LA LÍNEA DE ALÍNEA
3. TODOS LOS MUEBLES LLENARÁN LA LÍNEA DE ALÍNEA
4. TODOS LOS MUEBLES LLENARÁN LA LÍNEA DE ALÍNEA
5. LOS LINEALES DE TUBERÍA DE INSTALACIÓN EN PLANTA
6. EL TANQUE PRESURIZADOR DEBERÁ DE 10 LITROS
7. EL CALENTADOR DEBERÁ DE 10 LITROS

SÍMBOLOGÍA AGUAS GRISAS

→	BAJADA DE AGUAS GRISAS 101MM
→	BAJADA DE AGUAS GRISAS 51MM
→	DIRECCIÓN DE PENDIENTES
→	CEPILLO REGISTRO CON BOTE SELLO HIDRÁULICO 20 X 20
→	TUBO DE PVC 101MM/51MM
→	TUBO DE ADS 151MM
→	TUBO DE ADS 151MM
→	REGISTRO 40 X 60
→	CEPILLO COLADERA CON BOTE

OBSERVACIONES AGUAS GRISAS

1. TODA LA TUBERÍA EN INSTALACIÓN AGUAS GRISAS DEBERÁ SER TUBO PLUS
2. TODOS LOS MUEBLES LLENARÁN LA LÍNEA DE ALÍNEA
3. TODOS LOS MUEBLES LLENARÁN LA LÍNEA DE ALÍNEA
4. TODOS LOS MUEBLES LLENARÁN LA LÍNEA DE ALÍNEA
5. LOS LINEALES DE TUBERÍA DE INSTALACIÓN EN PLANTA
6. EL TANQUE PRESURIZADOR DEBERÁ DE 10 LITROS
7. EL CALENTADOR DEBERÁ DE 10 LITROS

CUADRO HIDRÁULICO

BAN.	P.V.C. 101MM
BAN.	P.V.C. 101MM
TUBERÍA OCULTA	TUBOPLUS DIF. Ø
DRENAJE	ADS 6" Y 8" SAN.
PENDIENTE MÍNIMA	2.00%
CAP. DE CISTERNA	40.000.00 LTS
GASTO DIARIO POR PERSONA	184 LTS. / HAB. / DÍA
GASTO DIARIO X M2 DE JARDÍN	5.00 LTS. / M2
NUMERO DE HABITANTES	64 PERSONAS
GASTO DIARIO TOTAL	11840.00 LTS
M2 DE JARDÍN	23.00
GASTO DIARIO X M2 DE JARDÍN	1195.00 LTS./M2
TOTAL DE AGUA SIN RESERVA	13.035.00 LTS
RESERVA DE 2 DIAS	26.070.00 LTS
POR REGLAMENTO DE AGUA	39.105.00 LTS

DETALLE DE REGISTRO DE TABIQUE ROJO

60x40cm

muro de tabique rojo común asentado con mortero cemento-arena 1:5 plantilla de concreto simple pendiente del 2% acabado final en muros interiores pulido fino con cemento

VERONICA DENISSE SALINAS LOPEZ

INTENSIDAD ARQUITECTONICA

PROYECTO DE ARQUITECTURA DE INTEGRACION


ESCALA 1:300

IHS-01

PLANO INSTALACIÓN HIDRÁULICA

MERCADO 20 DE NOVIEMBRE

PLANTA BAJA

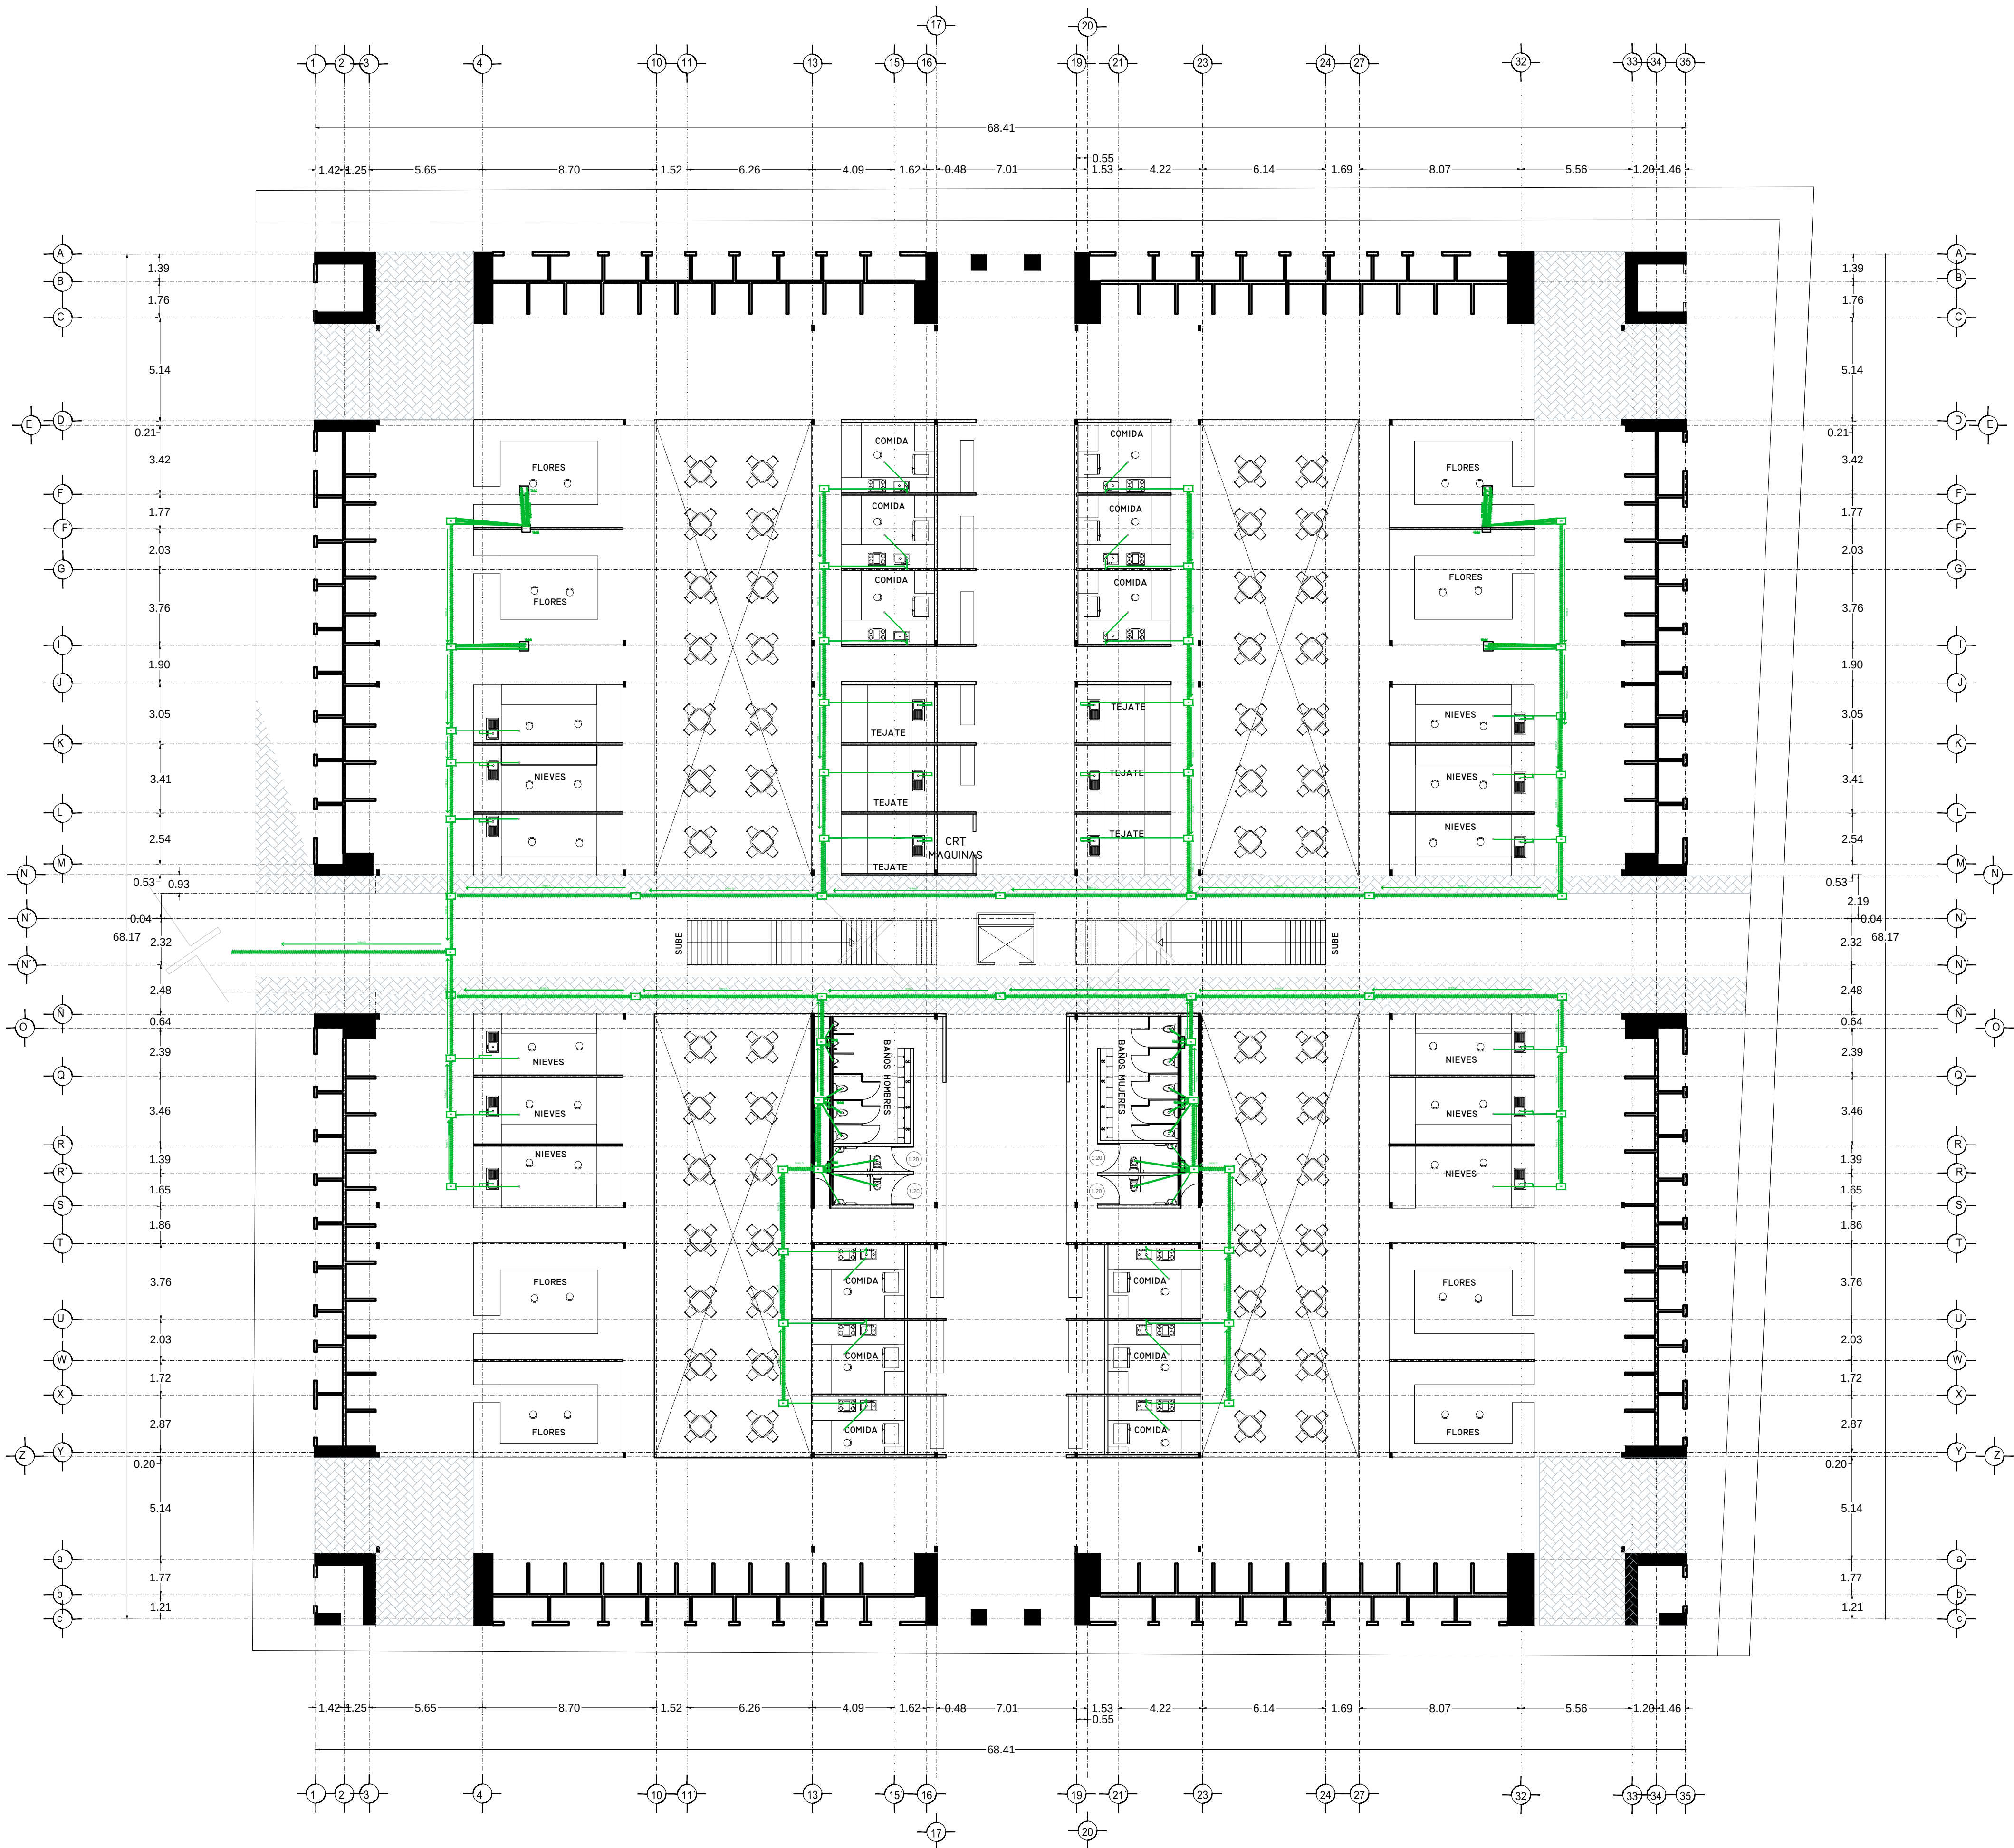

SÍMBOLOGÍA HIDRÁULICA

—	BAJADA DE AGUAS PLUVIALES
—	BAJADA DE AGUAS CALIENTES
→	DIRECCIÓN DE PENDIENTES
—	TUBO DE AGUA CALIENTE
—	TUBO DE AGUA FRÍA
—	VALVULA DE ALMO
—	VALVULA DE PISO
—	VALVULA DE INYEC
—	VALVULA DE FLUJO
—	VALVULA CHECK
—	CALENTADOR
—	TANQUE PRESURIZADOR
—	BOMBA TRANSFORMABLE
—	VALVULA FLUIDOR
—	BOMBA TRADICIONAL
—	TUBERIA UNIÓN

SÍMBOLOGÍA SANITARIA

—	BAJADA DE AGUAS NEGRAS 101MM
—	BAJADA DE AGUAS JARDINERAS 51MM
→	DIRECCIÓN DE PENDIENTES
—	CESPOL COLADERA CON SELLO HIDRÁULICO 20 X 20
—	TUBO DE ADS 101MM/51MM
—	TUBO DE ADS 101MM
—	REGISTRO 40 X 60
—	REGISTRO DOBLE TAPA
—	REGISTRO OCULTO TAPA CIEGA
—	REGISTRO CESPOL BOTE
—	CESPOL COLADERA CON BOTE
—	TUBO VENTILA 51MM

OBSERVACIONES SANITARIAS

1.- TODA LA TUBERÍA EN INSTALACIÓN SANITARIA DEBE SER DE PVC CALIDAD NORMA
2.- TODOS LOS DIÁMETROS DE TUBERÍA DE INSTALACIÓN SANITARIA DEBE SER DE PVC CALIDAD NORMA
3.- TODOS LOS DIÁMETROS DE TUBERÍA DE INSTALACIÓN SANITARIA DEBE SER DE PVC CALIDAD NORMA
4.- EL TANQUE PRESURIZADOR DEBE DE 10 LTS
5.- EL CALENTADOR DEBE DE 10 LTS

SÍMBOLOGÍA PLUVIAL

—	BAJADA DE AGUAS PLUVIALES
—	TUBO DE PVC 101MM/51MM
→	DIRECCIÓN DE PENDIENTES
—	TUBO DE ADS 101MM
—	REGISTRO 40 X 60 VISIBLE
—	REGISTRO DOBLE TAPA
—	REGISTRO OCULTO TAPA CIEGA
—	REGISTRO CESPOL BOTE
—	POZO DE ABSORCIÓN

OBSERVACIONES PLUVIALES

1.- TODA LA TUBERÍA EN INSTALACIÓN PLUVIAL DEBE SER DE PVC CALIDAD NORMA
2.- TODOS LOS DIÁMETROS DE TUBERÍA DE INSTALACIÓN PLUVIAL DEBE SER DE PVC CALIDAD NORMA
3.- TODOS LOS DIÁMETROS DE TUBERÍA DE INSTALACIÓN PLUVIAL DEBE SER DE PVC CALIDAD NORMA
4.- EL TANQUE PRESURIZADOR DEBE DE 10 LTS
5.- EL CALENTADOR DEBE DE 10 LTS

CUADRO HIDRÁULICO

BAN.	P.V.C. 101MM
BAP.	P.V.C. 101MM
TUBERÍA OCULTA	TUBOPLUS DIF. Ø
DRENAJE	ADS 6" Y 8" SAN.
PENDIENTE MÍNIMA	2.00%
CAP. DE CISTERNA	40,000.00 LTS
GASTO DIARIO POR PERSONA	184 LTS. / HAB. / DÍA
GASTO DIARIO X M2 DE JARDÍN	5.00 LTS. / M2
TOTAL DE AGUA	11,840.00 LTS
RESERVA DE 2 DÍAS	23,680.00 LTS
RESERVA DE 2 DÍAS	13,035.00 LTS
RESERVA DE 2 DÍAS	26,070.00 LTS
RESERVA DE 2 DÍAS	39,105.00 LTS

SÍMBOLOGÍA AGUAS GRISAS

—	BAJADA DE AGUAS GRISAS 101MM
—	BAJADA DE AGUAS GRISAS 51MM
→	DIRECCIÓN DE PENDIENTES
—	CESPOL REGISTRO CON BOTE SELLO HIDRÁULICO 20 X 20
—	TUBO DE PVC 101MM/51MM
—	TUBO DE ADS 101MM
—	REGISTRO 40 X 60
—	CESPOL COLADERA CON BOTE

OBSERVACIONES AGUAS GRISAS

1.- TODA LA TUBERÍA EN INSTALACIÓN AGUAS GRISAS DEBE SER DE PVC CALIDAD NORMA
2.- TODOS LOS DIÁMETROS DE TUBERÍA DE INSTALACIÓN AGUAS GRISAS DEBE SER DE PVC CALIDAD NORMA
3.- TODOS LOS DIÁMETROS DE TUBERÍA DE INSTALACIÓN AGUAS GRISAS DEBE SER DE PVC CALIDAD NORMA
4.- EL TANQUE PRESURIZADOR DEBE DE 10 LTS
5.- EL CALENTADOR DEBE DE 10 LTS

VERÓNICA DENISSE SALINAS LOPEZ

SÍNTESIS ARQUITECTÓNICA

PROYECTO DE ARQUITECTURA DE INTEGRACIÓN

ESCALA 1:300

IHS-02

PLANO INSTALACIÓN SANITARIA
MERCADO BENITO JUÁREZ
PLANTA BAJA





SINBOLOGIA MECANICA		SINBOLOGIA SINTACTICA	
	SURTE AGUA FRIA/AGUA FRIA FRIA		BAÑADA DE AGUAS RESERVA 10 MIN
	SURTE AGUA CALIENTE AGUA AGUA CALIENTE		BAÑADA DE AGUAS RESERVA 15 MIN
	SECCION DE FOMENTO		SECCION DE FOMENTO
	TUBO DE AGUA CALIENTE		SECCION DE FOMENTO
	TUBO DE AGUA FRIA		SECCION DE FOMENTO
	VALVULA DE ALAMO		TUBO DE PVC 101MM/3/4"
	VALVULA DE PISO		TUBO DE PVC 101MM/3/4"
	LLAVE DE MARKE		TUBO DE ACERO 151MM
	MEZCLOR DE FLUJO		REGISTRO 40 X 60
	VALVULA CHECK		REGISTRO 40 X 60
	CALDERON		REGISTRO 40 X 60
	TANQUE PRESURIZADOR		REGISTRO 40 X 60
	BOMBAS BOMBARDIER		REGISTRO 40 X 60
	VALVULA FLUJADOR		REGISTRO 40 X 60
	BOMBAS TRONCALON		REGISTRO 40 X 60
	TUBOS LAMON		REGISTRO 40 X 60

OBSERVACIONES SANITARIAS

1.- TODA LA TUBERIA EN INSTALACION SANITARIA, SERA, ADS Y PVC CALIDAD NORMA.

 2.- TODOS LOS DIAMETROS SE INDICAN EN PLANTA.

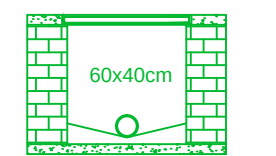DETALLE DE REGISTRO
DE TABIQUE ROJO

muro de tabique rojo común
asentado con mortero cem-arena 1:5
plantilla de concreto simple
pendiente del 2%
acabado final en muros interiores
pulido fino con cemento

SIMBOLOGÍA PLUVIAL	
	BAJADA DE AGUAS PLUVIALES
	TUBO DE PVC 101MM/51MM
	DIRECCIÓN DE PENDIENTES
	TUBO DE ADS 151MM
	REGISTRO 40 X 60 VISIBLE
	REGISTRO DOBLE TAPA
	REGISTRO OCULTO TAPA CIEBA
	REGISTRO CESPOL BOTE
	POZO DE ABSORCIÓN

OBSERVACIONES PLUVIALES


- 1.- TODA LA TUBERÍA EN INSTALACIÓN PLUVIAL SERÁ DE ZN Y PVC CALIDAD NORMA.
- 2.- TODOS LOS DIÁMETROS SE INDICAN EN PLIN.
- 3.- POR REGLAMENTO SE COLOCARÁ UNA BAJA PLUVIAL DE 100MM POR CADA 100.00M2 EN A...

SIMBOLOGIA AGUAS GRISES	
	BAÑADA DE AGUAS GRISAS 101MM
	BAÑADA DE AGUAS GRISAS 51MM
	DIRECCION DE PENDIENTES
	RESIDENCIAL
	TUBO DE PVC 101MM/51MM
	TUBO DE ADS 151MM
	REGISTRO 40 X 60
	CESPOL DOLADERA CON BOTE

OBSERVACIONES SANITARIAS

- 1.- TODA LA TUBERIA EN INSTALACION DE AGUA SERA AZUL Y PVC CALIDAD NORMA
- 2.- TODOS LOS DIAMETROS SE INDICAN EN PLANO
- 3.- LOS REGISTROS CON D.T. SERAN SELLADOS Y OCULTOS
- 4.- TODOS LOS DIAMETROS SE INDICAN EN PLANO

CUADRO HIDRÁULICO	
IAN	P.V.C. 103MM
BAP	P.V.C. 103MM
TUBERIA OCULTA	TUBOPOLY DIF. Ø
DRENAJE	ADS + 6" 8" SAN.
PENDIENTE MÍNIMA	2.00%
CAP. DE CISTERNA	40.000,00 LTS
GASTO DIARIO POR PERSONA	184 LTS. / HAB. / DÍA
CAP. DIARIO x M2 DE JARDIN	5.00 LTS. / M2.
NUMERO DE HABITANTES	64 PERSONAS
GASTO DIARIO TOTAL POR HABITANTE	11840.00LTS
M2 DE JARDIN	2380M2
GASTO DIARIO X M2 DE JARDIN	1195.00 LTS./M2
TOTAL DE AGUA SIN RESERVA	13.035.00 LTS
RESERVA DE 2 DIAS POR REGLAMENTO DE AGUA	26.070.00 LTS
COSUMMO DIARIO	39.105.00 LTS


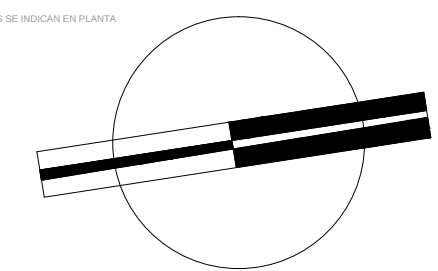


VERONICA DENISSE SALINAS
LOPEZ
SINTESIS ARQUITECTONICA
PROYECTO DE ARQUITECTURA
DE INTEGRACION

ESCALA 1:300

IHS-02.1

PLANO INSTALACIÓN SANITARIA
MERCADO 20 DE NOVIEMBRE
PLANTA ALTA

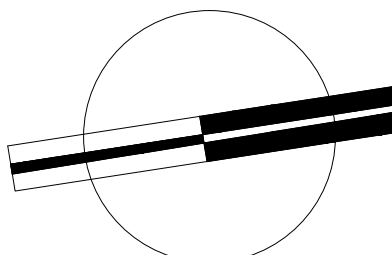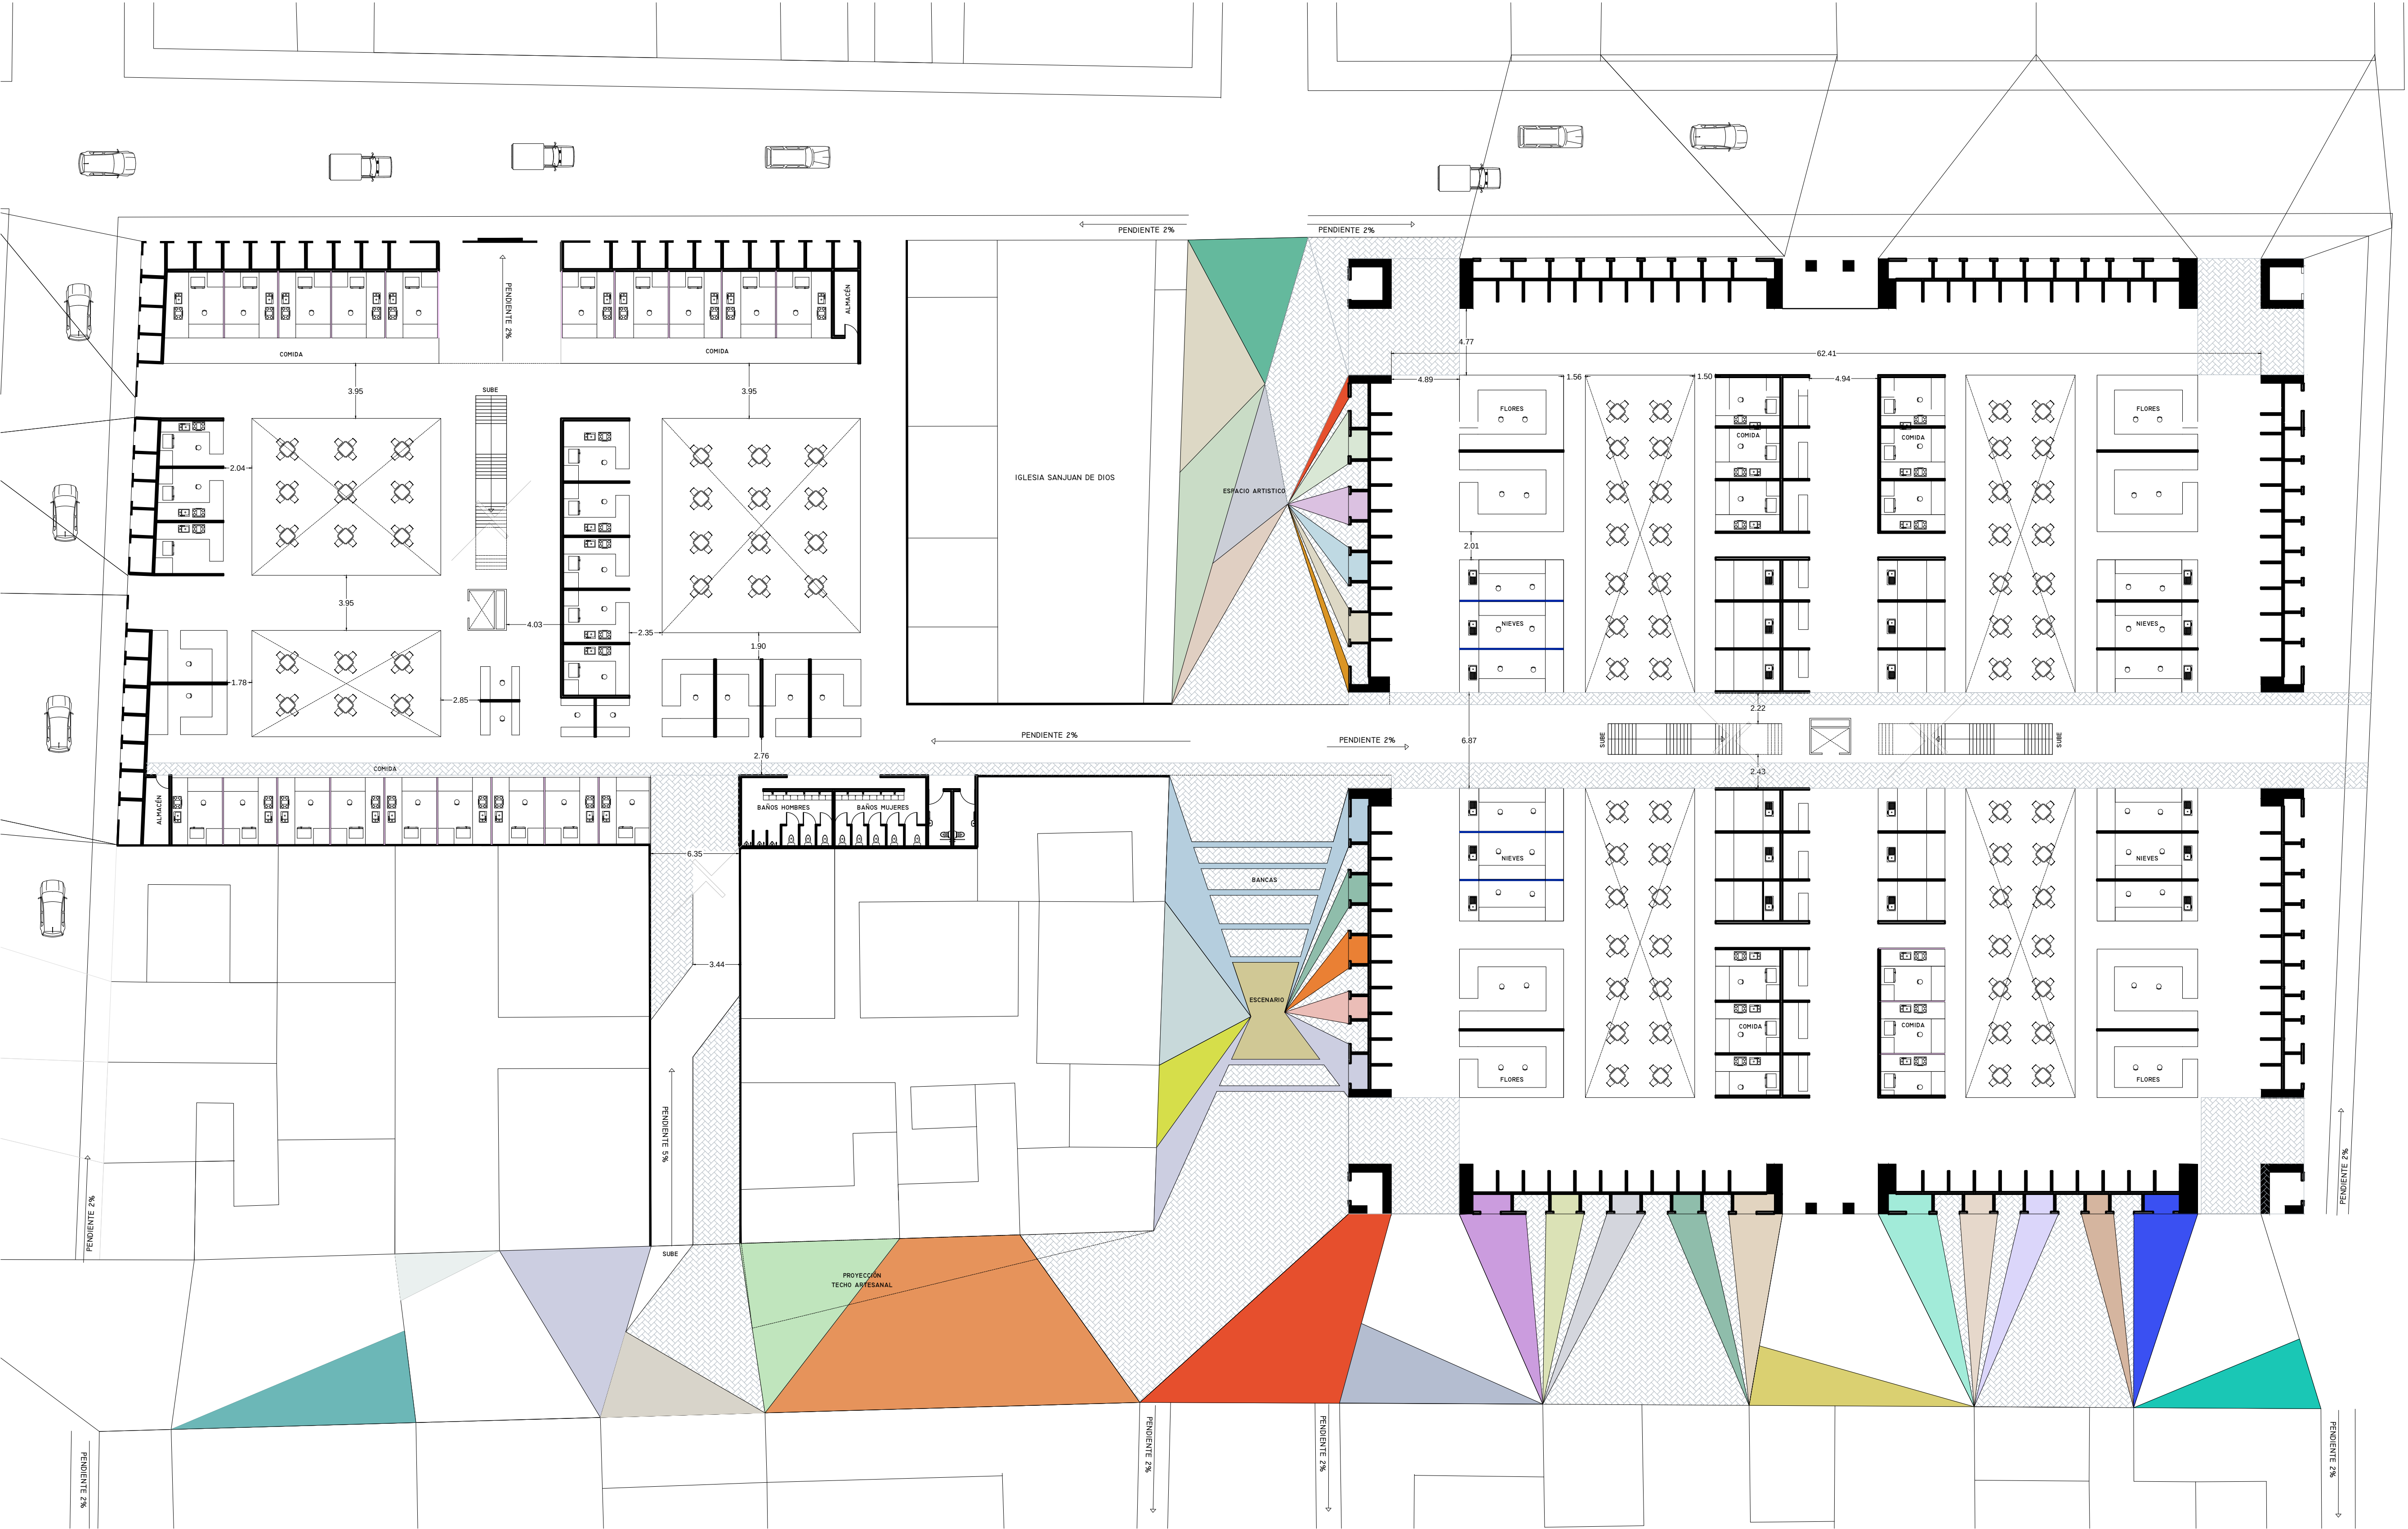

VERONICA DENISSE SALINAS
LOPEZ
SINTESIS ARQUITECTONICA
PROYECTO DE ARQUITECTURA
DE INTEGRACION

ESCALA 1:300

A-01

PLANO VIALIDADES INMEDIATAS